



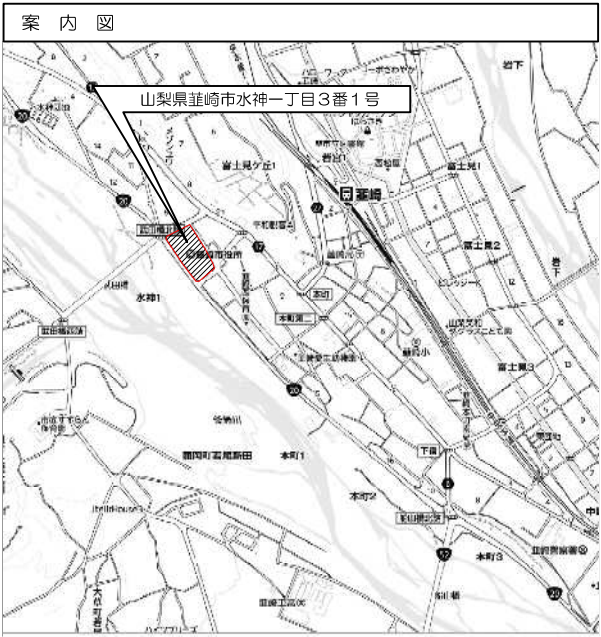

案内図 S=1:20000

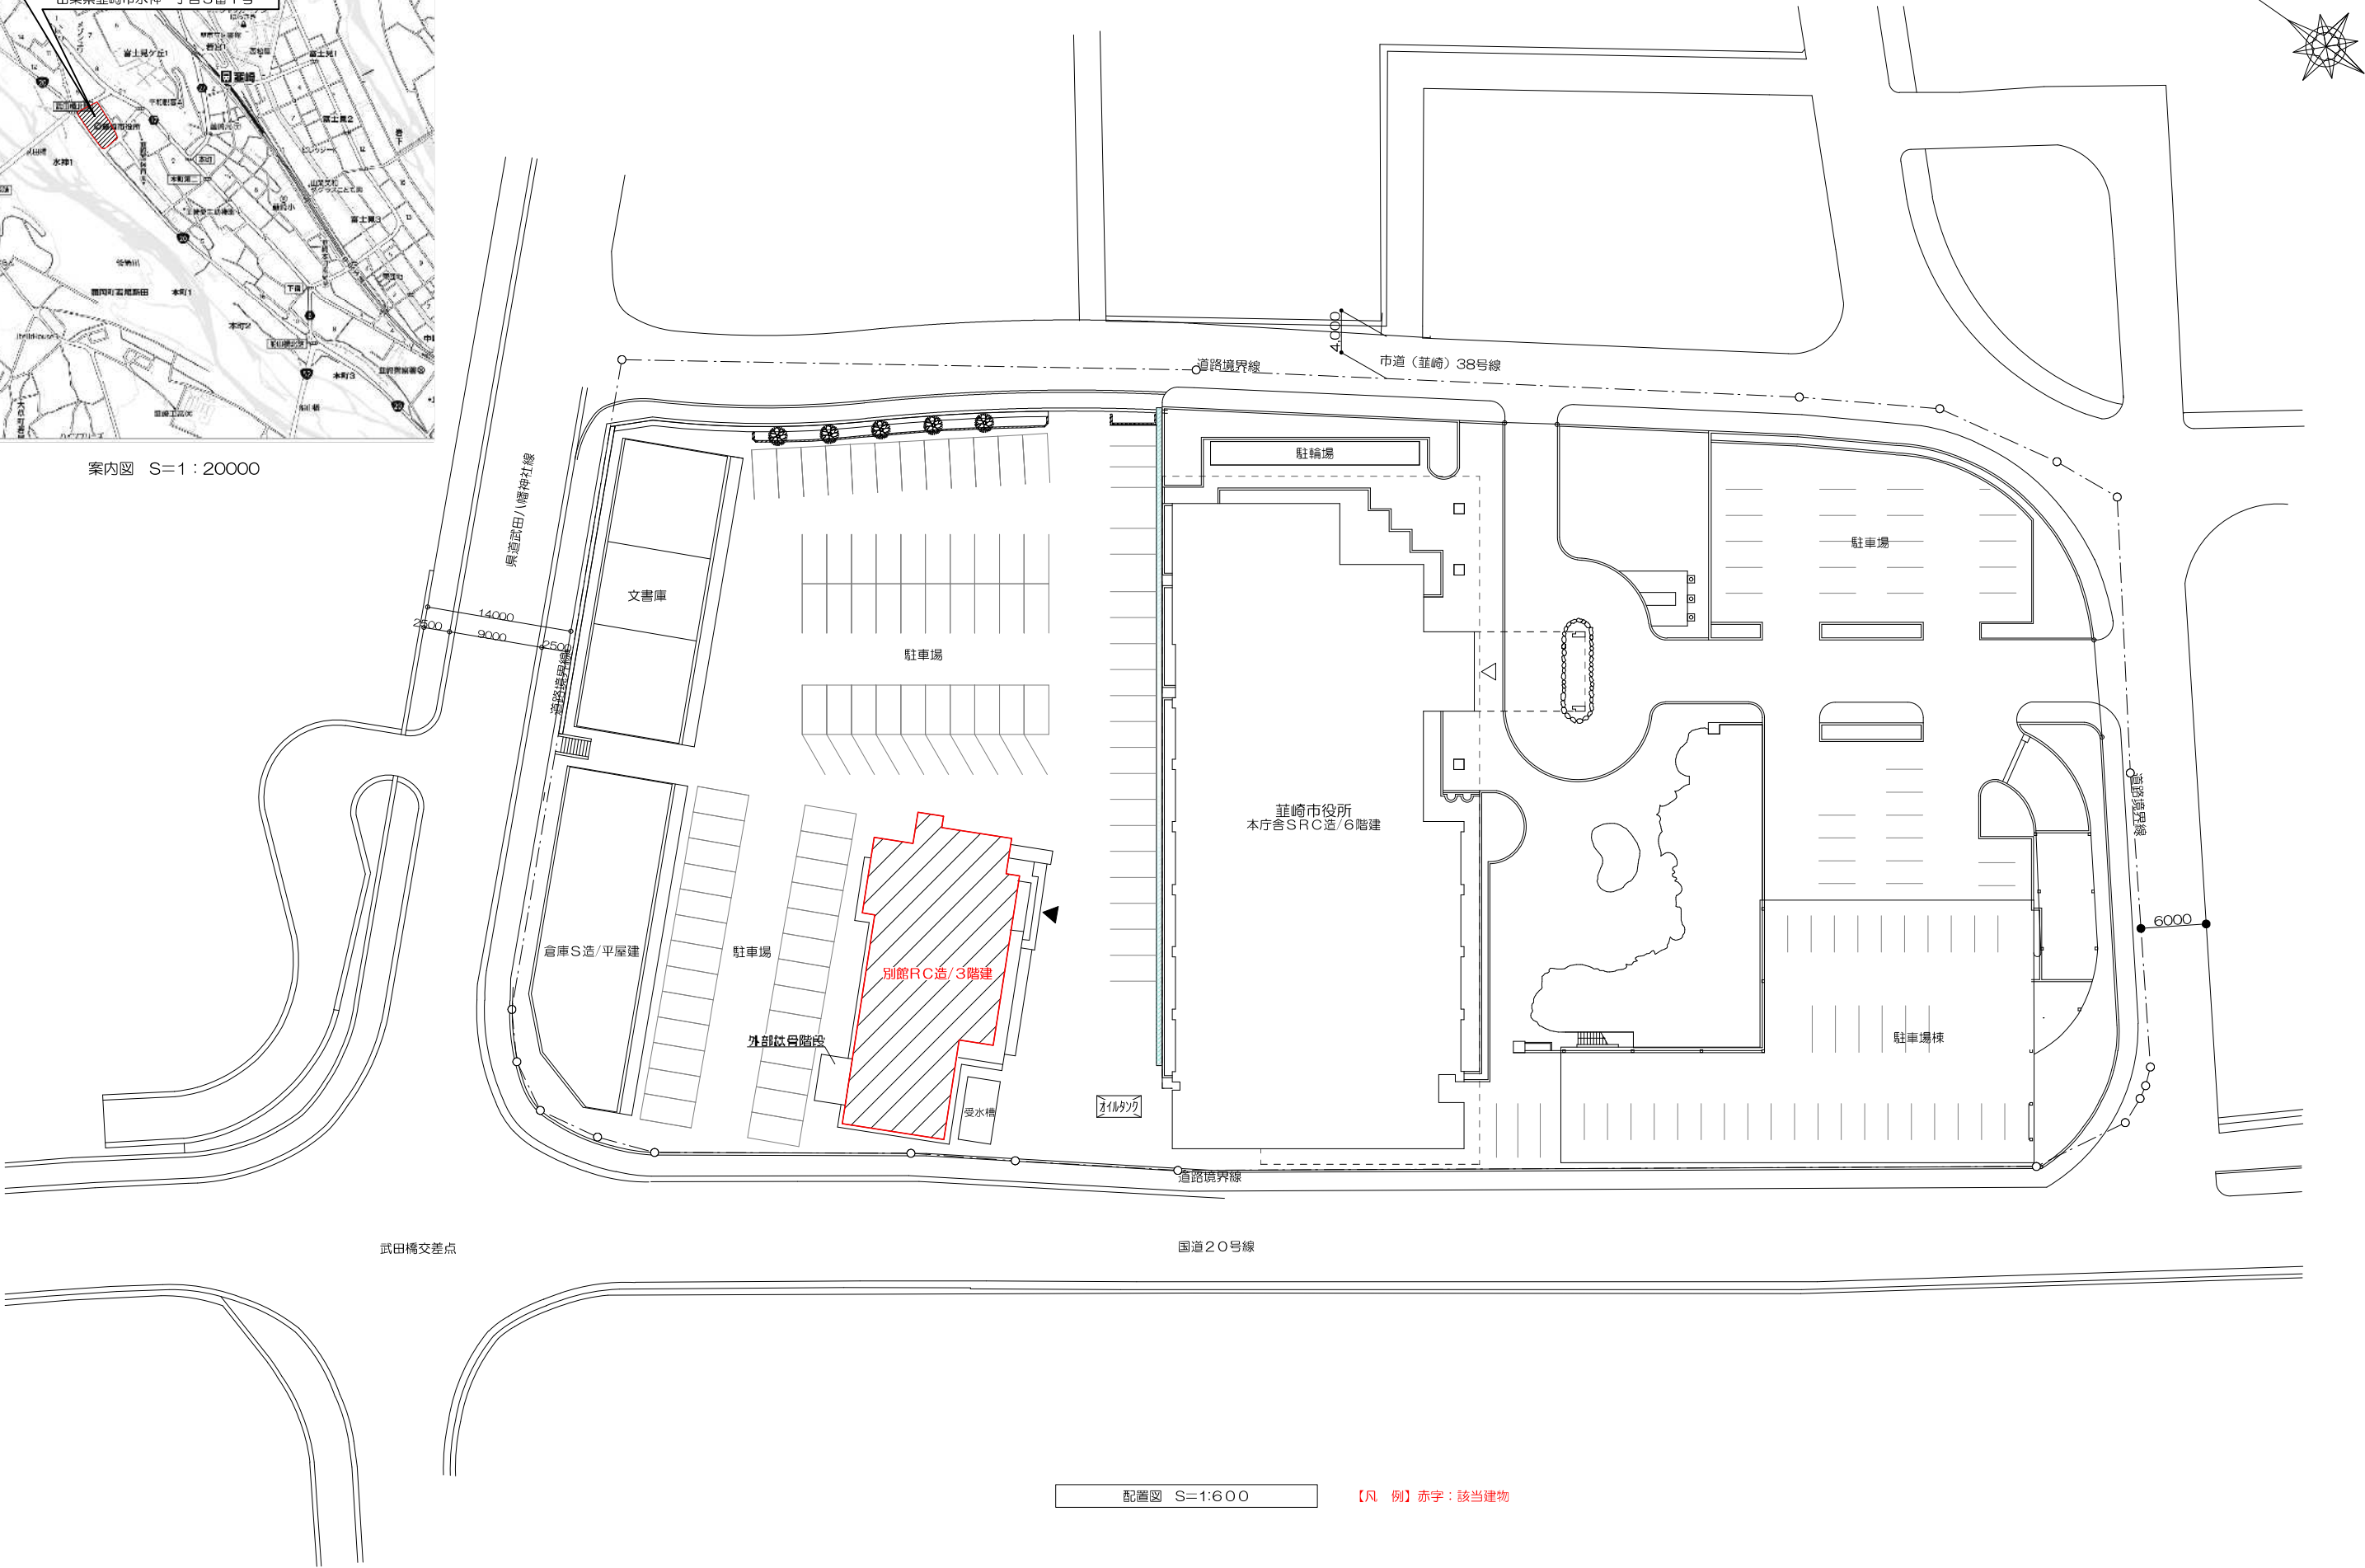

配置図 S=1:600

【凡 例】赤字：該当建物

				縮 尺 S=1:20000 1:600 (A3) 作成年月日	修繕名称 庁舎別館1階空調機一部更新	No. 1
				設計 承認 担当	図面名称 案内図・配置図	

機器No.	機器名称	機器仕様	台数	設置場所×設置数	備考
AC-2	パッケージエアコン	2方向天井セ型 8馬力 ツイン同時マルチ ワイヤード	1	1階コンピュータ室×1台	SZZG224CJD
		冷房能力(kW):20.0 暖房能力(kW):22.4			(ダイキン工業)
		圧縮機出力(kW):4.61			(平成30年度更新)
		配管サイズ(ガス)(mm):φ15.88 配管サイズ(液)(mm):φ9.52			
		消費電力(冷房)(kW):6.80 消費電力(暖房)(kW):6.47			
		分岐管 リモコン共			
		寸法(室外)(mm):940x320x1430H			
		(室内)(mm):1740x700x360H			
		質量(室外)(kg):109 (室内)33			

更新機器表

【凡例】

＜既存更新＞

：本修繕対象機器（更新室内機を示す）
※既存電源ケーブル・冷媒管一部・ドレン管再利用

R

：リモコン（ワイヤード）更新
※既存リモコン線再利用

R

：更新対象機器接続既存冷媒管
※既存管一部再利用

D

：更新対象機器接続既存ドレン管
※既存管再利用

＜増設＞

：増設機器（更新室外機を示す）

：増設機器（更新室内機を示す）

R

：リモコン（ワイヤード）設置


R

：増設機器冷媒管
コア明け共

D


：増設機器ドレン管
コア明け共

※各所既存管切断・接続位置は監督員と協議の上決定とする。
※その他既存機器（参考表記）

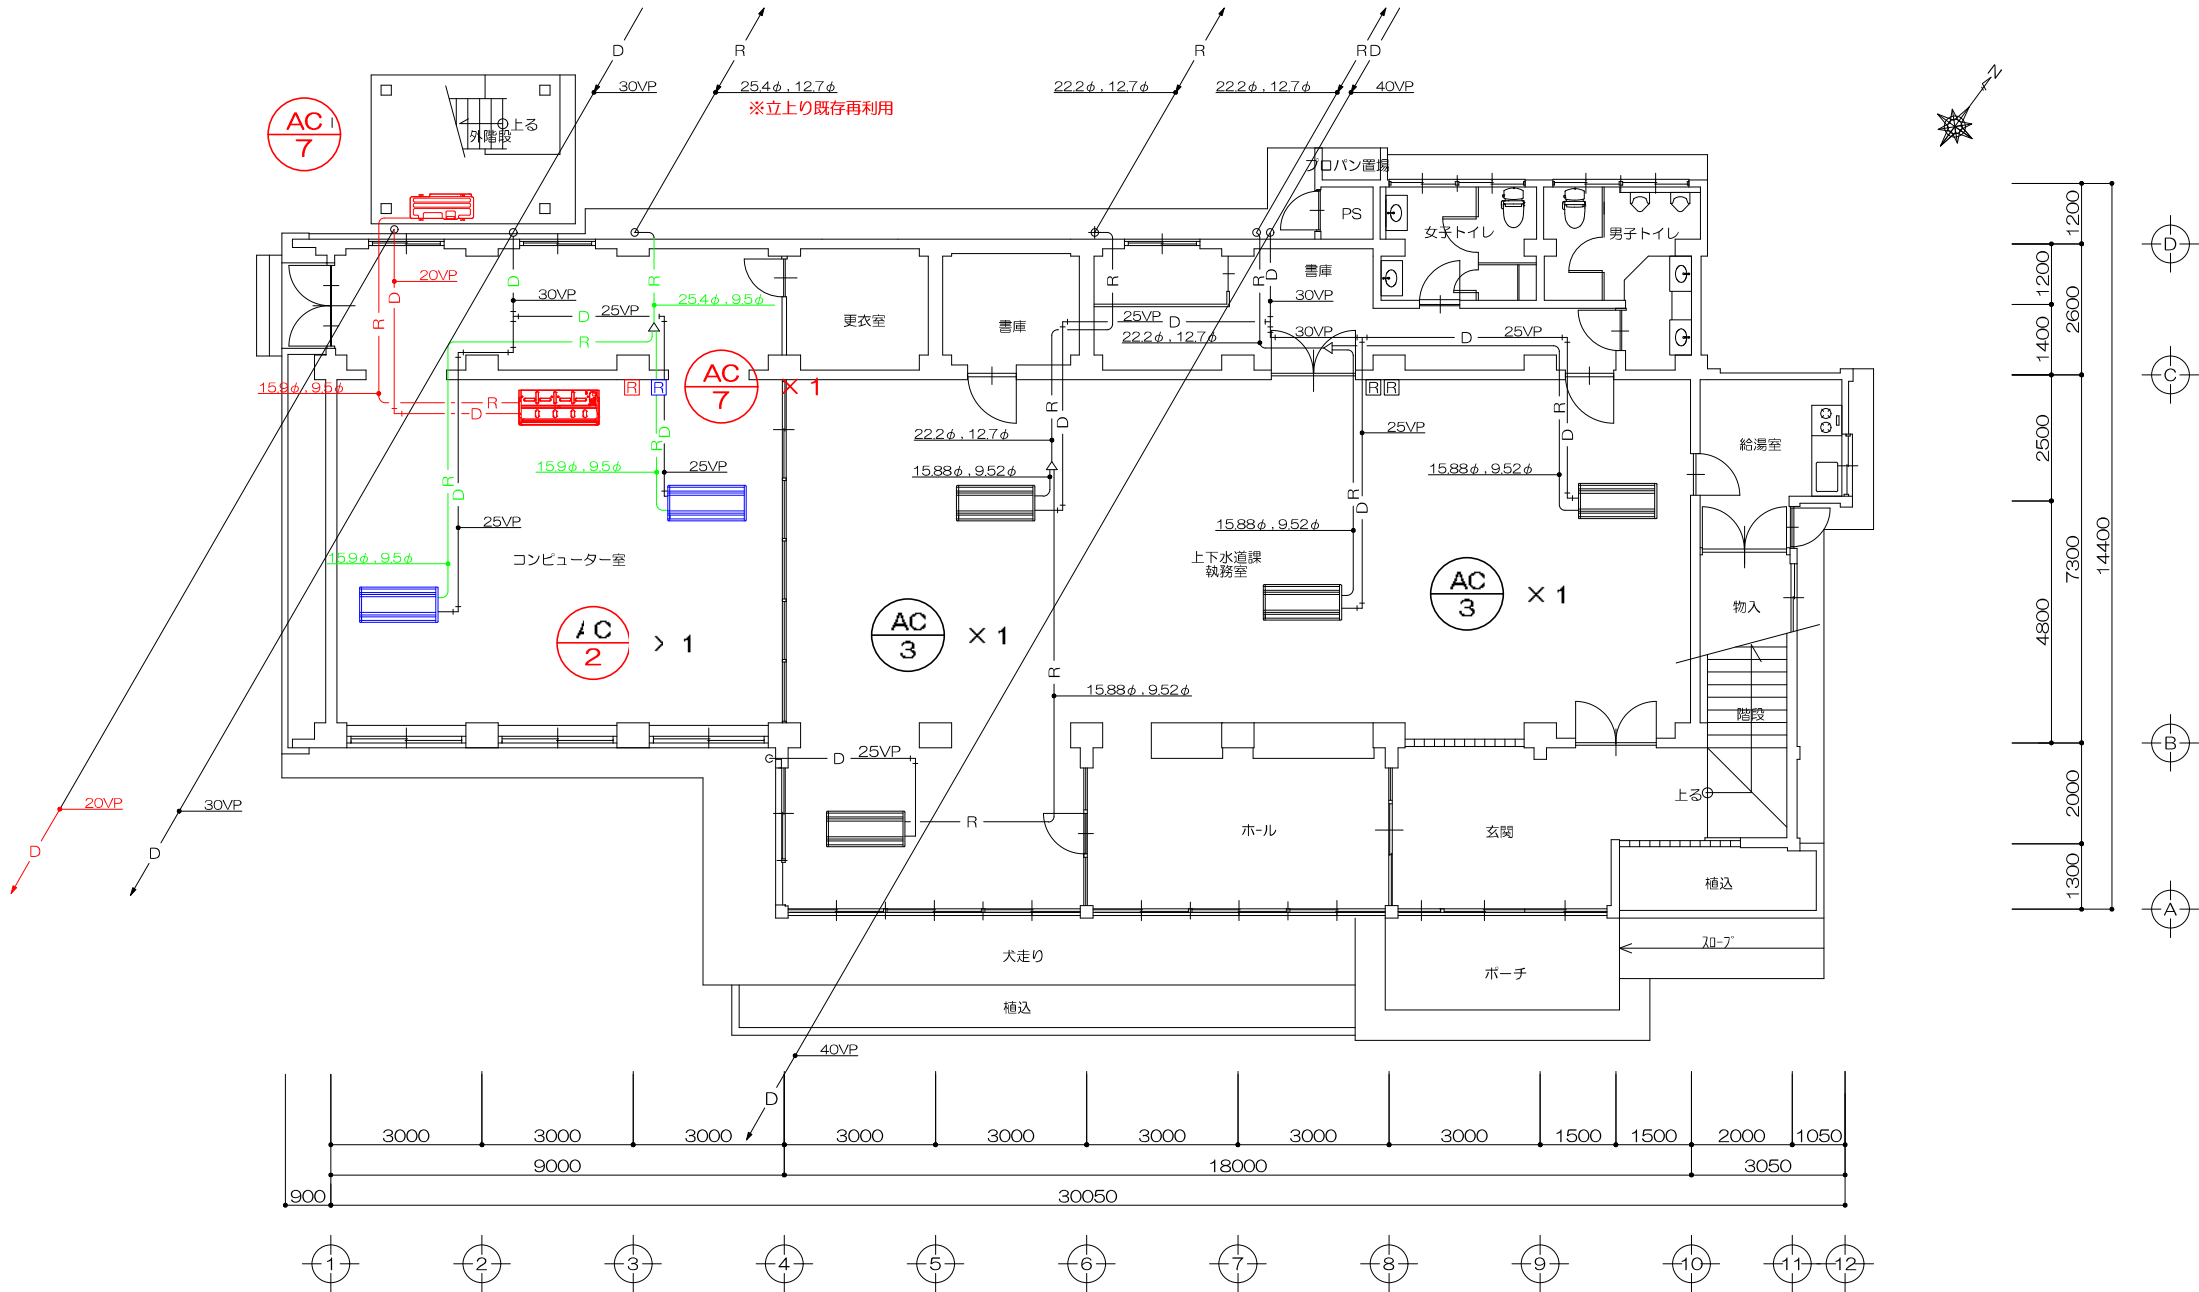

1階平面図 1/150


※ 着色字：修繕対象内容表記

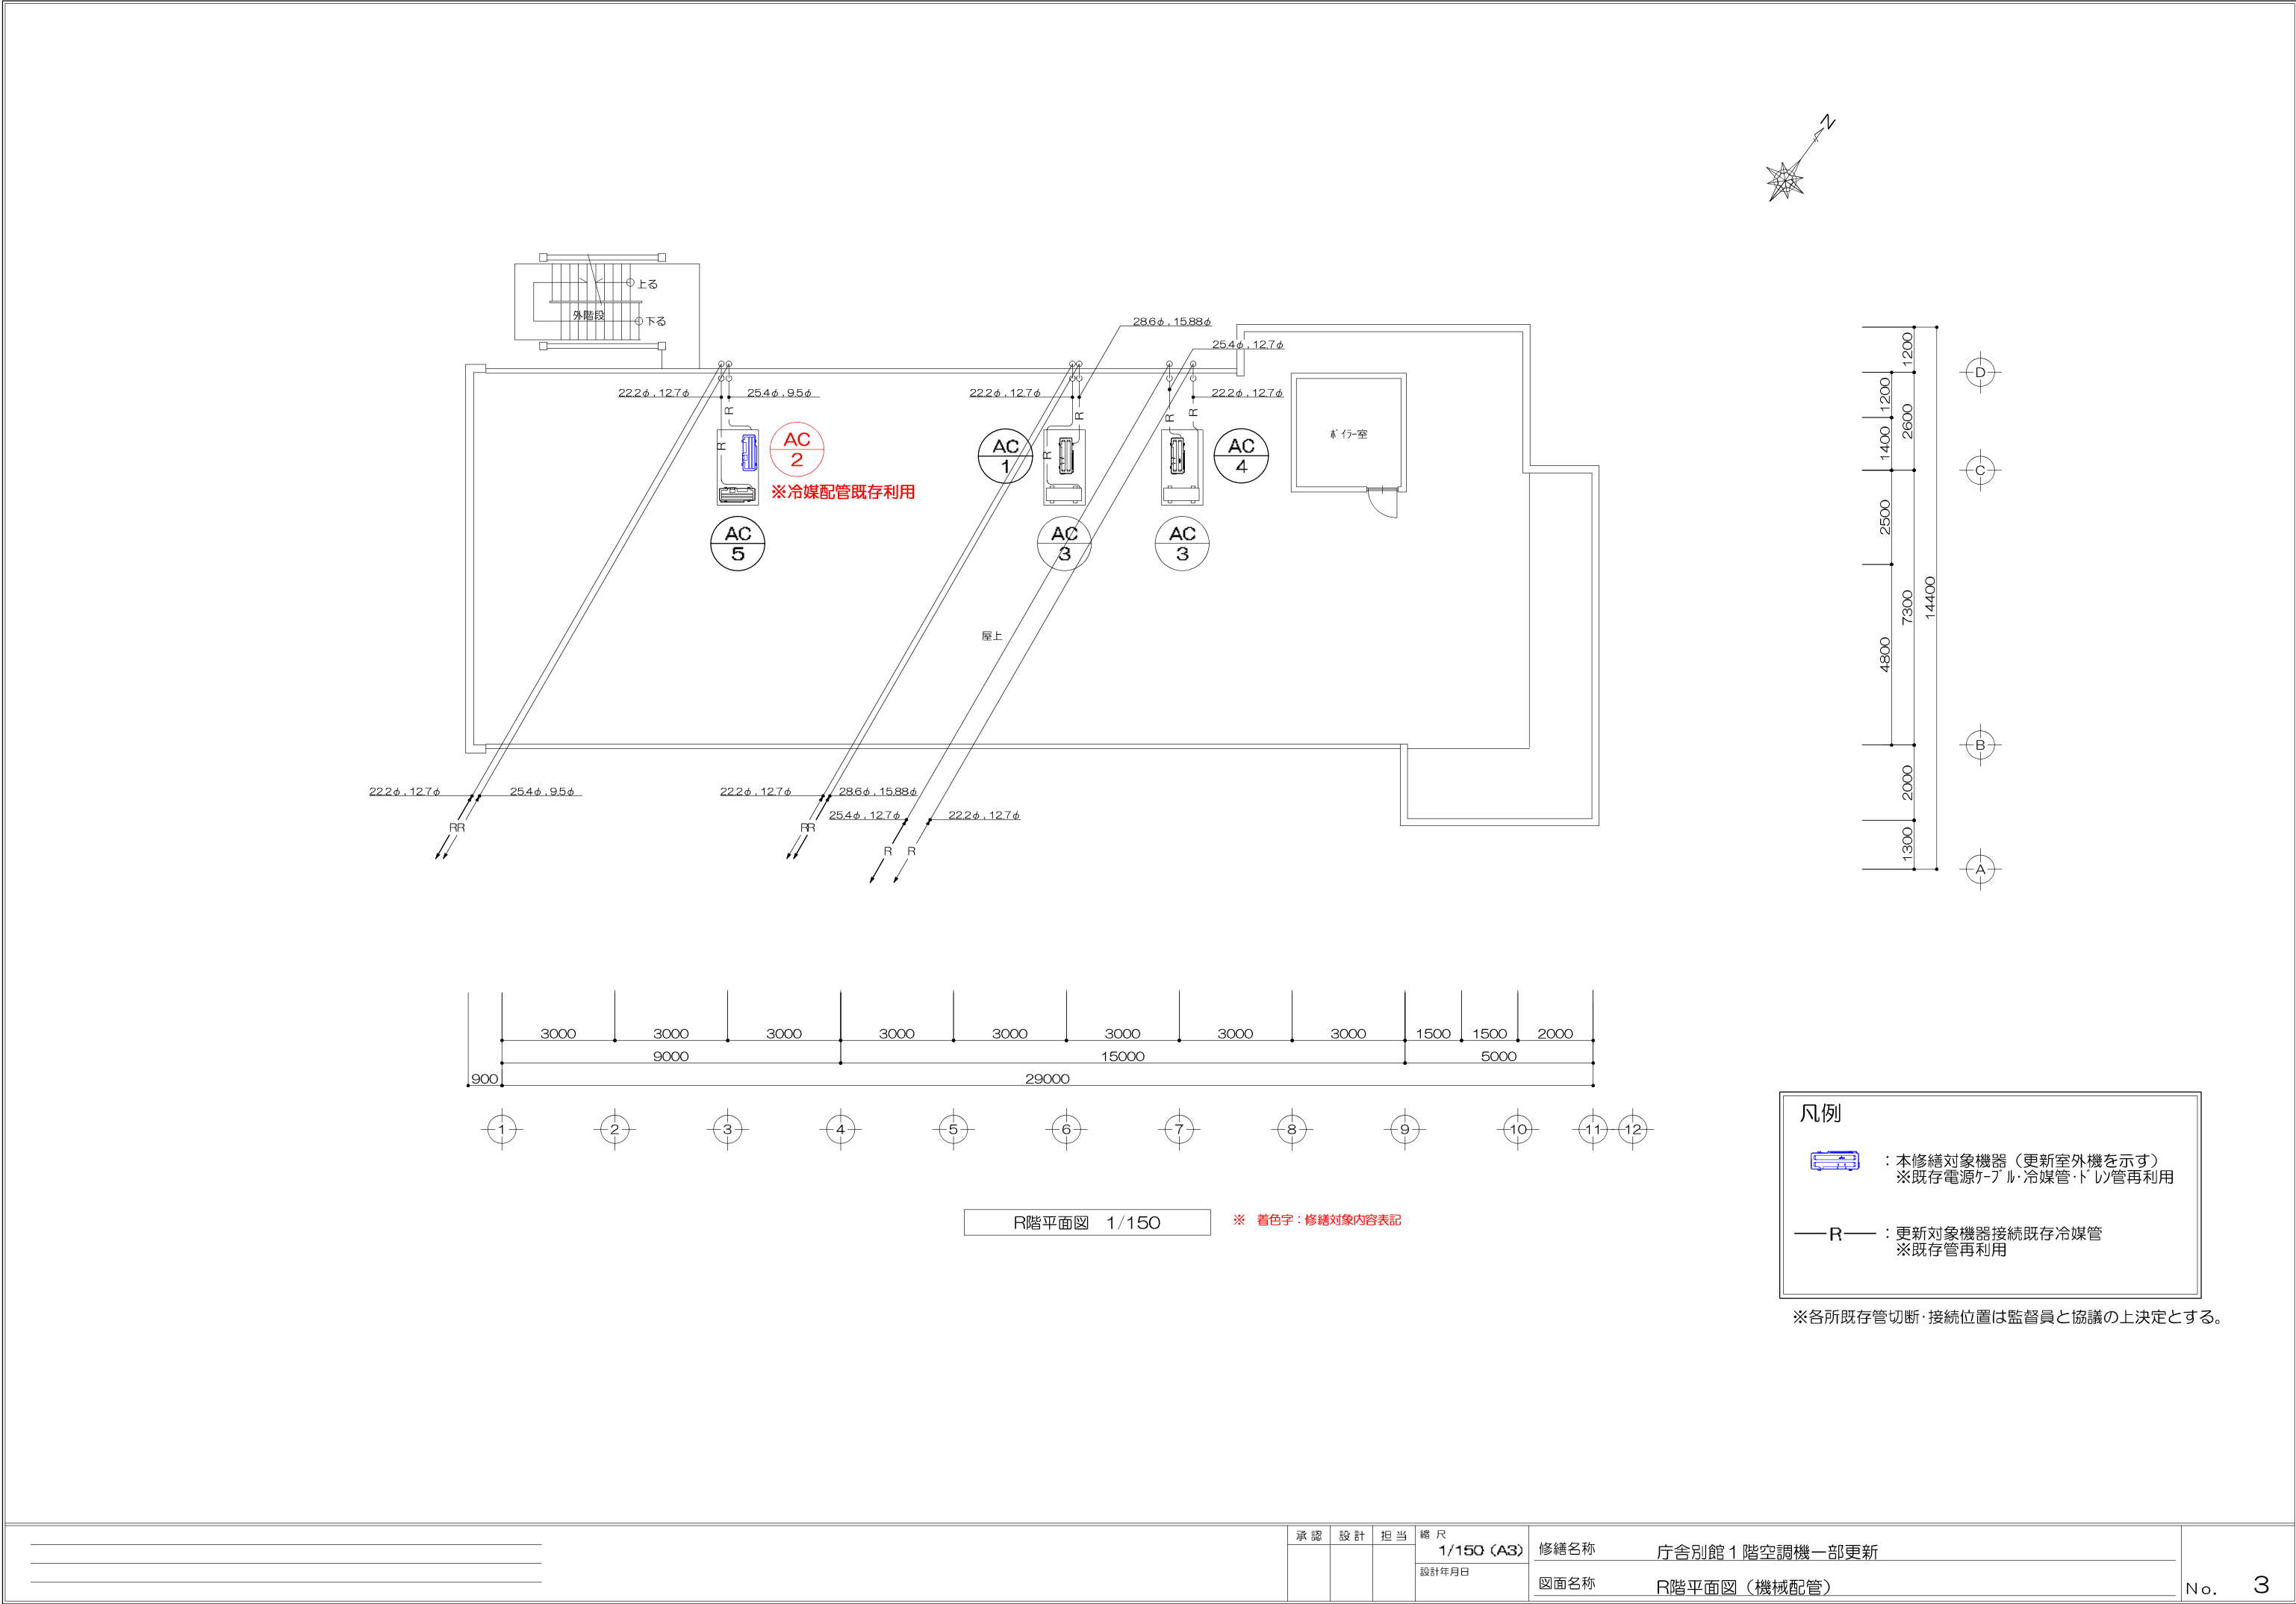


承認	設計	担当	縮尺	修繕名称	庁舎別館1階空調機一部更新
			1/150 (A3)		
			設計年月日		
				図面名称	R階平面図（機械配管）

館 名 称 電 源 方 式 キャビネット方式	主幹開閉器	回路番号	負荷容量		負 荷 名 称	分 岐 開 閉 器					方式	スイッチ	備 考		
			VA	KW		MOCB	ELCB	R-RY	AF	AT	操作 制御	操作 制御			
引込開閉器盤 PL M (概設)		1		48.61	別館動力 (P-R)	3P				225	150				
		2			別館動力 (P-1)	3P				100	75				
		3			予 備	3P				100	75				
		4			有線動力 (3階)	3P				100	60				
		5		6.80	別館1階増設エアコン	3P			30	30			AC-7 ※増設		
		1			別館電灯 (L-1)	3P				225	150				
		2			予 備	3P				100	75				
		3			有線電灯 (3階)	3P				100	60				
		4			倉庫電灯	3P				50	50				
		5			予 備	3P				50	30				
P 1		1	5000		コンピューター	3P				50	50				
		2		1.5	西側倉庫	3P				50	50				
		3			予 備	3P				50	50				
		4			予 備	3P				50	50				
		合計 6.5KW 銅板製 屋内埋込形 指定仕上 既設ボックス (860H+540W+1400) 内収納													
		P R		1	10.30		エアコン 201会議室	3P				100	50		AC 1
				2	6.80		エアコン 301会議室	3P				100	50		AC 4
				3	7.88		エアコン 1階コンピューター室	3P				50	40		AC-2 ※既存再利用
				4	4.58		エアコン 202会議室	3P				50	50		AC 5
				5	5.47		エアコン 1階上下水道課	3P				50	30		AC-3
6	5.47				エアコン 1階上下水道課	3P				50	30		AC-3		
7	3.84				エアコン 302会議室	3P				30	30		AC-6		
8					高架水槽警報	2P				50	20	G5	警報盤に表示 (電極3Pより)		
合計 42.11KW 銅板製 屋外防水壁掛形 指定仕上															

結線図 (動力)

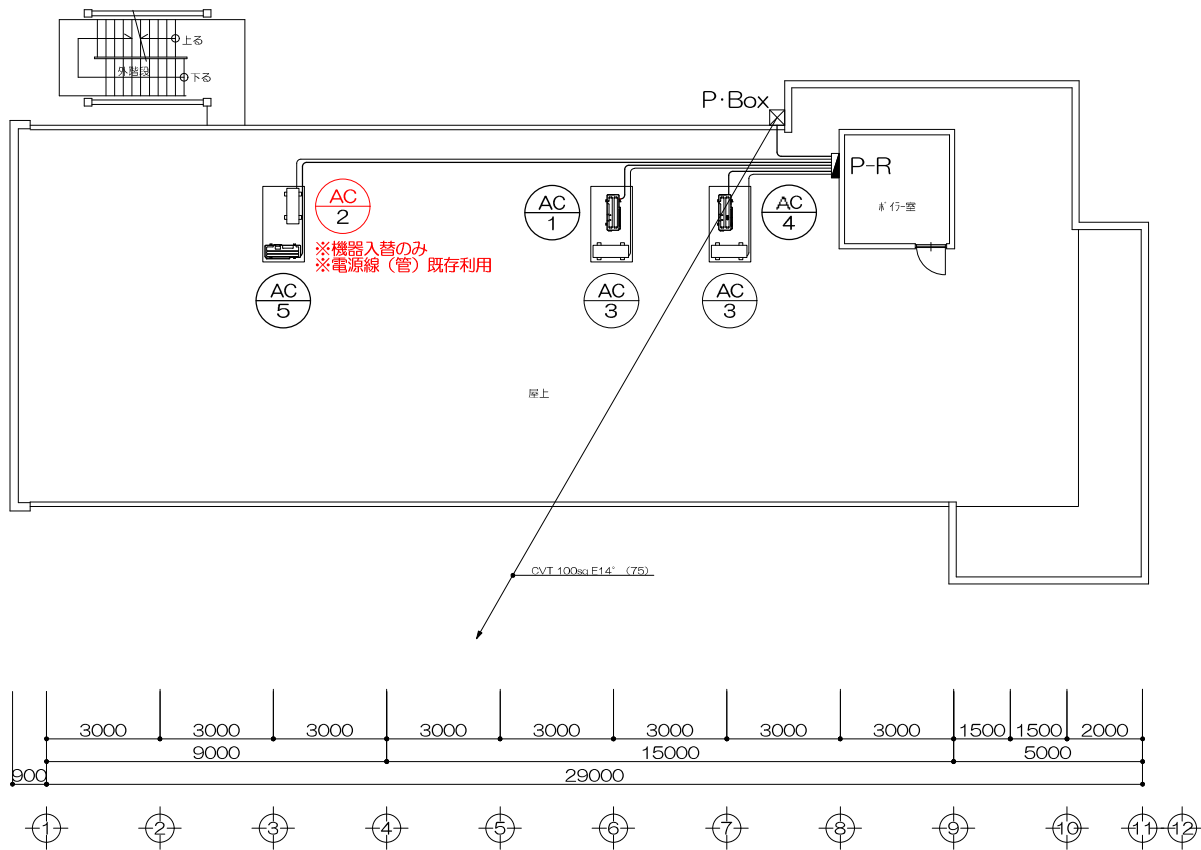

R階平面図 1/200

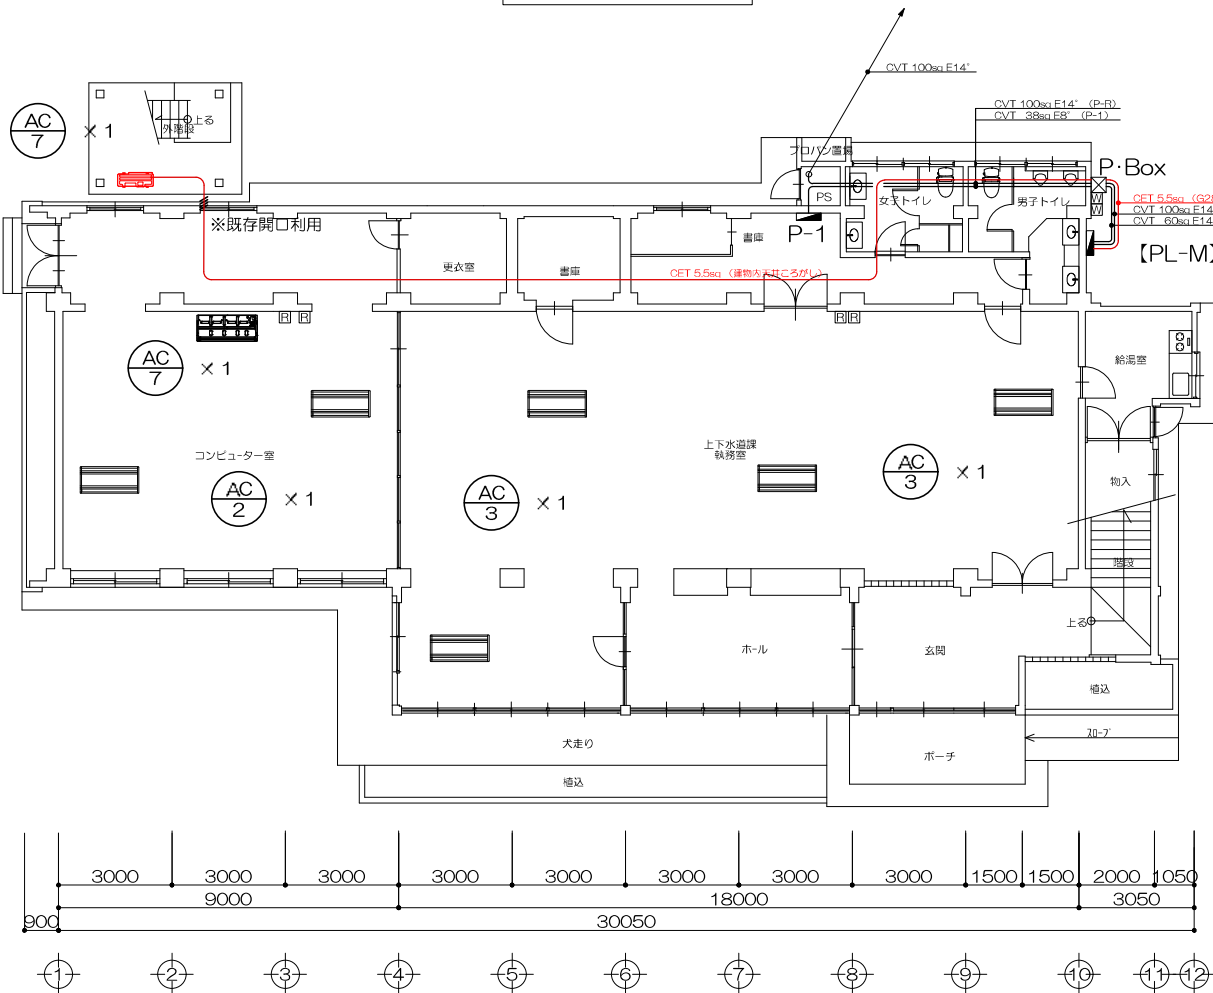

1階平面図 1/200

凡例

：増設機器 (室外機を示す)

：増設機器接続電源ケーブル

※その他 既存配線類再利用

※各所既存配線切断・接続位置は監督員と協議の上決定とする。