



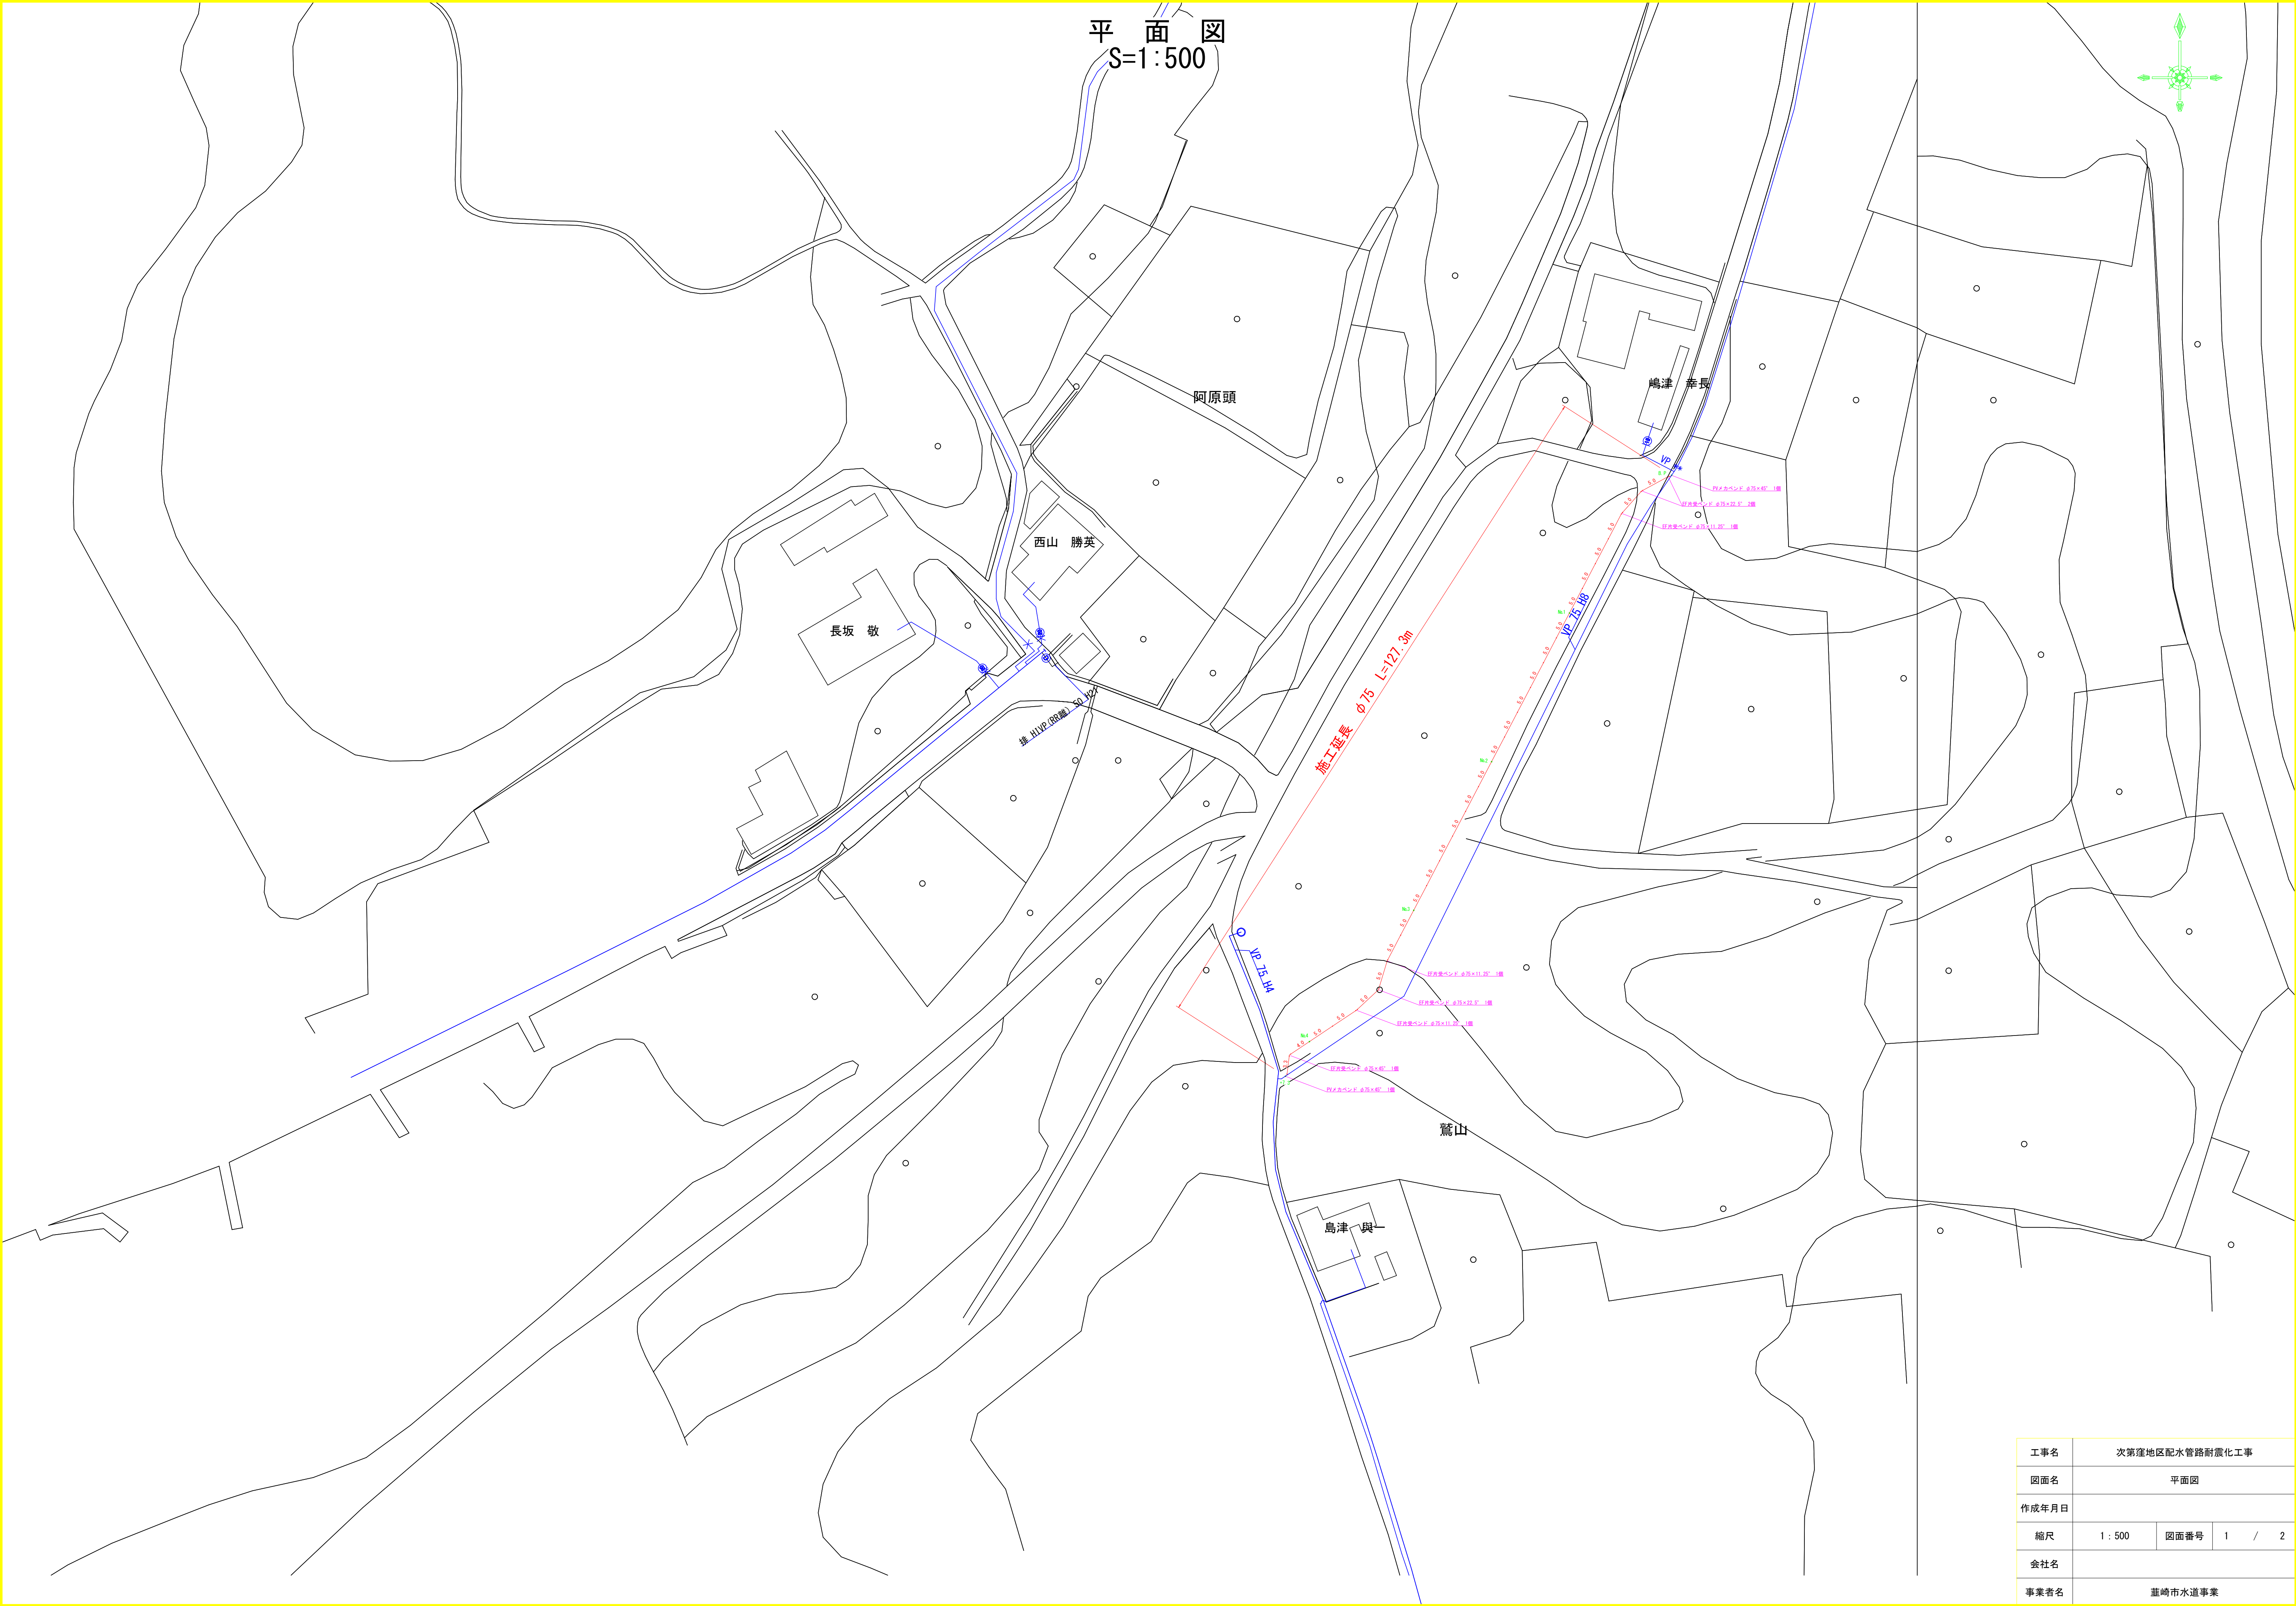

工事名	次第窪地区配水管路耐震化工事			
図面名	平面図			
作成年月日				
縮尺	1 : 500	図面番号	1	/ 2
会社名				
事業者名	埴崎市水道事業			

断面図
S=1/20

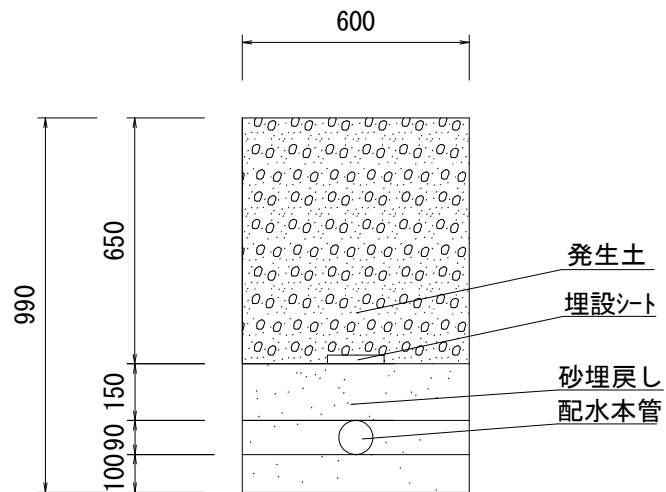

* 配水用ポリエチレン管 外径 *

φ50 . . . 63 φ75 . . . 90 φ100 . . . 125 φ150 . . . 180

* ポリエチレン二層管 外径 *

φ20 . . . 27 φ25 . . . 34 φ40 . . . 48 φ50 . . . 60

工事名	次第窪地区配水管路耐震化工事			
図面名	標準断面図			
作成年月日				
縮尺	1:20	図面番号	2	/ 2
会社名				
事業者名	蕨崎市水道事業			