



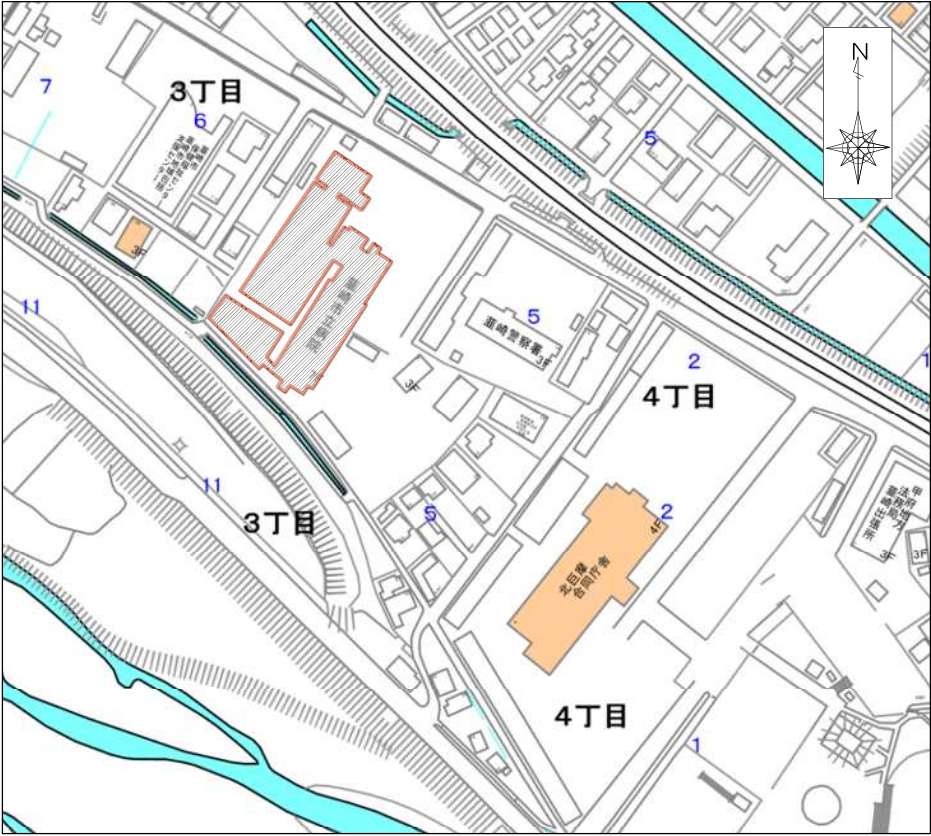


案内図 1/3000

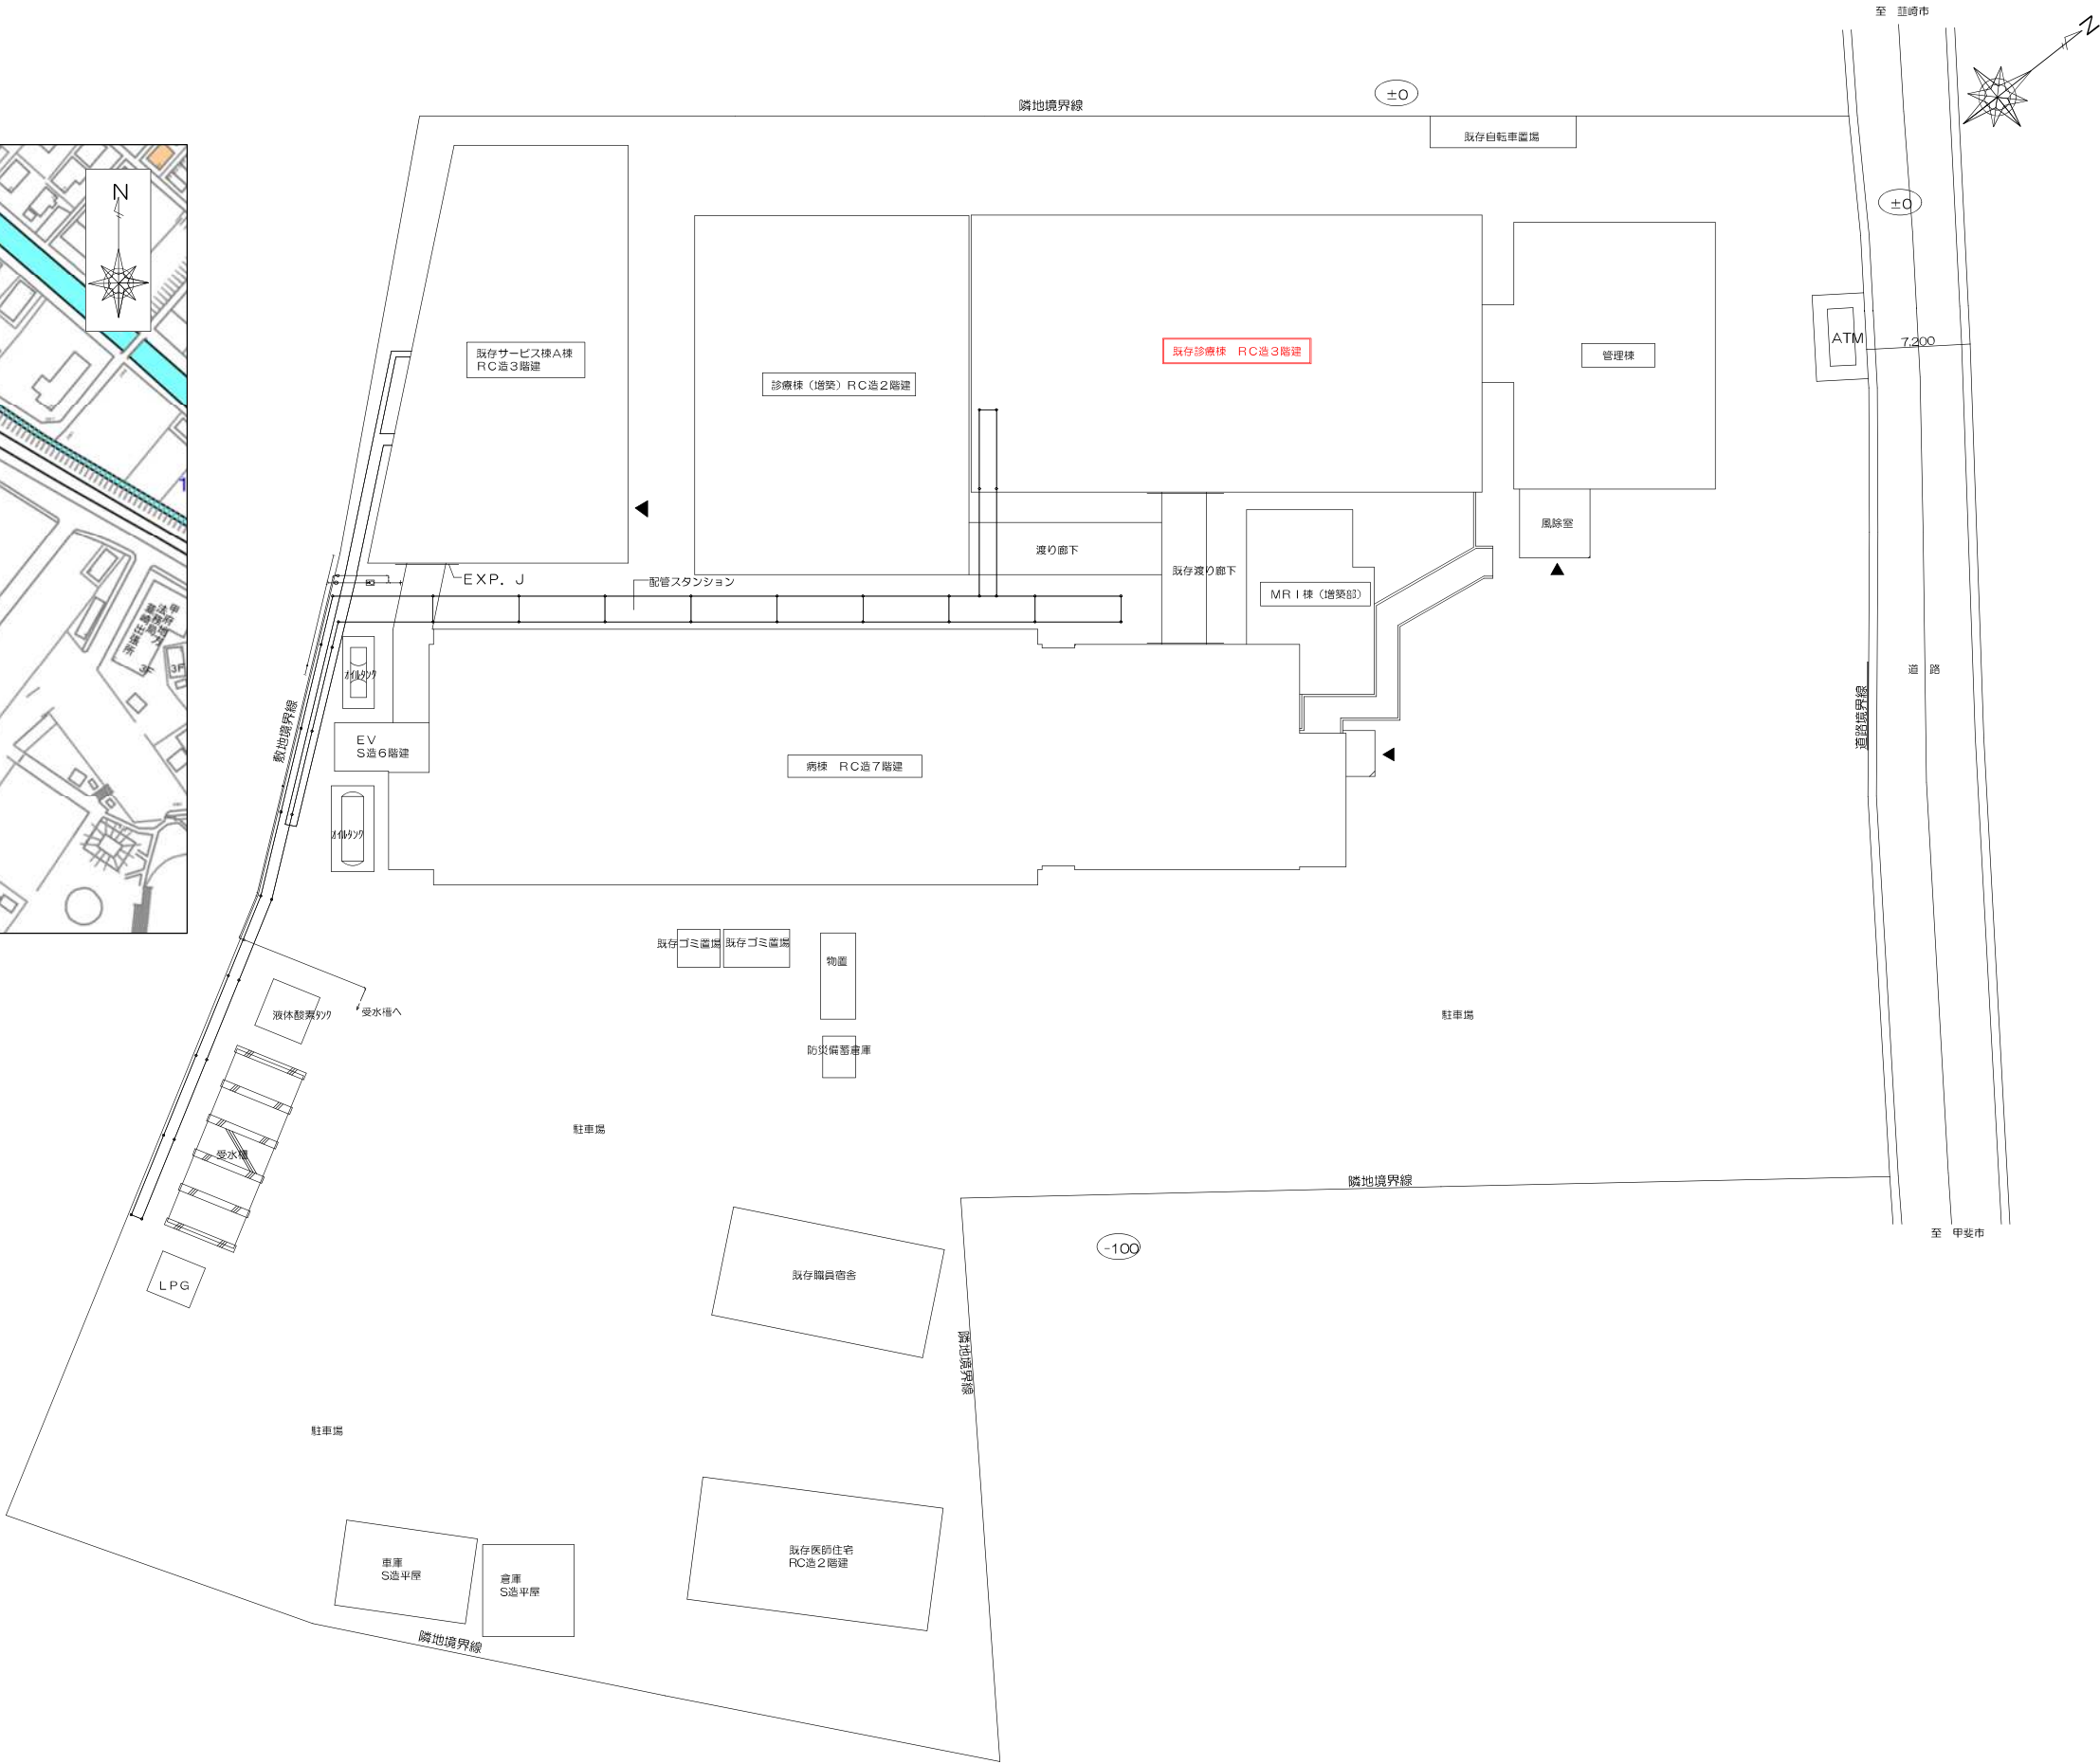

配置図 1/500 ※赤字：工事対象箇所

			設計	承認	担当	縮尺 S=1:300、1:500 作成年月日	工事名称 荏岐市立病院診療棟空調機一部更新工事	No. 1
							図面名称 案内図・配置図	

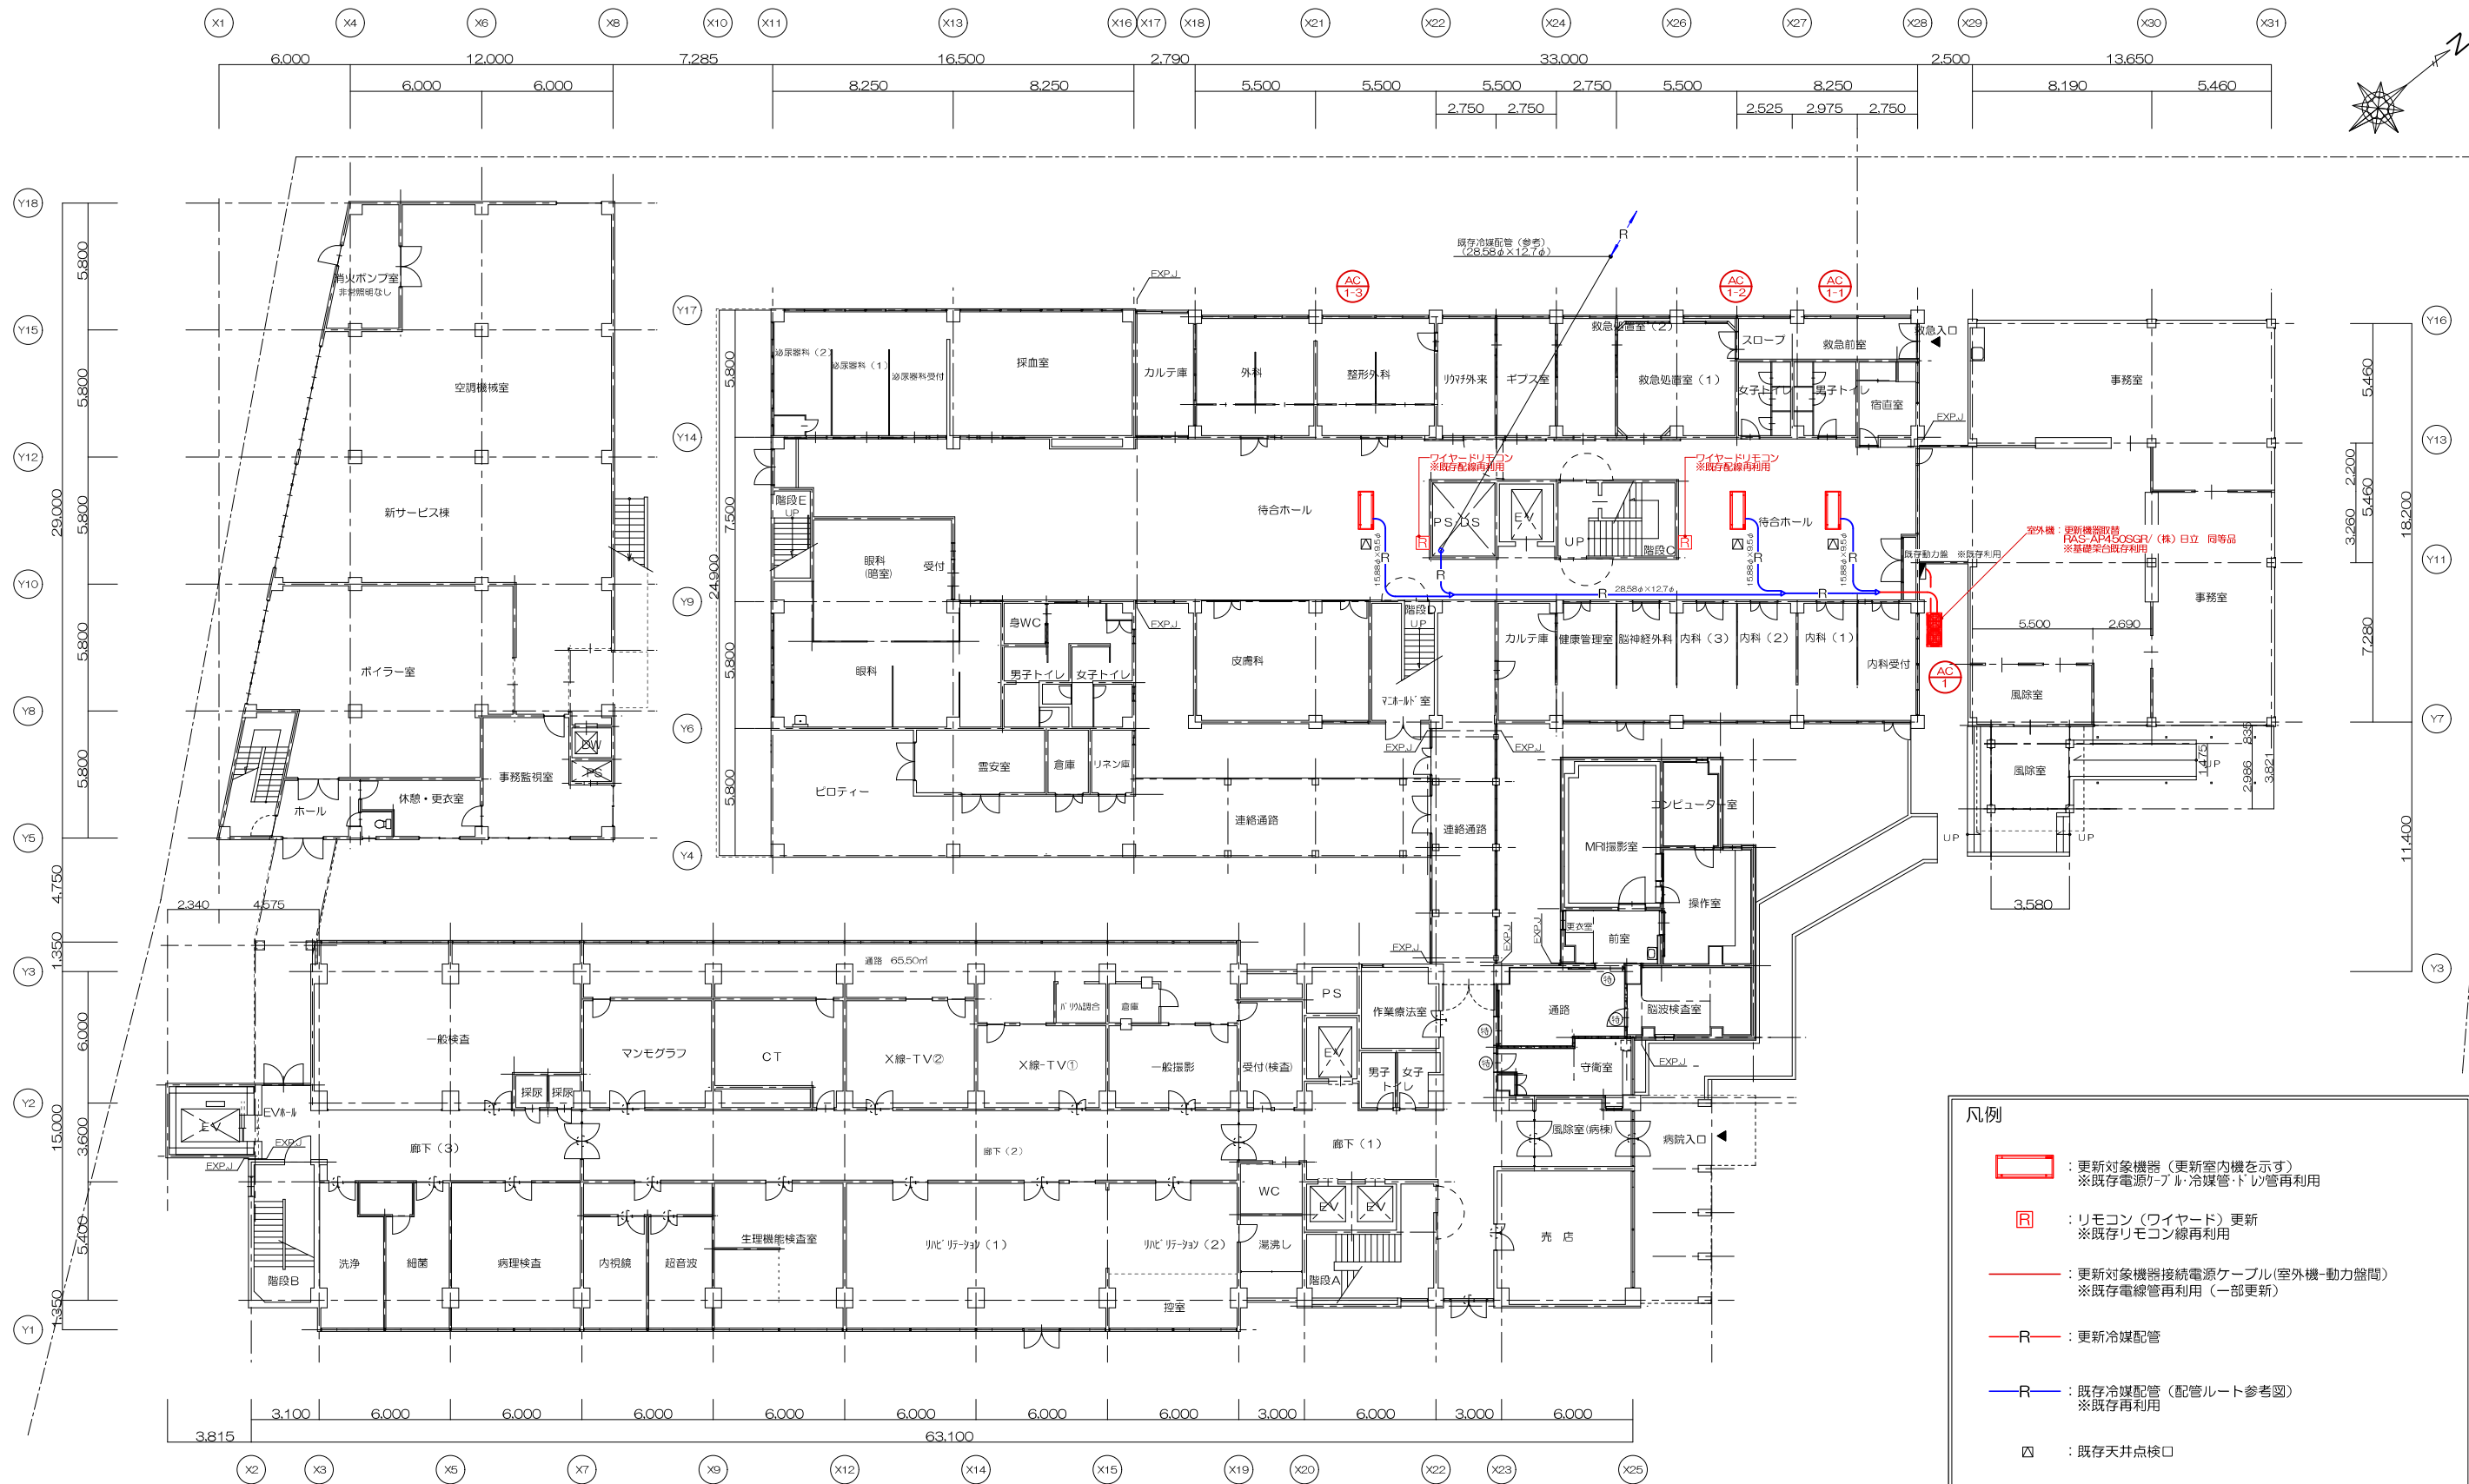

1階平面図 S=1:300

凡例

- : 更新対象機器 (更新室内機を示す)
※既存電源ケーブル・冷媒管・トリップ管再利用
- R : リモコン (ワイヤード) 更新
※既存リモコン線再利用
- : 更新対象機器接続電源ケーブル (室外機・動力盤間)
※既存電線管再利用 (一部更新)
- R : 更新冷媒配管
- R : 既存冷媒配管 (配管ルート参考図)
※既存再利用
- ▽ : 既存天井点検口

※各所既存配線切断・接続位置は監督員と協議の上決定とする。

