



平面図 S=1/500

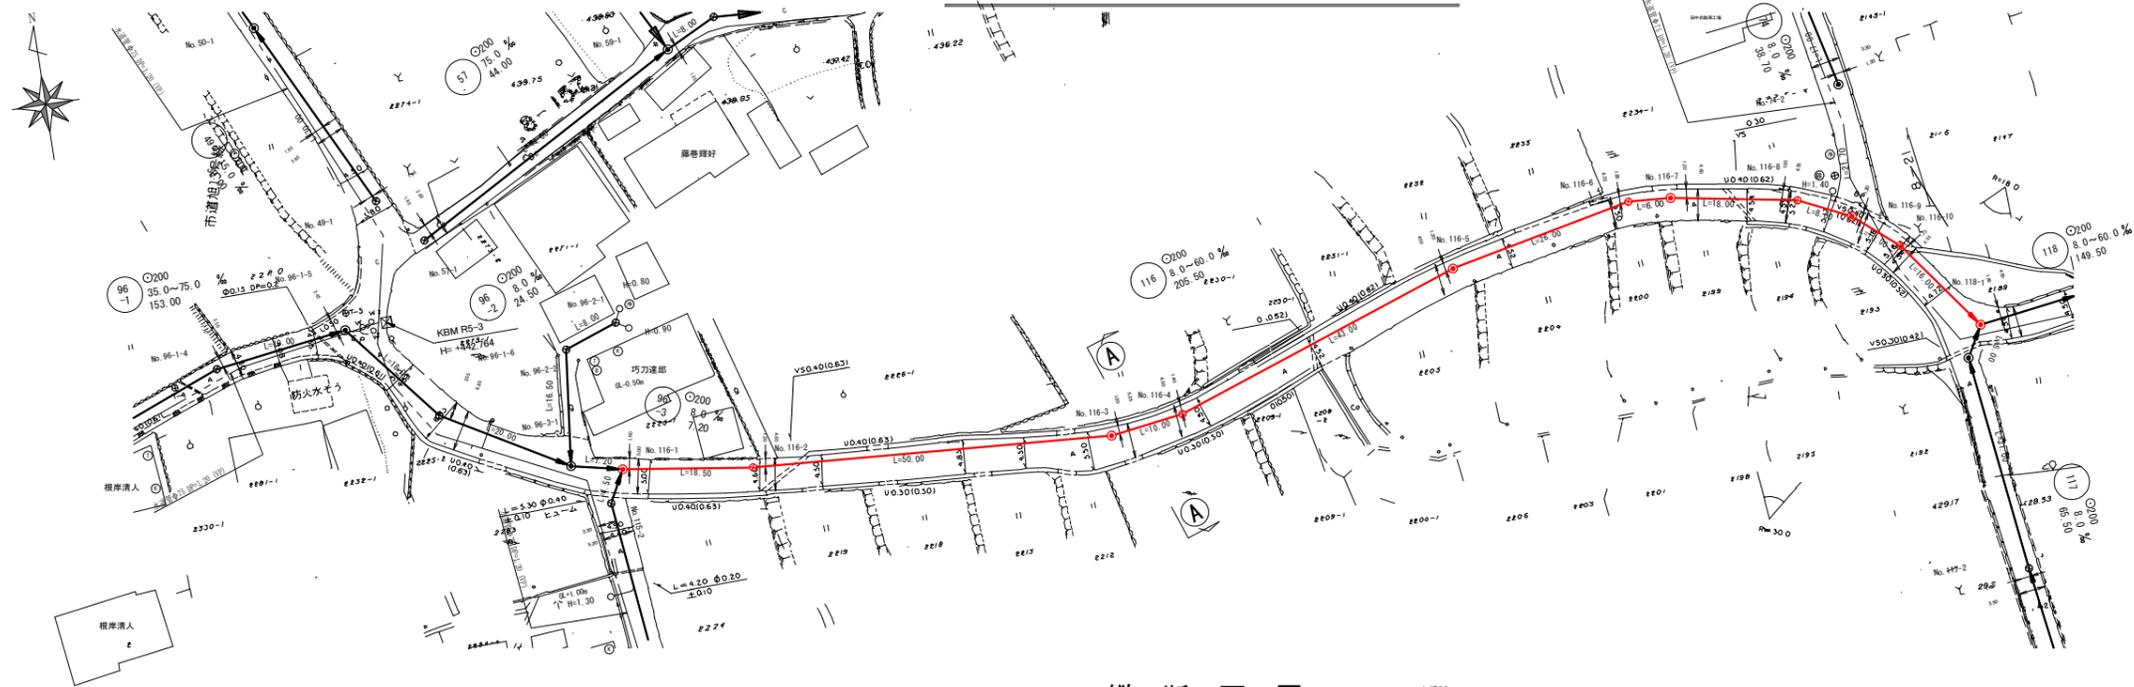


案内図 S=1/5000



横断面図 S=1/100

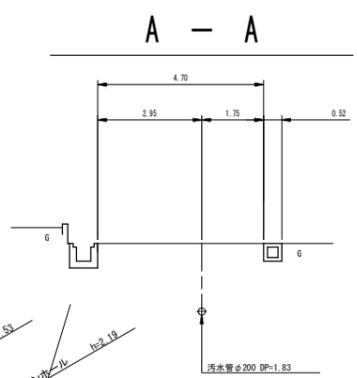

縦断面図 H=1/500
V=1/100

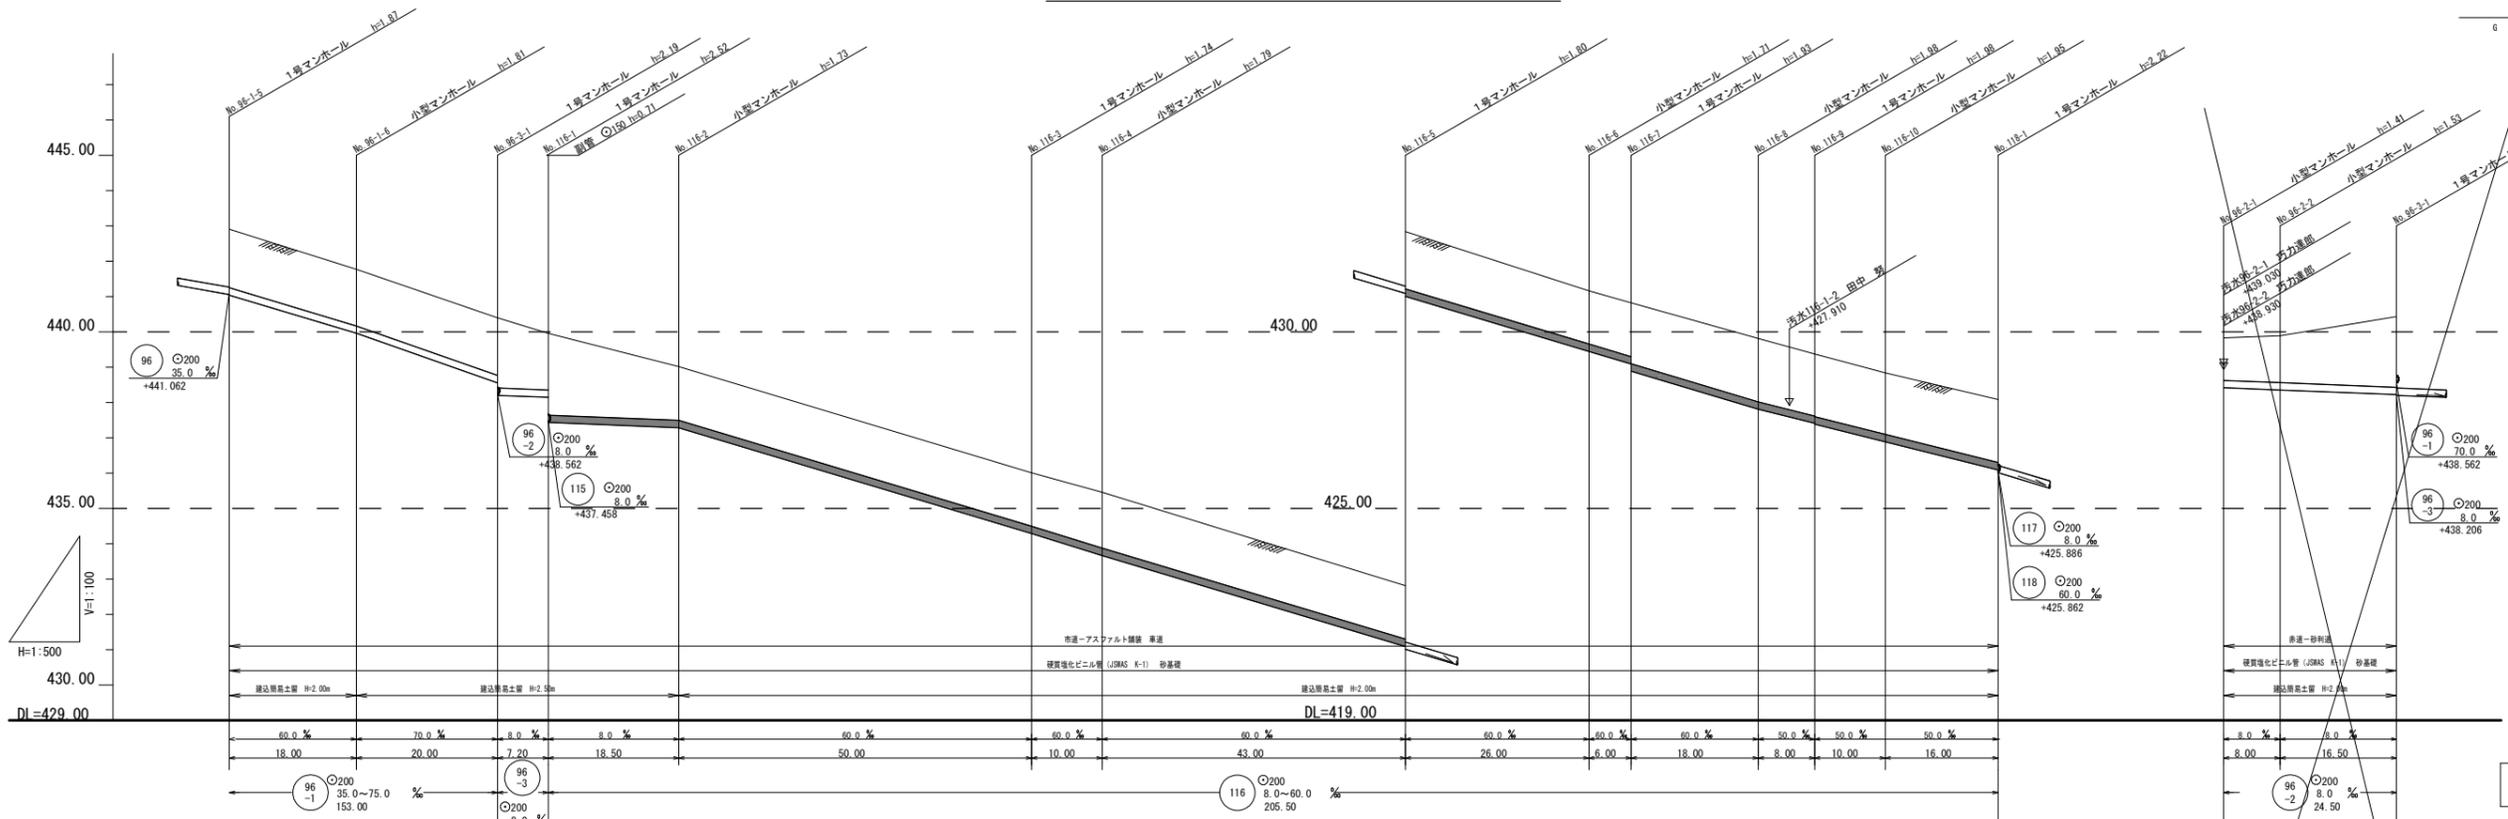


項目	0.00	18.00	38.00	45.20	63.70	113.70	123.70	166.70	192.70	198.70	216.70	224.70	234.70	250.70	437.40
地盤高	442.91	441.77	440.40	439.96	439.02	436.01	435.46	432.81	431.16	430.82	429.79	429.37	428.84	428.08	440.40
城	1.66	1.60	1.63	1.59	1.52	1.51	1.53	1.59	1.50	1.52	1.77	1.75	1.74	1.78	1.97
管底高	441.042	439.962	438.562	438.206	437.290	434.200	434.270	431.090	429.452	429.092	427.812	427.412	426.882	426.082	438.226
掘削深	1.90	1.92	1.95	1.92	1.84	1.83	1.85	1.91	1.82	1.84	2.09	2.07	2.06	2.10	2.28
埋設距離	0.00	18.00	38.00	45.20	63.70	113.70	123.70	166.70	192.70	198.70	216.70	224.70	234.70	250.70	437.40

実施

96-1	96-2	96-3	116				
------	------	------	-----	--	--	--	--

工事名	下水道工事 (第2工区)
工事箇所	蕪崎市旭町上條北割 地内
図面名	平面図、縦断面図、横断面図
縮尺	図示
枚数	1/8
発注者	蕪崎市下水道事業


平面図 S=1/500

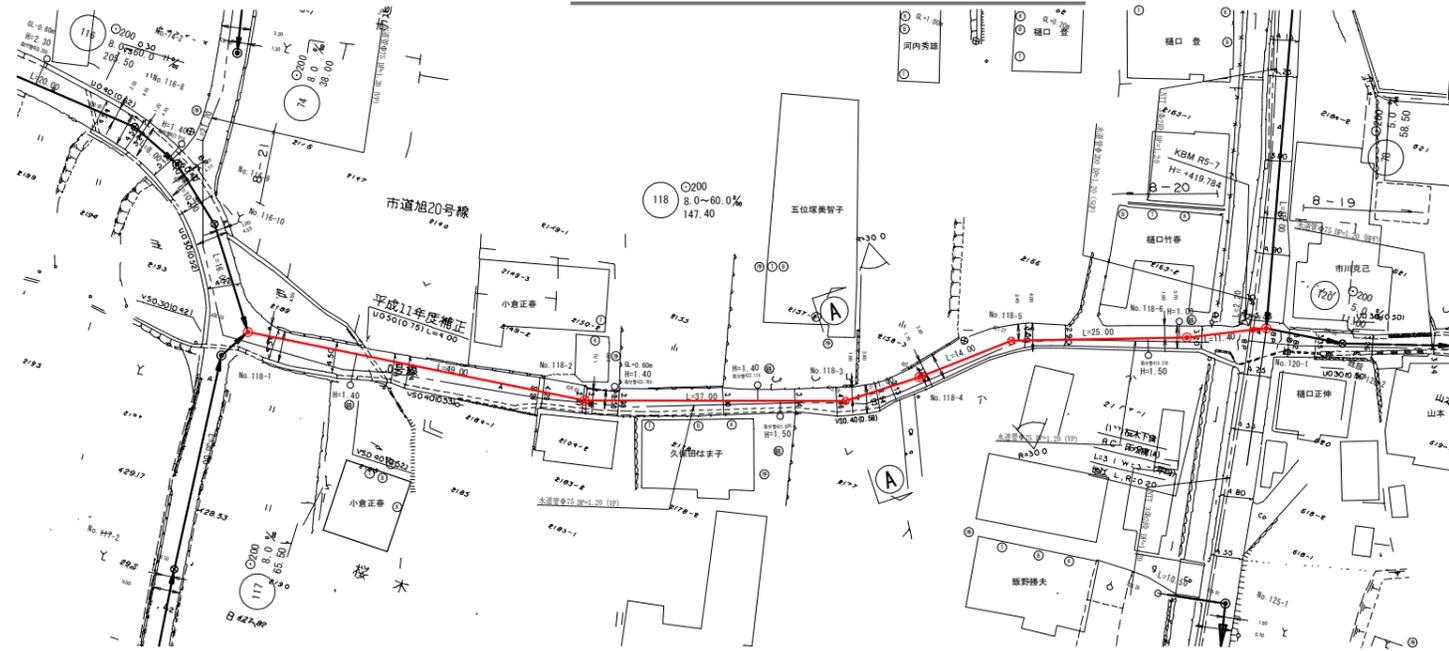


案内図 S=1/5000



横断面図 S=1/100

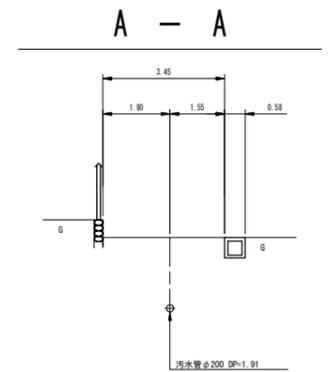

縦断面図 H=1/500
V=1/100

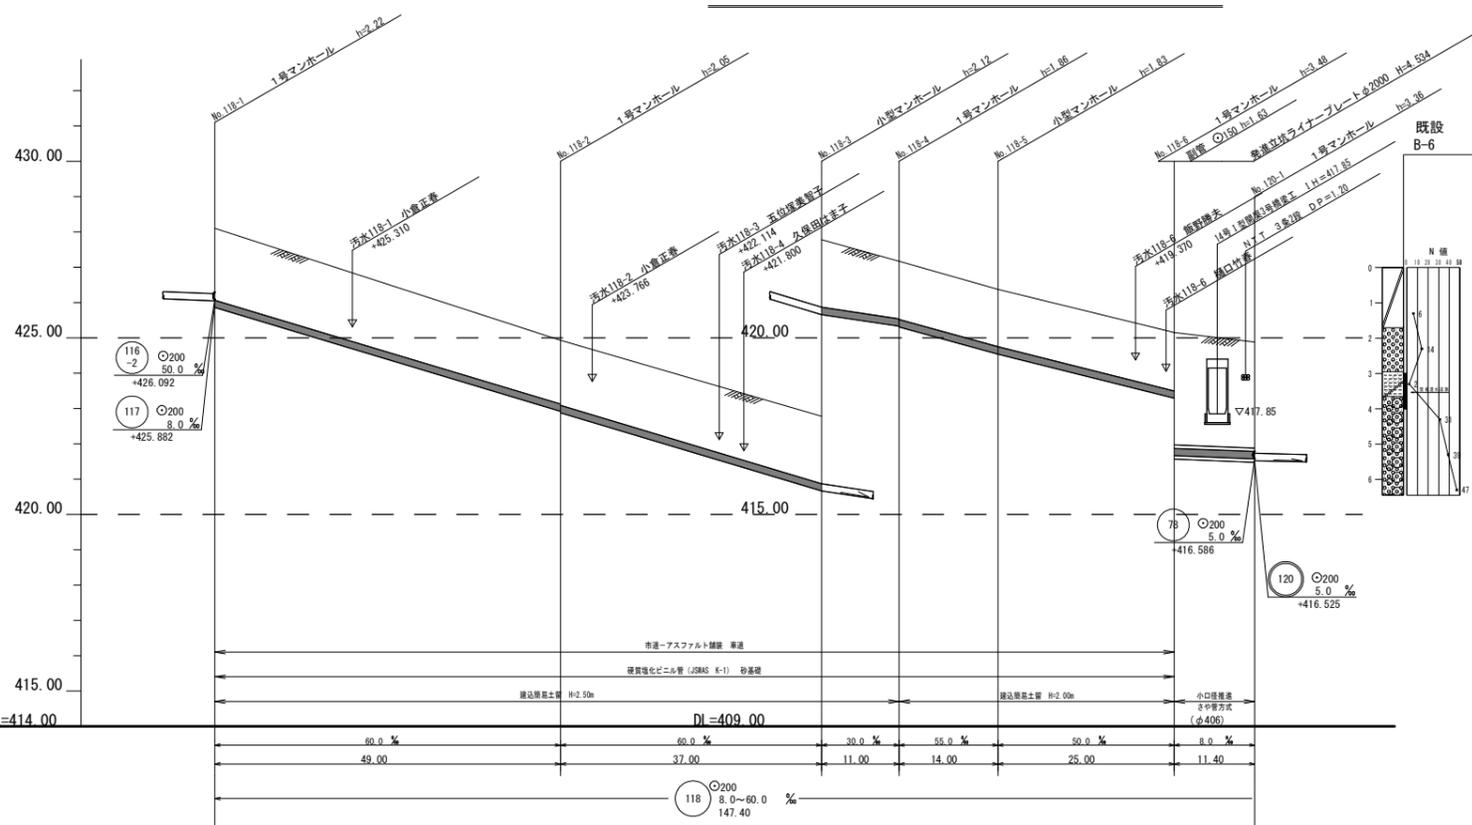


埋設距離	0.00	48.00	86.00	97.00	111.00	136.00	147.40
掘削深	2.33	2.12 2.15	2.22	1.84 1.96	1.93	1.86 3.59 管中心	3.44 管中心
管底高	425.882	422.922 422.884	420.664	420.324 420.314	419.544	416.024 416.686 (416.706)	416.675 (416.575)
土被	2.01	1.80 1.84	1.91	1.63 1.65	1.62	1.65 3.89 (3.18)	(3.00) 3.10
地盤高	428.08	424.93	422.78	422.17	421.37	420.15	419.88

実施


管番号表	
118	

工事名	下水道工事(第2工区)
工事箇所	蕨崎市旭町上條北割 地内
図面名	平面図、縦断面図、横断面図
縮尺	図示
枚数	2/8
発注者	蕨崎市下水道事業

平面図 S=1/500

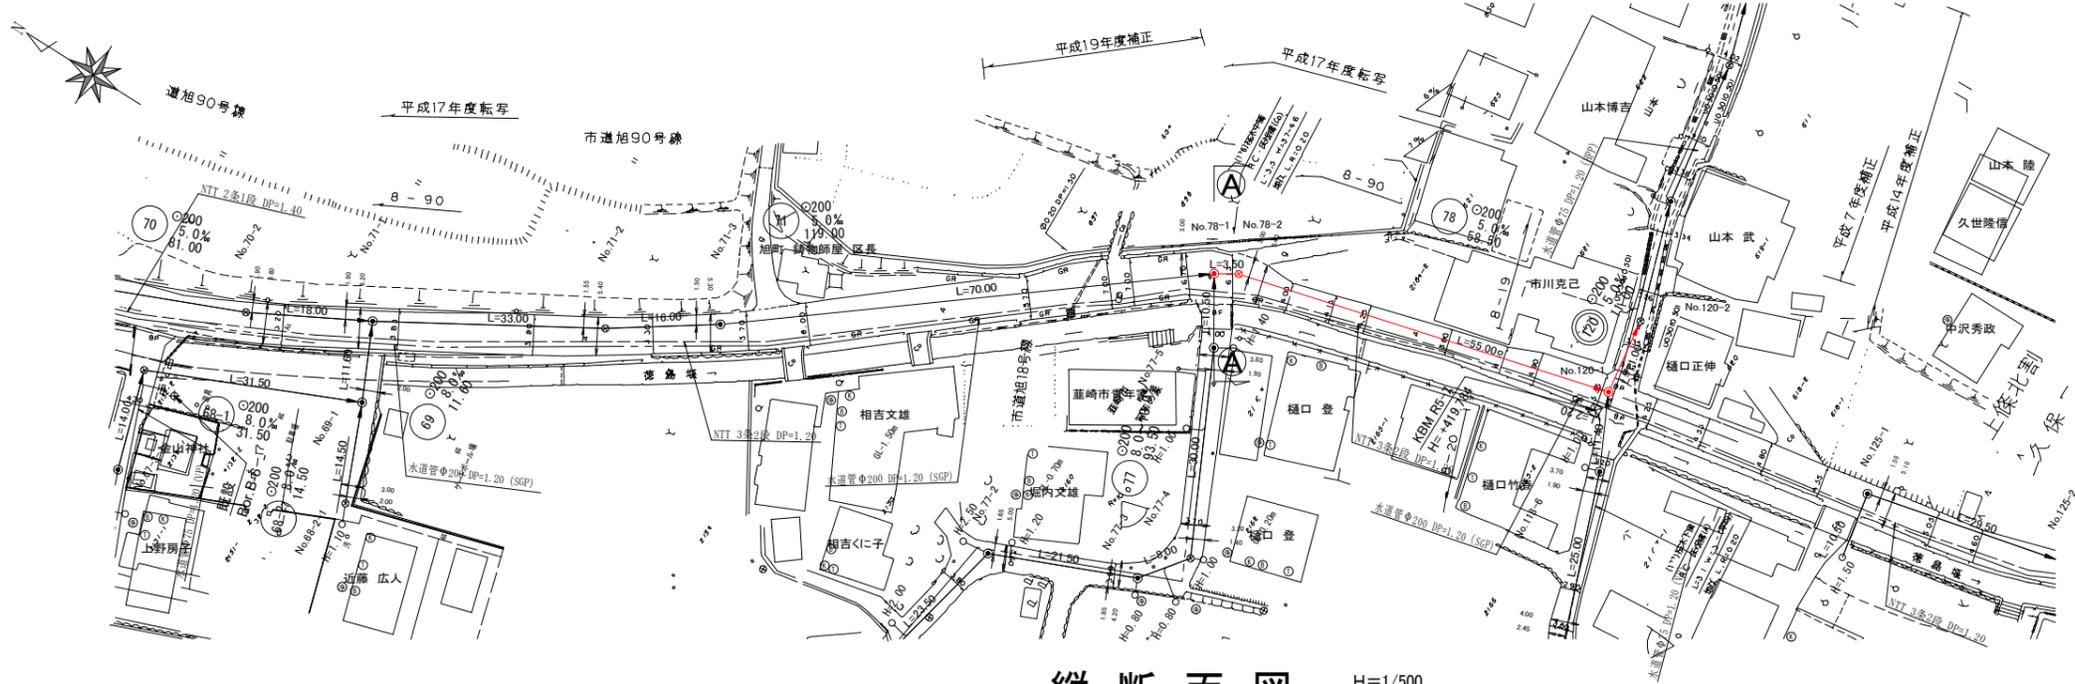

縦断面図 H=1/500
V=1/100

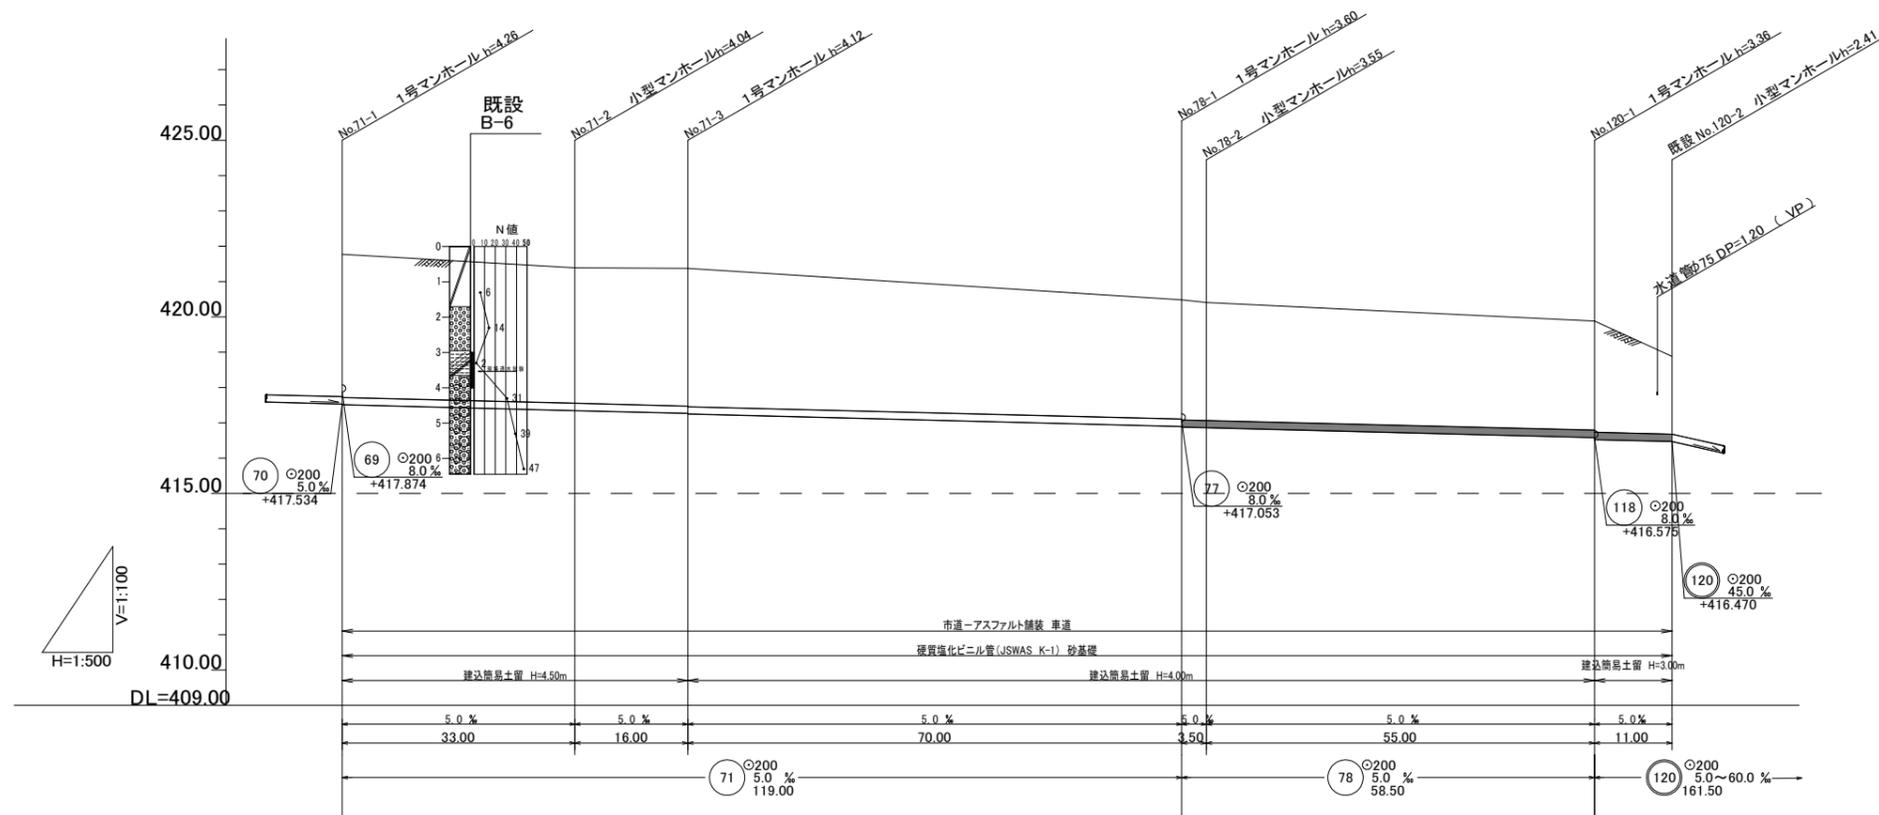


地盤高	421.77	421.39	421.37	420.48	420.41	419.88	418.88
被土	4.05	3.83	3.89	3.37	3.39	3.09	2.20
管底高	417.514	417.349	417.269	416.889	416.879	416.586	416.525
管底高	417.514	417.249	417.249	416.879	416.861	416.525	416.470
掘削深	4.36	4.15	4.21	3.69	3.71	3.40	2.52
掘削深	4.36	4.15	4.23	3.69	3.66	3.47	2.52
掘削深	0.00	33.00	49.00	119.00	122.50	177.50	188.50

案内図 S=1/5000



横断面図 S=1/100

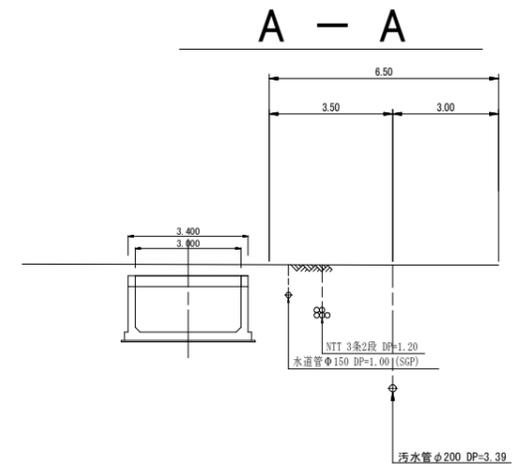


実施

管番号表							
71	78	120					

工事名	下水道工事 (第2工区)
工事箇所	韮崎市旭町上條北割 地内
図面名	平面図、縦断面図、横断面図
縮尺	図示
枚数	3 / 8
発注者	韮崎市下水道事業


平面図 S=1/500

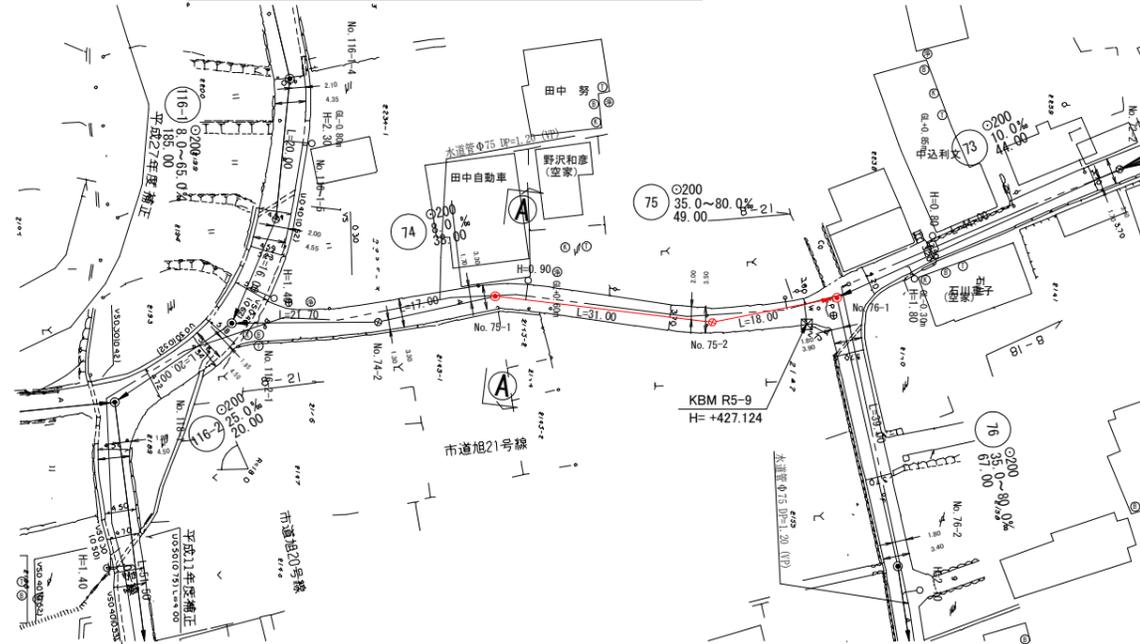


案内図 S=1/5000



横断面図 S=1/100

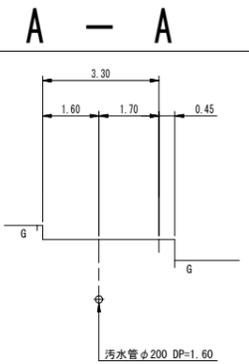

縦断面図 H=1/500
V=1/100

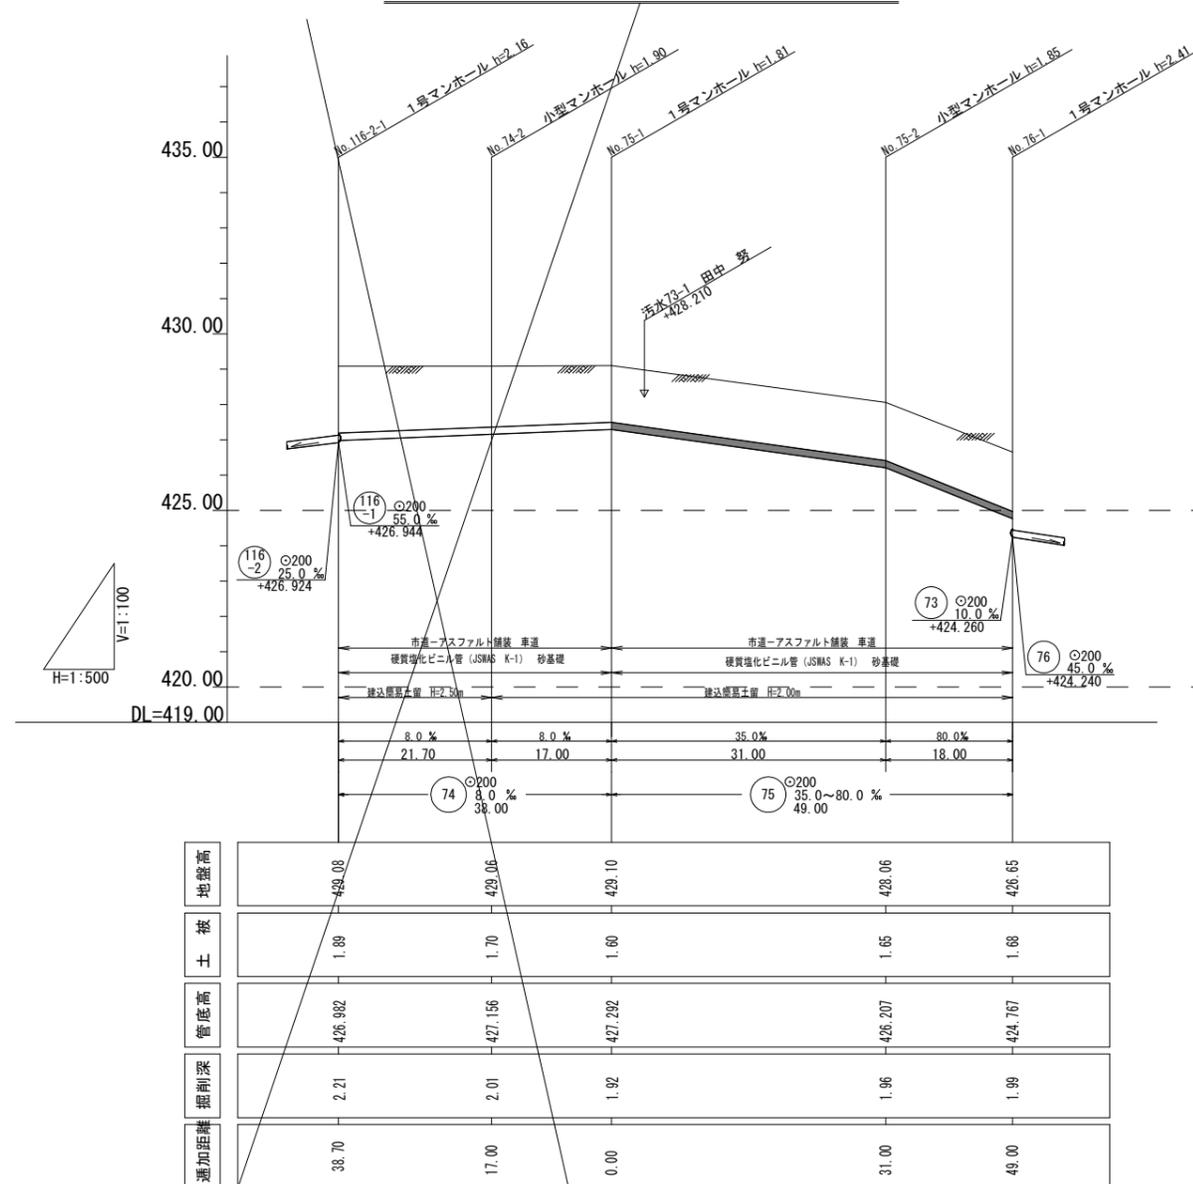


実施


管 番 号 表					
74	75				

工事名	下水道工事 (第2工区)
工事箇所	蕨崎市旭町上條北割 地内
図面名	平面図、縦断面図、横断面図
縮尺	図示
枚数	5 / 8
発注者	蕨崎市下水道事業


平面図 S=1/500
77路線 (14号 I 型2号橋梁工)

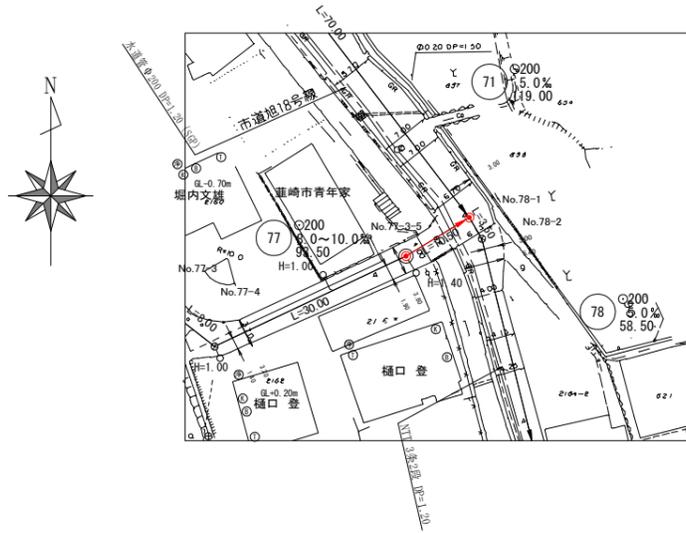

平面図 S=1/500
118路線 (14号 II 型開渠3号橋梁工)

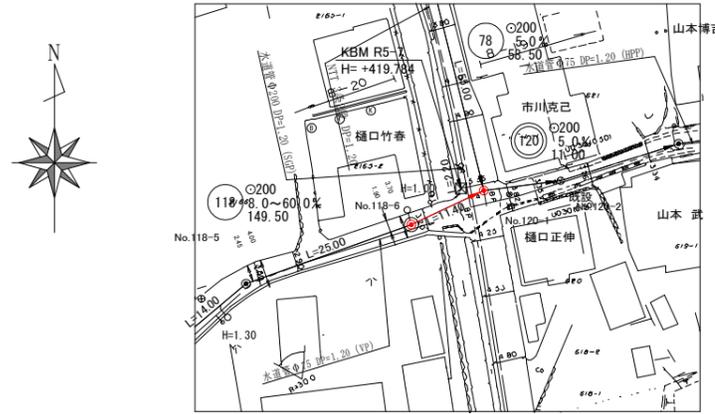


縦断面図 S=1/100
77路線 (14号 I 型2号橋梁工)

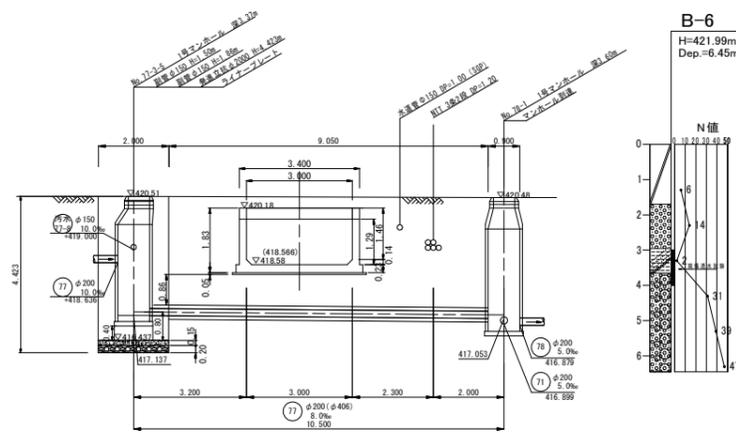

DL=410.00

縦断面図 S=1/100
118路線 (14号 II 型開渠3号橋梁工)

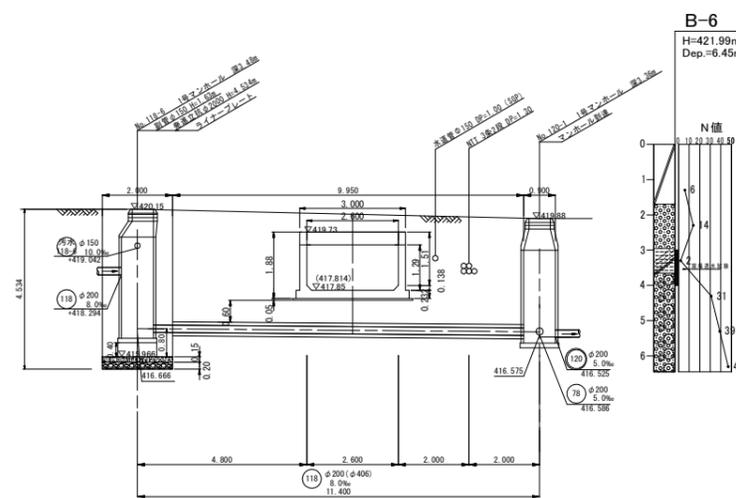


DL=410.00

※()内は徳島用水路資料より
又、数値差は基準点の違い


工事名	下水道工事 (第2工区)
工事箇所	菟崎市旭町上條北割 地内
図面名	推進部詳細図
縮尺	図示
枚数	6 / 8
発注者	菟崎市下水道事業

No. 77-3-5 立坑仮設図 (1:100)
 (発進立坑 ライナープレート式) S=1:50


覆工平面図

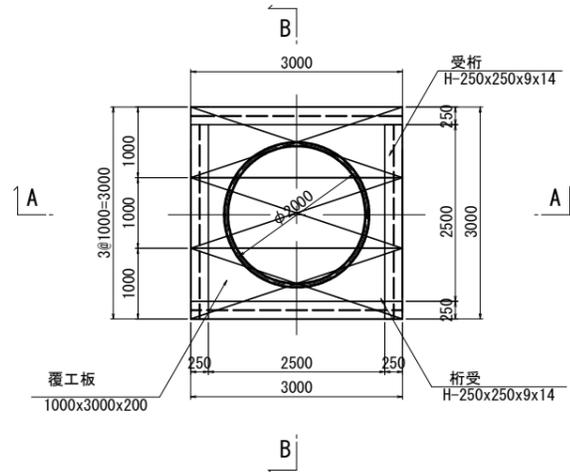

セクション構成図

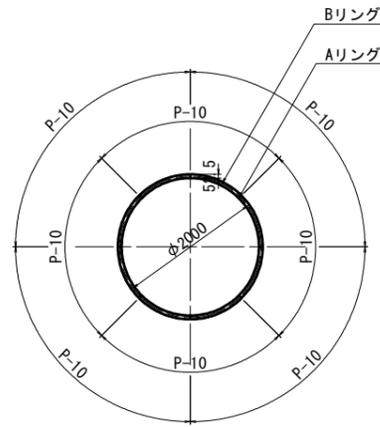


A-A 断面図

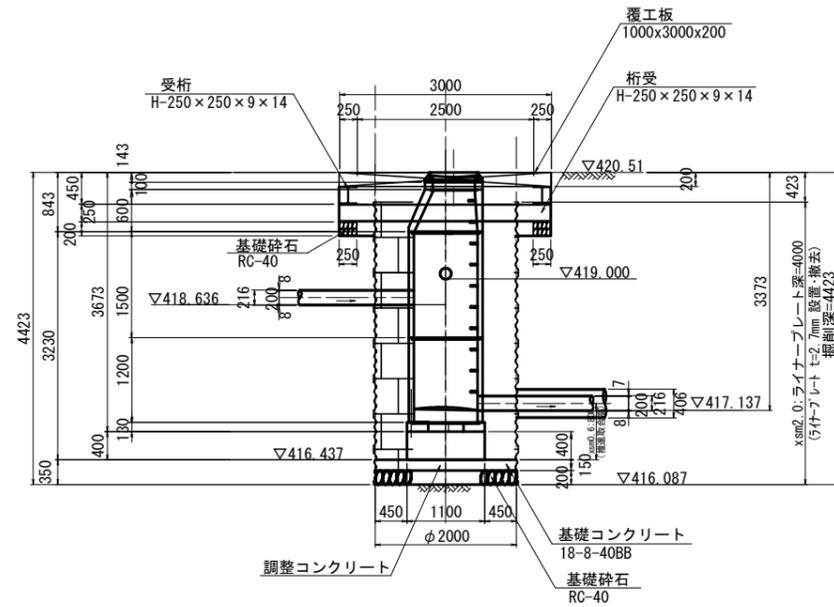


B-6

H=421.99m
 Dep. =6.45m

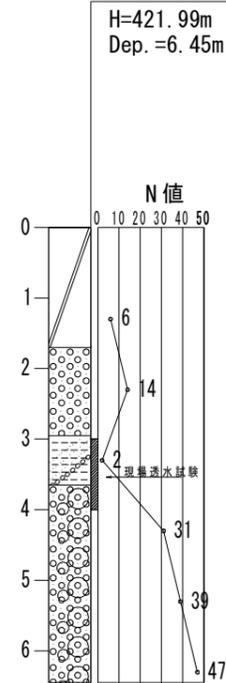

B-B 断面図

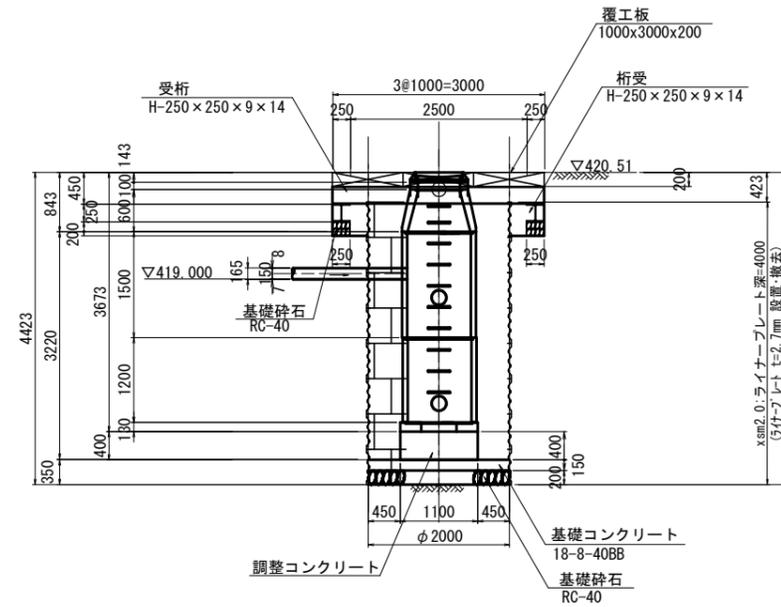

工事名	下水道工事 (第2工区)
工事箇所	葦崎市旭町上條北割 地内
図面名	立坑仮設図
縮尺	1 : 50
枚数	7 / 8
発注者	葦崎市下水道事業

