



平面図 s=1/500

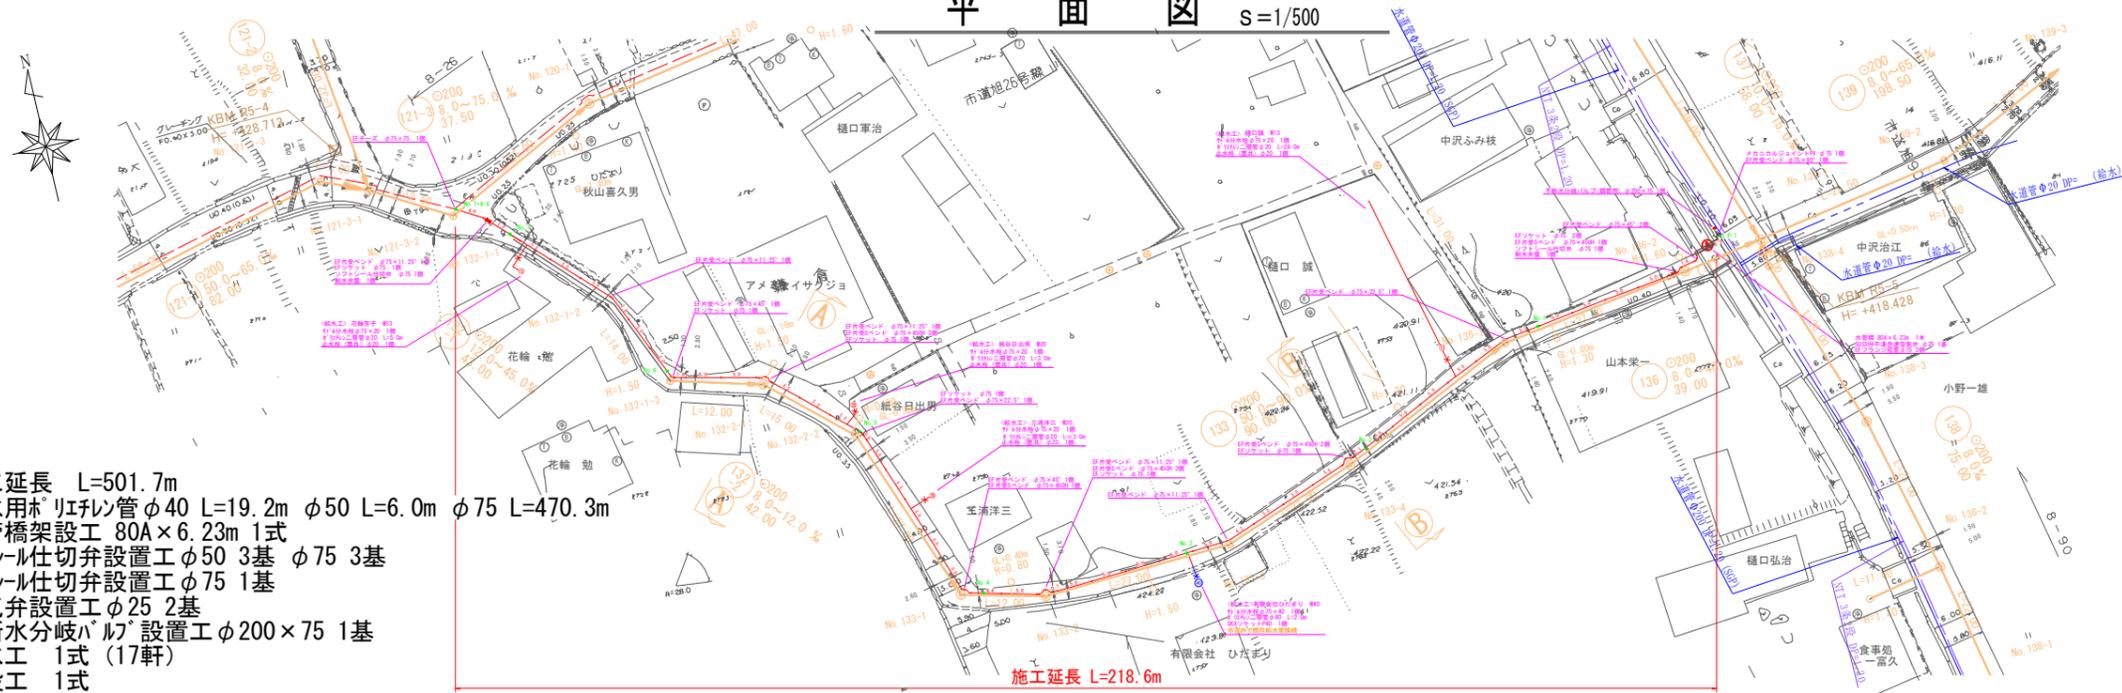

施工延長 L=501.7m
 配水用ホリパイプ管φ40 L=19.2m φ50 L=6.0m φ75 L=470.3m
 水管橋架設工 80A×6.23m 1式
 ソトソール仕切弁設置工φ50 3基 φ75 3基
 マルソール仕切弁設置工φ75 1基
 空気弁設置工φ25 2基
 不断水分岐バルブ設置工φ200×75 1基
 給水工 1式 (17軒)
 仮設工 1式
 保温工 1式
 アスファルト舗装本復旧工 (t=4cm) A=1531.1m²
 コンクリート舗装復旧工 (t=12cm) A=7.8m²

縦断面図 H=1/500 V=1/100

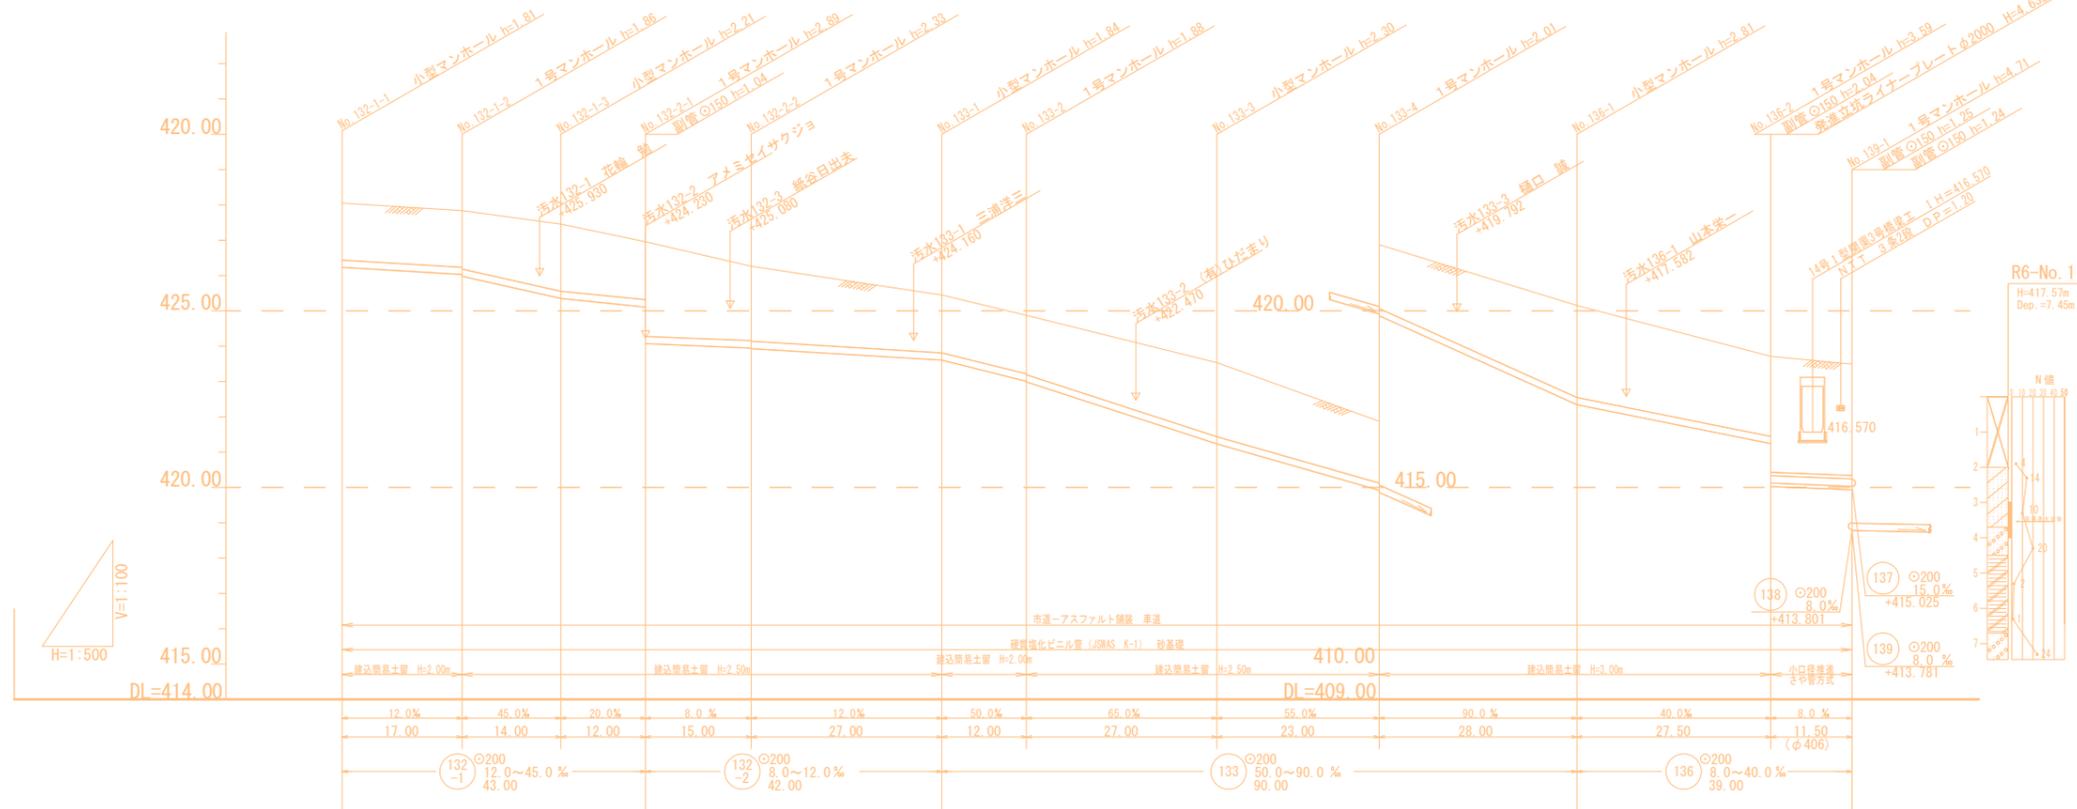


項目	1	2	3	4	5	6	7	8	9	10	11	12	13	14	15	16	17	18	19	20
地盤高	428.05	427.84	427.46	426.96	426.26	425.45	424.87	423.53	421.87	420.15	418.71	418.49								
抵土	1.61	1.60 1.65	1.90	1.64 2.68	2.10 2.12	1.63	1.65 1.67	2.09	1.69 1.80	2.60	2.26 3.38 (3.28)	3.25 (3.15)								
管底高	426.26	426.02 425.82	425.62	425.12 424.07	423.92 423.92	423.08	422.08 422.88	421.23	419.68 418.62	417.34	416.24 415.25 (415.25)	415.03 415.03								
掘削深	1.92	1.92 1.97	2.22	1.96 3.00	2.42 2.44	1.95	1.97 1.99	2.41	2.01 2.12	2.92	2.58 3.69	3.35 (3.15)								
追加距離	0.00	17.00	31.00	43.00	58.00	85.00	97.00	124.00	147.00	175.00	202.50	214.00								

案内図 s=1/5000



横断面図 S=1/100

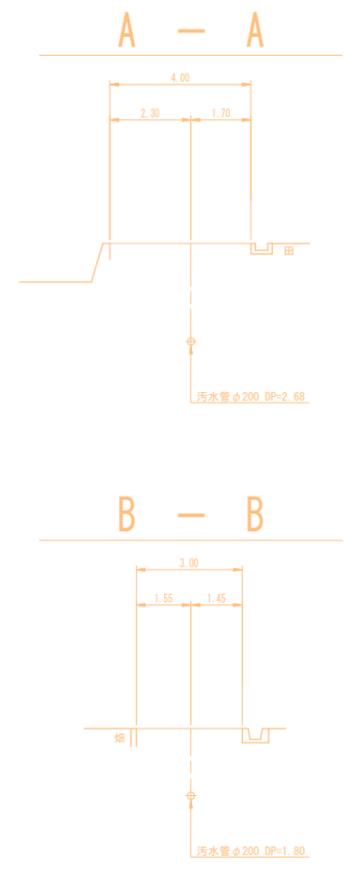

管番号表


132	133	136							
-----	-----	-----	--	--	--	--	--	--	--

工事名	下水道工事に伴う水道管移設耐震化工事(第1工区)		
図面名	平面図 1		
作成年月日			
縮尺	1:500	図面番号	1 / 9
会社名			
事業者名	重崎市水道事業		

平面図 s=1/500



縦断面図 H=1/500
V=1/100

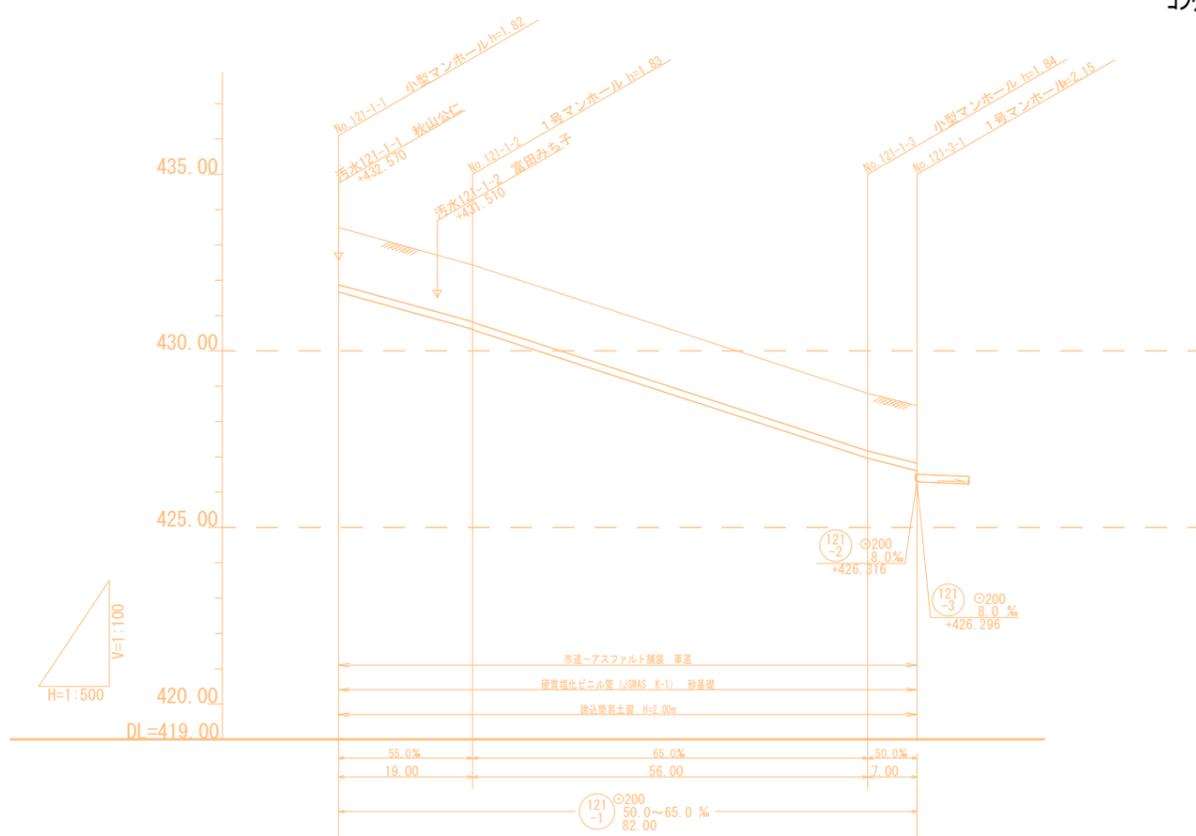


地盤高	433.49	432.43	428.80	428.45
撤土	1.62	1.60 1.62	1.63	1.63
管底高	431.67	430.62 430.602	426.62	426.612
掘削深	1.93	1.92 1.94	1.95	1.95
追加距離	0.00	19.00	75.00	82.00

案内図 s=1/5000



施工延長 L=501.7m
 配水管 リン管 φ40 L=19.2m φ50 L=6.0m φ75 L=470.3m
 水管橋架設工 80A×6.23m 1式
 ソフトシル仕切弁設置工 φ50 3基 φ75 3基
 マルシル仕切弁設置工 φ75 1基
 空気弁設置工 φ25 2基
 不断水分岐バルブ設置工 φ200×75 1基
 給水工 1式 (17軒)
 仮設工 1式
 保温工 1式
 アスファルト舗装本復旧工 (t=4cm) A=1531.1m²
 コンクリート舗装復旧工 (t=12cm) A=7.8m²


横断面図 s=1/100

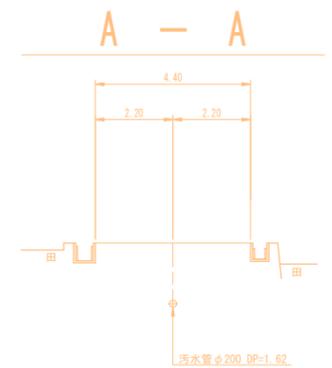


管番号表	
(121)-1	(121)-2

工事名	下水道工事に伴う水道管移設耐震化工事 (第1工区)		
図面名	平面図 2		
作成年月日			
縮尺	1:500	図面番号	2 / 9
会社名			
事業者名	重崎市水道事業		


平面図 s=1/500

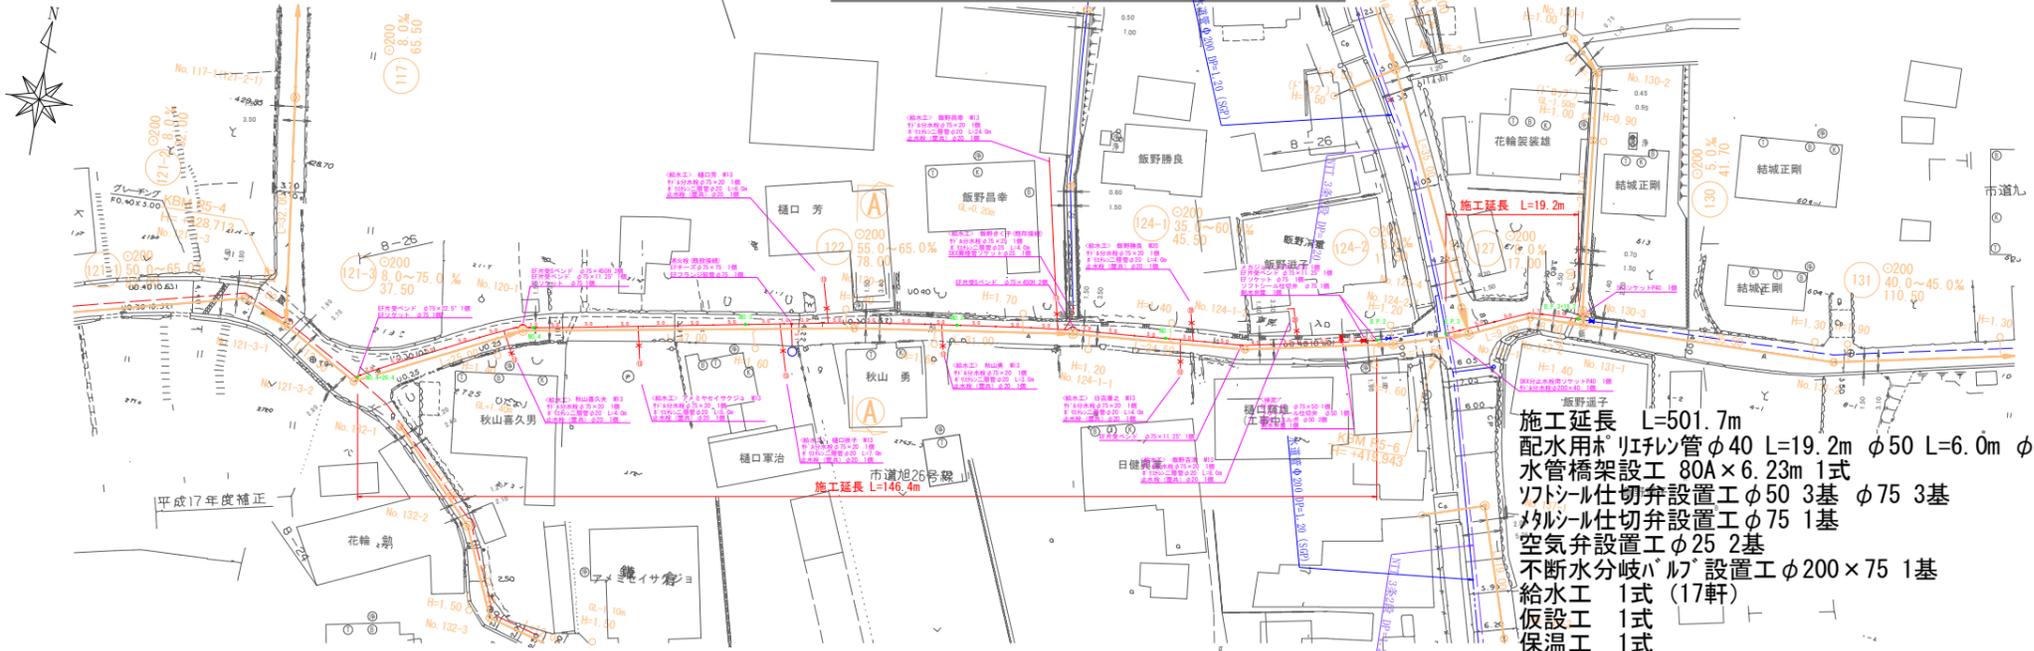

案内図 s=1/5000

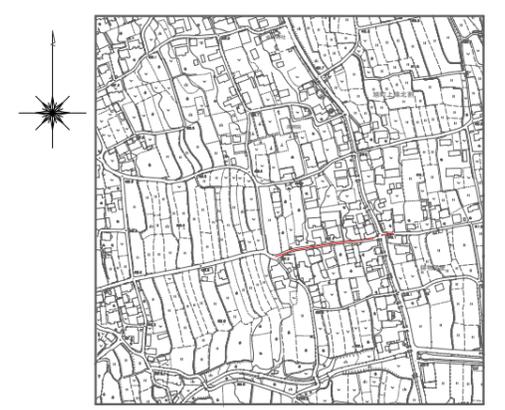


横断面図 s=1/100

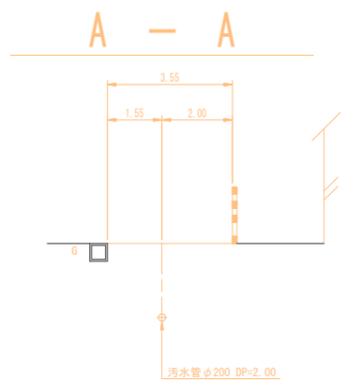

施工延長 L=501.7m
 配水管ホリチン管 φ40 L=19.2m φ50 L=6.0m φ75 L=470.3m
 水管橋架設工 80A×6.23m 1式
 ソトシル仕切弁設置工 φ50 3基 φ75 3基
 マルシル仕切弁設置工 φ75 1基
 空気弁設置工 φ25 2基
 不断水分岐バルブ設置工 φ200×75 1基
 給水工 1式 (17軒)
 仮設工 1式
 保温工 1式
 アスファルト舗装本復旧工 (t=4cm) A=1531.1m²
 コンクリート舗装復旧工 (t=12cm) A=7.8m²

縦断面図 H=1/500 V=1/100

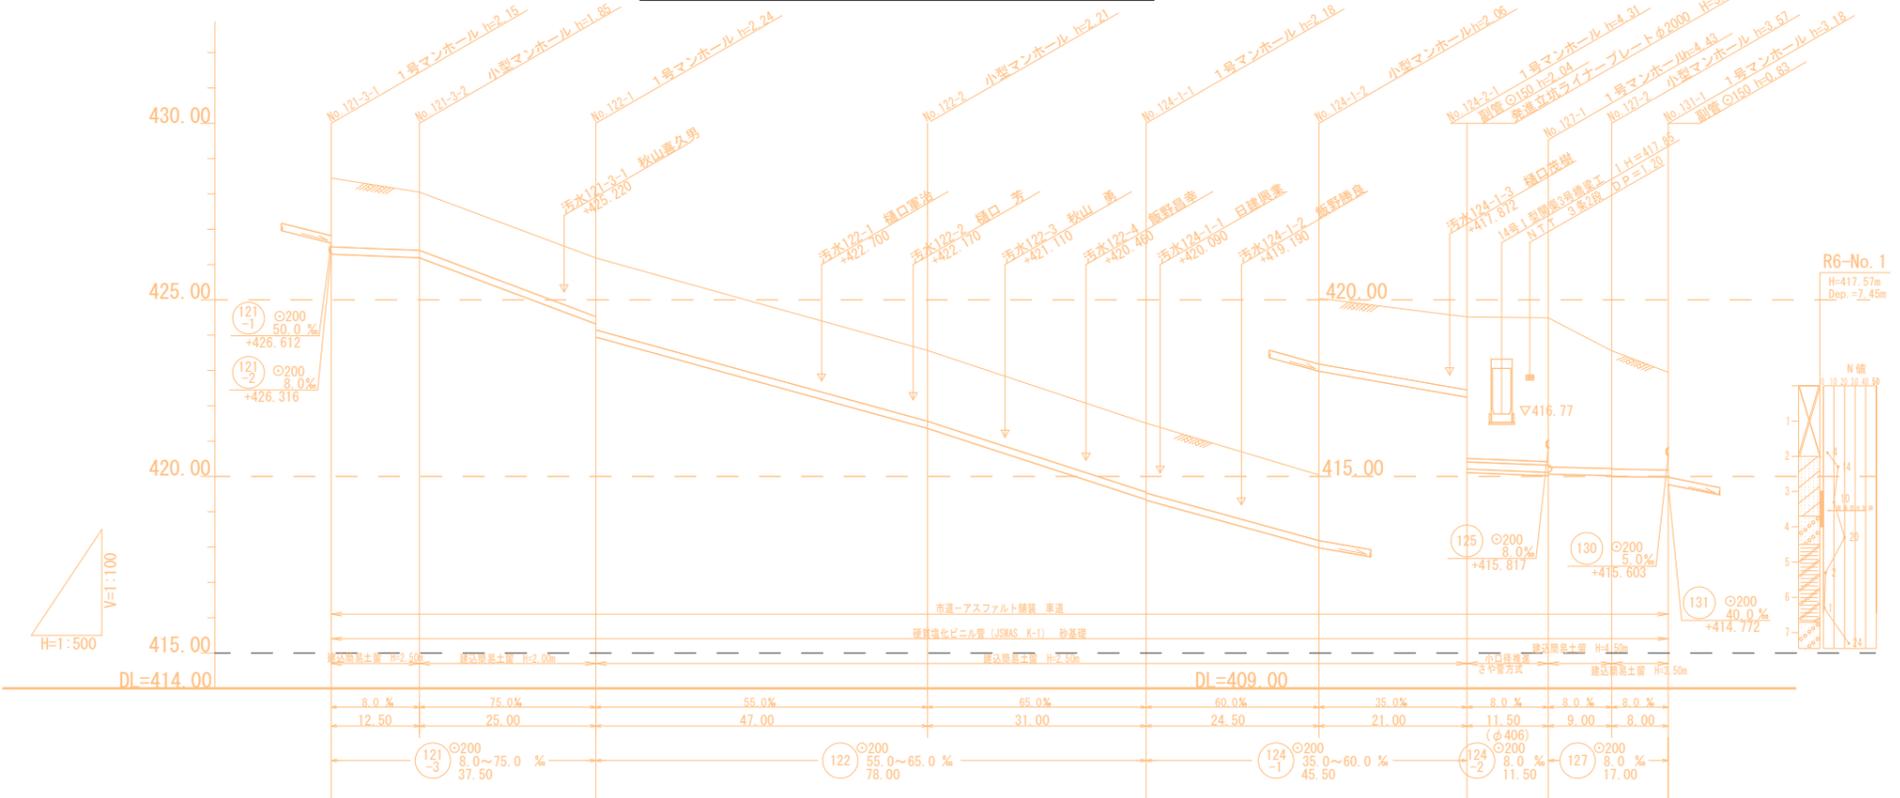

地盤高	被土	管底高	掘削深	追加距離
428.45	1.95	426.50	2.26	0.00
428.05	1.65	426.40	1.96	12.50
426.19	1.66 2.04	424.51 423.87	1.98 2.45	37.50
423.57	2.00	421.32	2.32	84.50
421.51	1.96 1.98	419.37 418.27	2.27 2.29	115.50
420.04	1.85	417.97	2.17	140.00
419.52	2.07 4.11 (4.01)	417.24 415.20 415.30	2.38 4.74 4.07	161.00
419.49	(4.07) 4.77 4.22	415.25 415.15 415.65	4.46 4.53	172.50
418.56	3.36	414.93	3.68	181.50
417.95	2.81	414.69	3.13	189.50

管番号表


121-3	122	124-1	124-2	127
-------	-----	-------	-------	-----

工事名	下水道工事に伴う水道管移設耐震化工事(第1工区)		
図面名	平面図3		
作成年月日			
縮尺	1:500	図面番号	3 / 9
会社名			
事業者名	重崎市水道事業		



仮設配管図

令和7年度 下水道工事に伴う水道管移設耐震化工事 第1工区

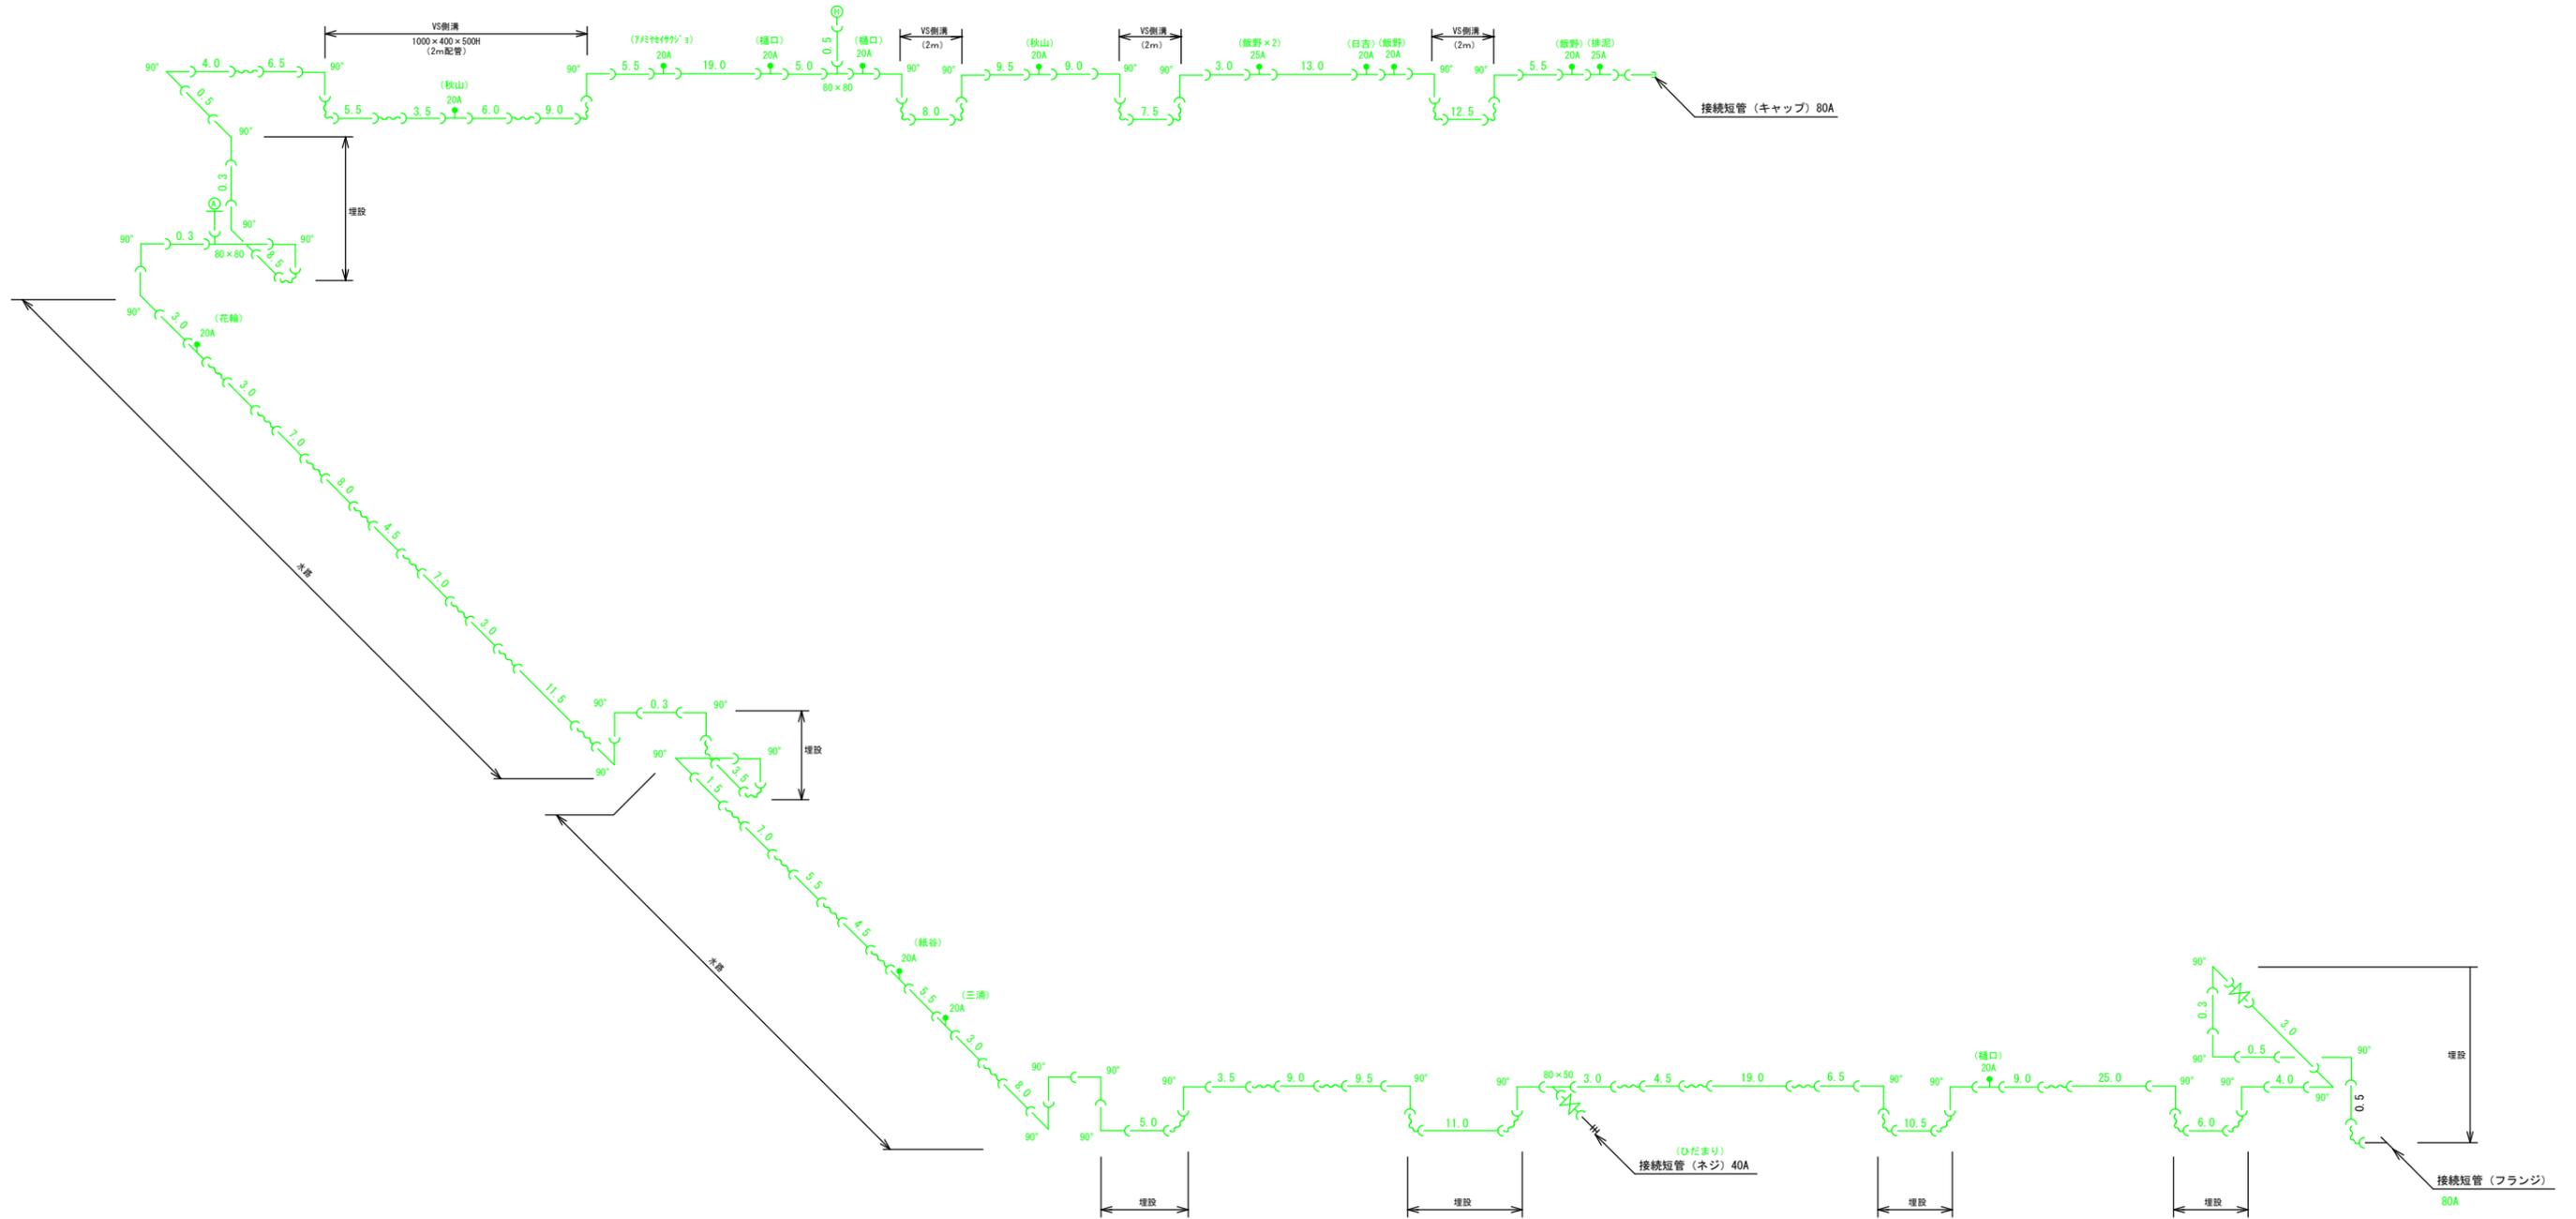

資材名称	記号	資材名称	記号
直管	—	レジャー	△
フレキシ管	~	取り出し短管	⌋
エルボ	└┘	仮設消火栓	⊕
チーズ	└┘		
バルブ	⌋	仮設空気弁	⊕
受け×受け	└┘	撤去用直管	└┘
受け×グルーピング・リング	└┘		
挿し×グルーピング・リング	○		

工事名	下水道工事に伴う水道管移設耐震化工事 (第1工区)		
図面名	仮設平面図・仮設配管図 2		
作成年月日			
縮尺	1:500	図面番号	5 / 9
会社名			
事業者名	重崎市水道事業		


仮設平面図 S=1/500




工事名	下水道工事に伴う水道管移設耐震化工事（第1工区）		
図面名	仮設平面図・仮設配管図 3		
作成年月日			
縮尺	1:500	図面番号	6 / 9
会社名			
事業者名	重崎市水道事業		

配水管布設標準断面図 (単独施工箇所)


(下水道同時埋設)

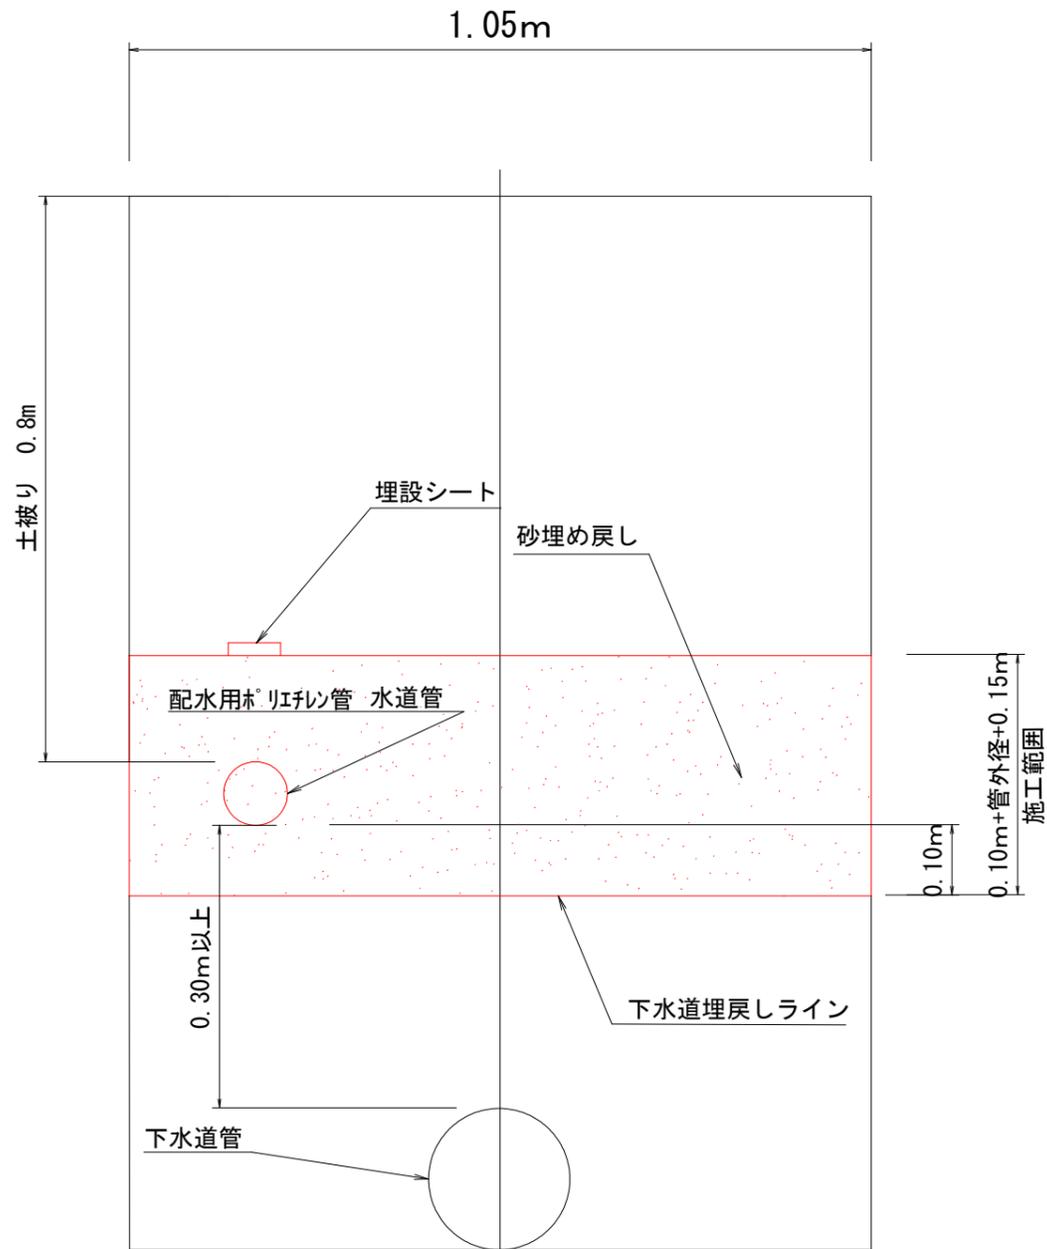

断面図(アスファルト舗装部)
S=1/10

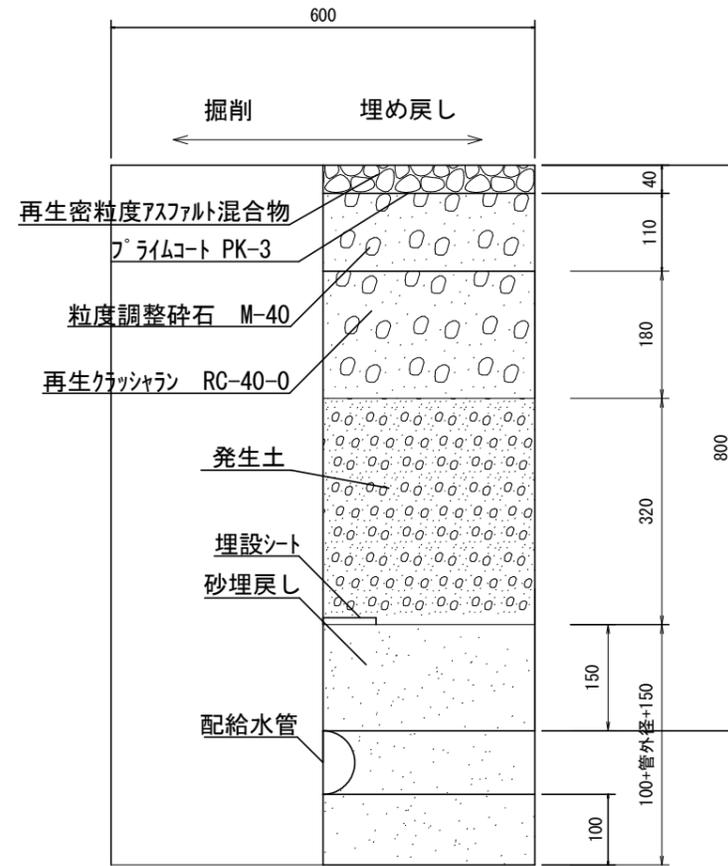

断面図(宅地内コンクリート舗装)
S=1/10

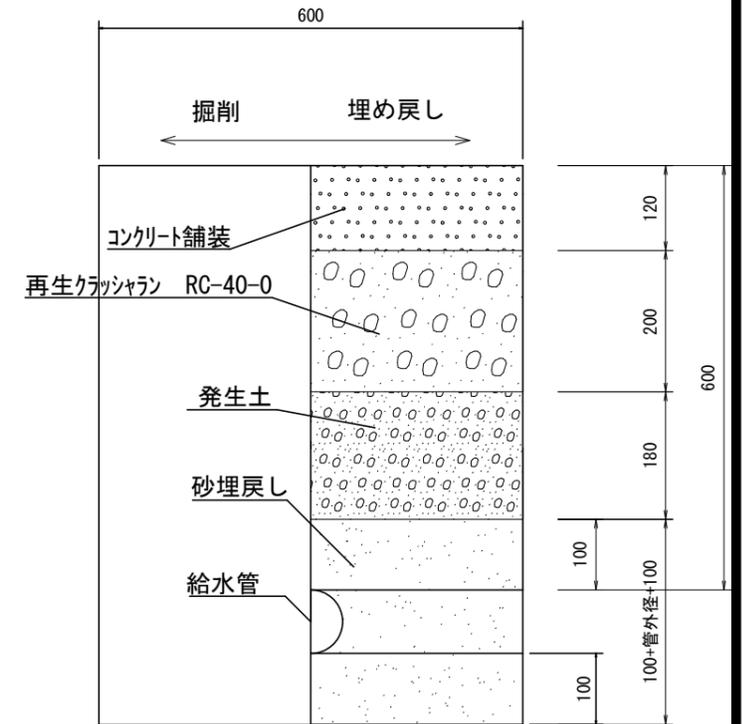

* 配水用ポリエチレン管 外径 *


φ50・・・63 φ75・・・90 φ100・・・125 φ150・・・180

* ポリエチレン二層管 外径 *


φ20・・・27 φ25・・・34 φ40・・・48 φ50・・・60

工事名	下水道工事に伴う水道管移設耐震化工事 (第1工区)		
図面名	標準断面図		
作成年月日			
縮尺	1:10	図面番号	7 / 9
会社名			
事業者名	荏崎市水道事業		


平面図 S=1:60

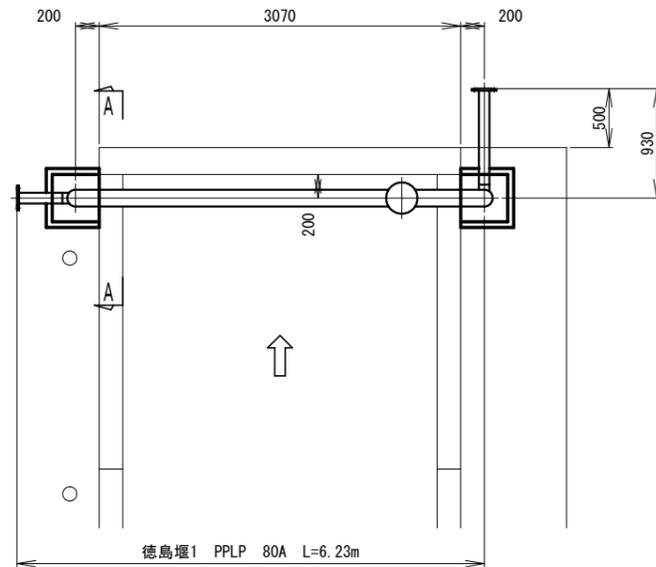


防護コンクリート詳細図 S=1:60

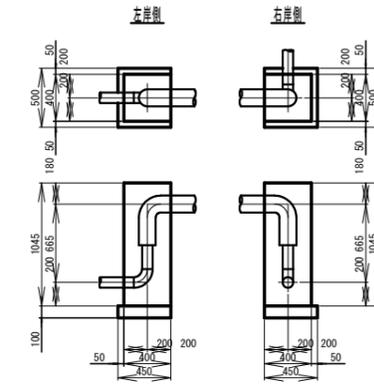


側面図 S=1:60

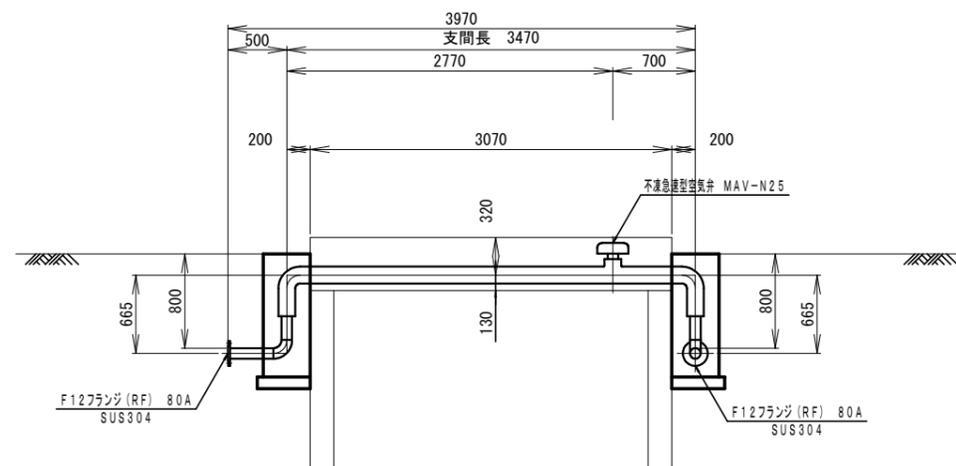

A-A断面図 S=1:60

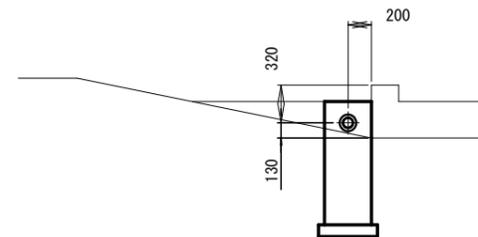

防食詳細図 S=FREE

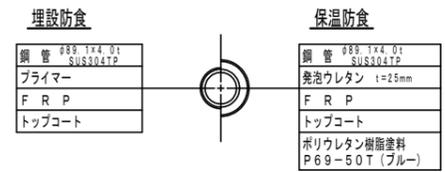

注記

- ・管継手は80A SUS304 Sch20Sとする。
- ・防護コンクリートは現場状況に応じて施工すること。


工事名	下水道工事に伴う水道管移設耐震化工事（第1工区）		
図面名	水管橋詳細図		
作成年月日			
縮尺	1:60	図面番号	8 / 9
会社名			
事業者名	荏崎市水道事業		

平面図
S=1:500




施工延長 L=257.7m
 舗装幅 W=4.60~6.40m
 アスファルト舗装工 (t=4cm) A=1392m²
 不陸整正 (補足材有り t=3cm) A=1392m²

 標準断面図
 (アスファルト舗装部舗装復旧)
 S=1:20



表層工(再生密粒度7スコン13) t=4cm PK-3
 不陸整正工(補足材M-40) t=3cm

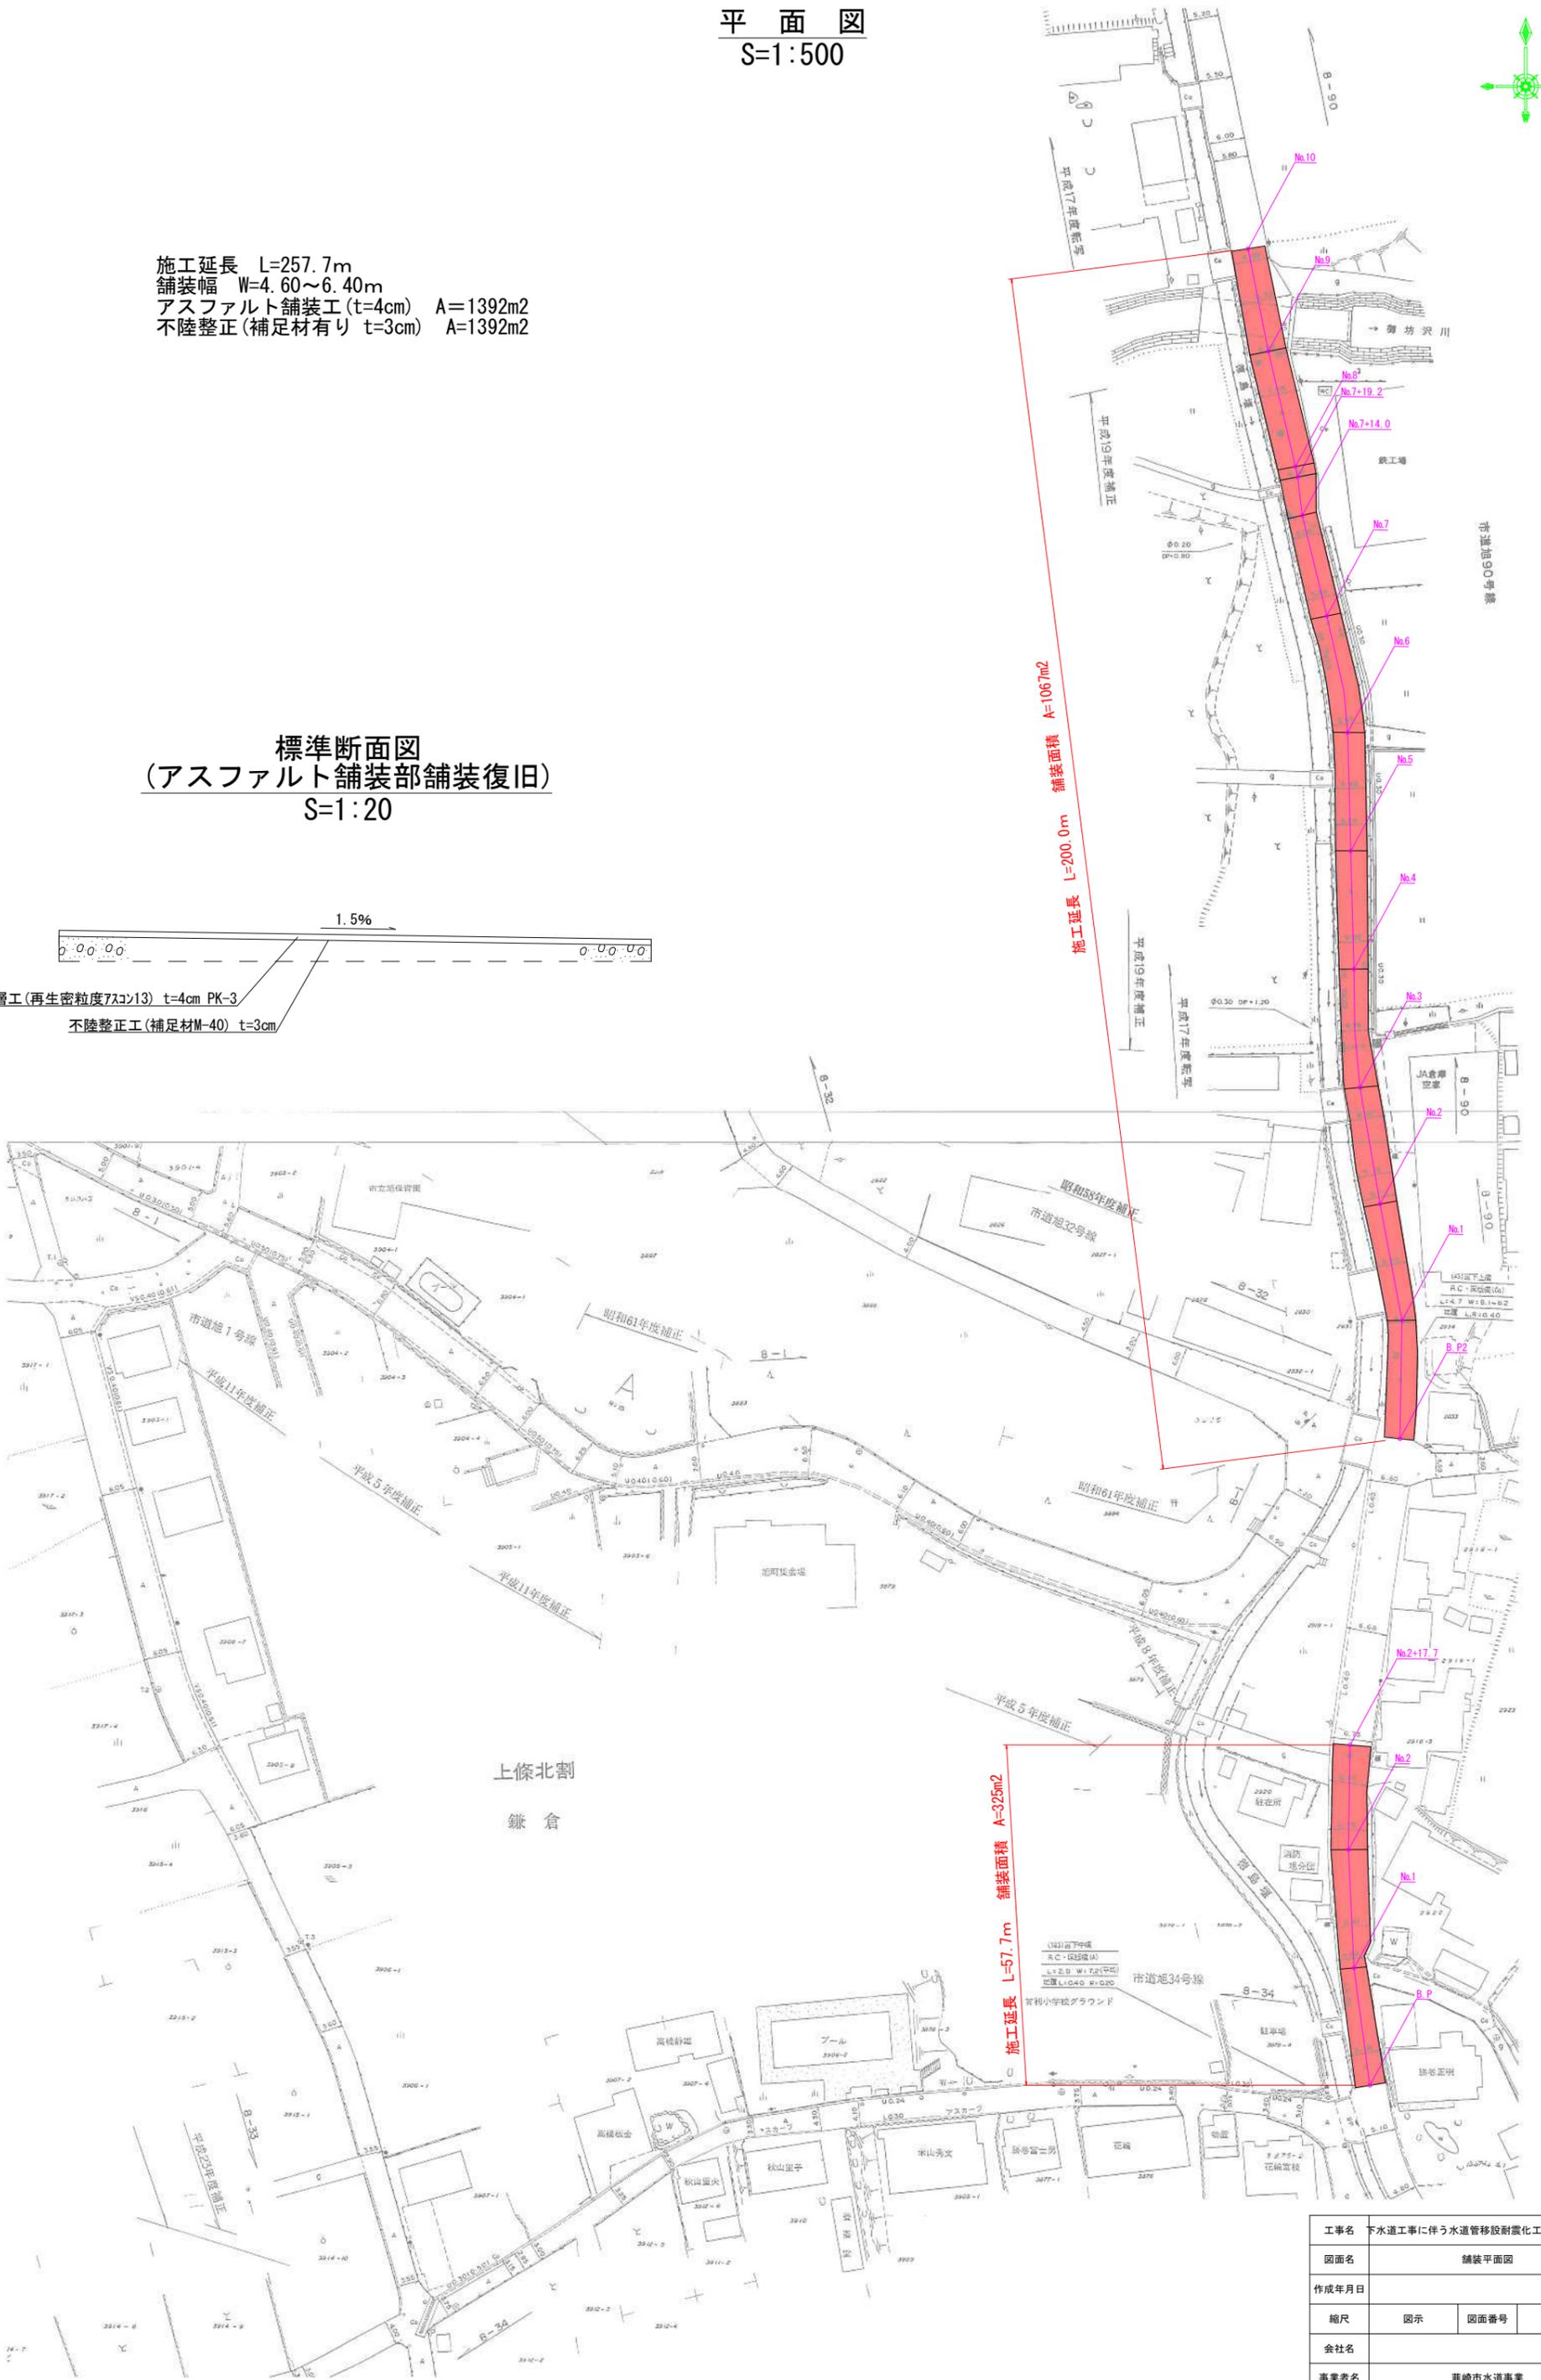

施工延長 L=200.0m 舗装面積 A=1067m²

施工延長 L=57.7m 舗装面積 A=325m²

工事名	下水道工事に伴う水道管移設耐震化工事 (第1工区)		
図面名	舗装平面図		
作成年月日			
縮尺	図示	図面番号	9 / 9
会社名			
事業者名	重崎市水道事業		