



平面図 S=1/500

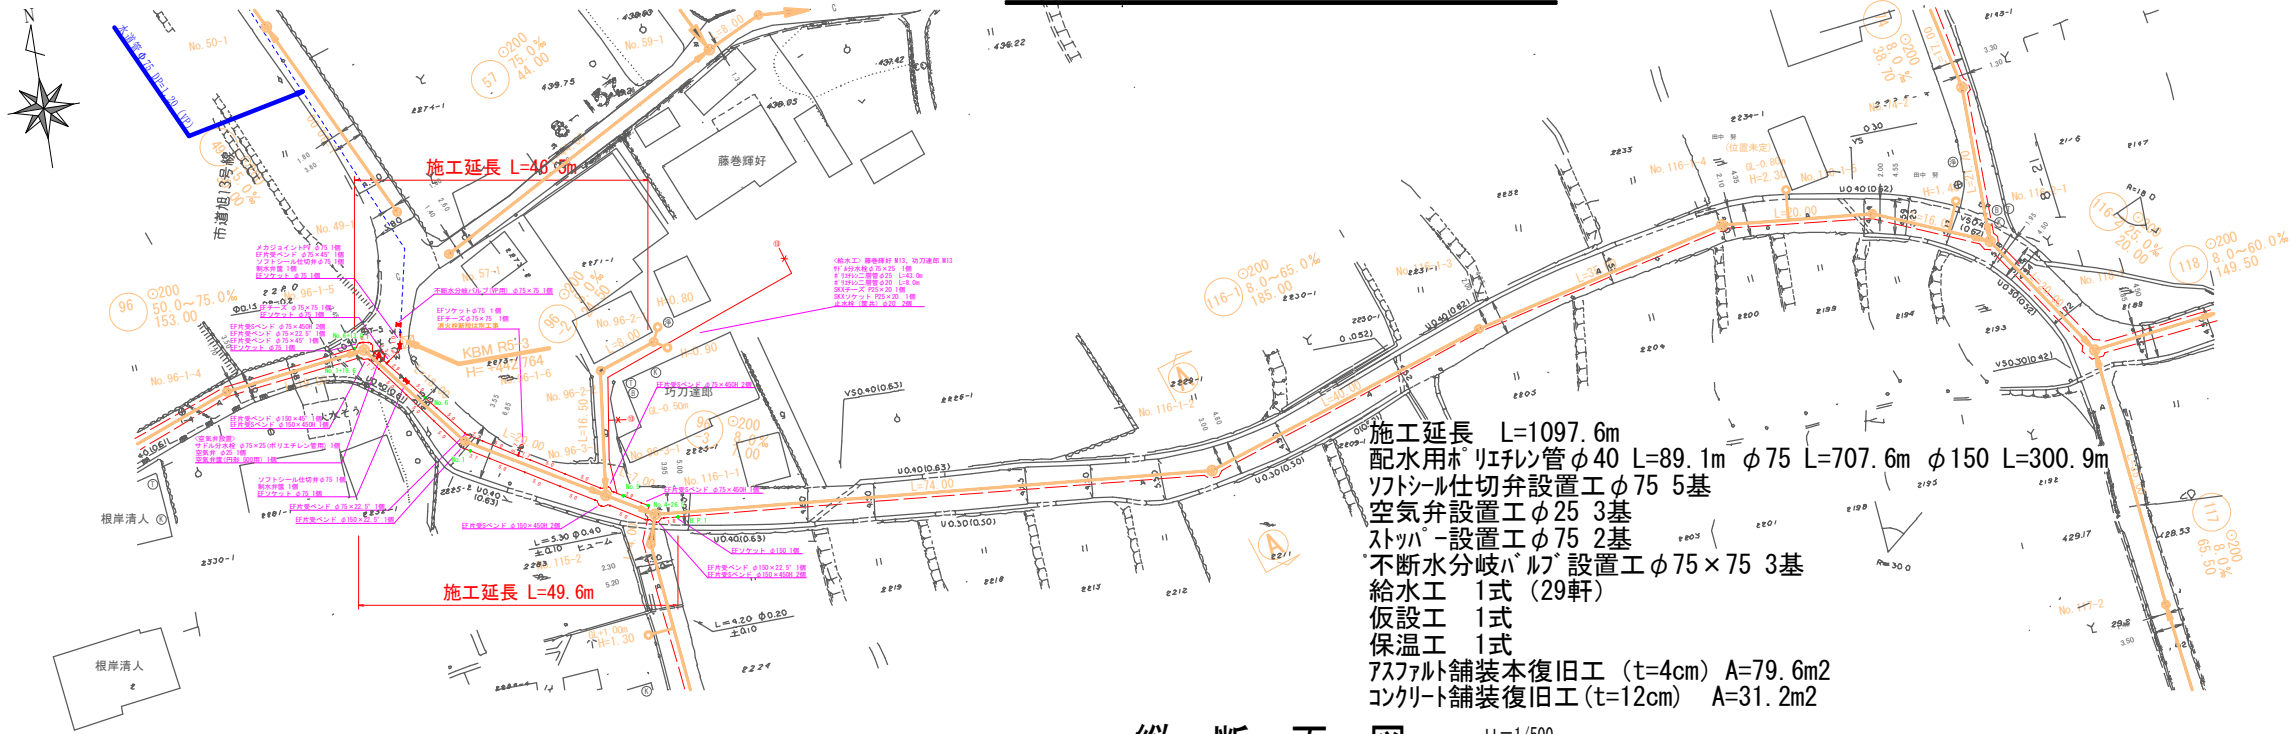


案内図 S=1/5000



横断面図 S=1/100

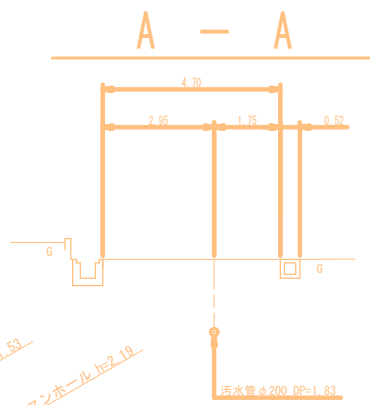

縦断面図 H=1/500 V=1/100

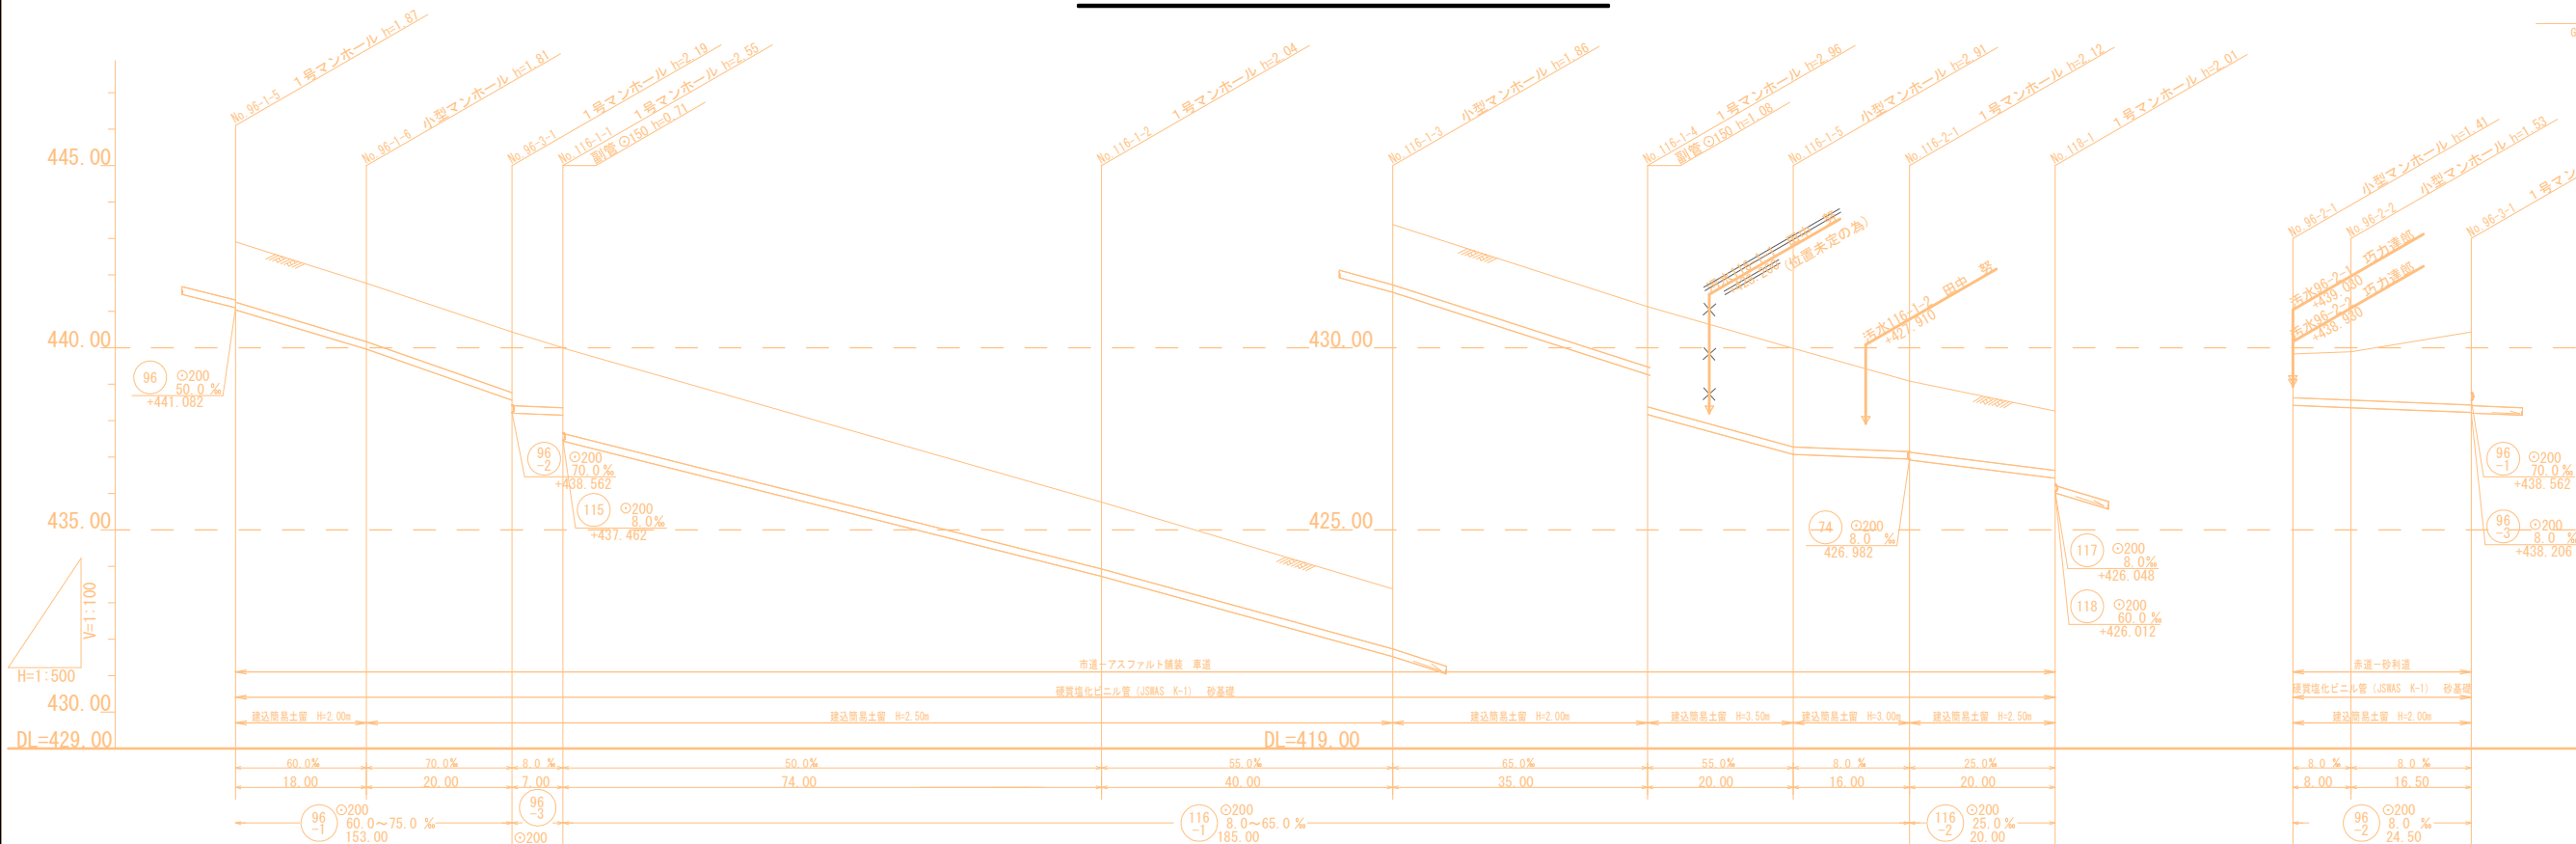


地盤高	442.91	441.77	440.40	439.99	435.76	433.38	431.13	429.98	429.08	428.26	439.83	439.89	440.40
土 被	1.66	1.60	1.63	1.99	1.81	1.65	1.68	2.70	1.93	1.63	1.20	1.32	1.97
管底高	441.042	439.962	438.562	438.206	433.742	431.722	429.472	427.072	426.944	426.424	438.422	438.358	438.226
掘削深	1.98	1.92	2.20	2.66	2.13	1.97	1.99	3.02	2.24	1.94	1.51	1.64	2.28
通知距離	0.00	18.00	45.00	45.00	119.00	159.00	194.00	214.00	230.00	250.00	0.00	8.00	24.50


管 番 号 表					
96-1	96-2	96-3	116-1	116-2	

工事名	下水道工事に伴う水道管移設耐震化工事（第3工区）		
図面名	平面図 1		
作成年月日			
縮尺	1 : 500	図面番号	1 / 8
会社名			
事業者名	重崎市水道事業		


平面図 S=1/500

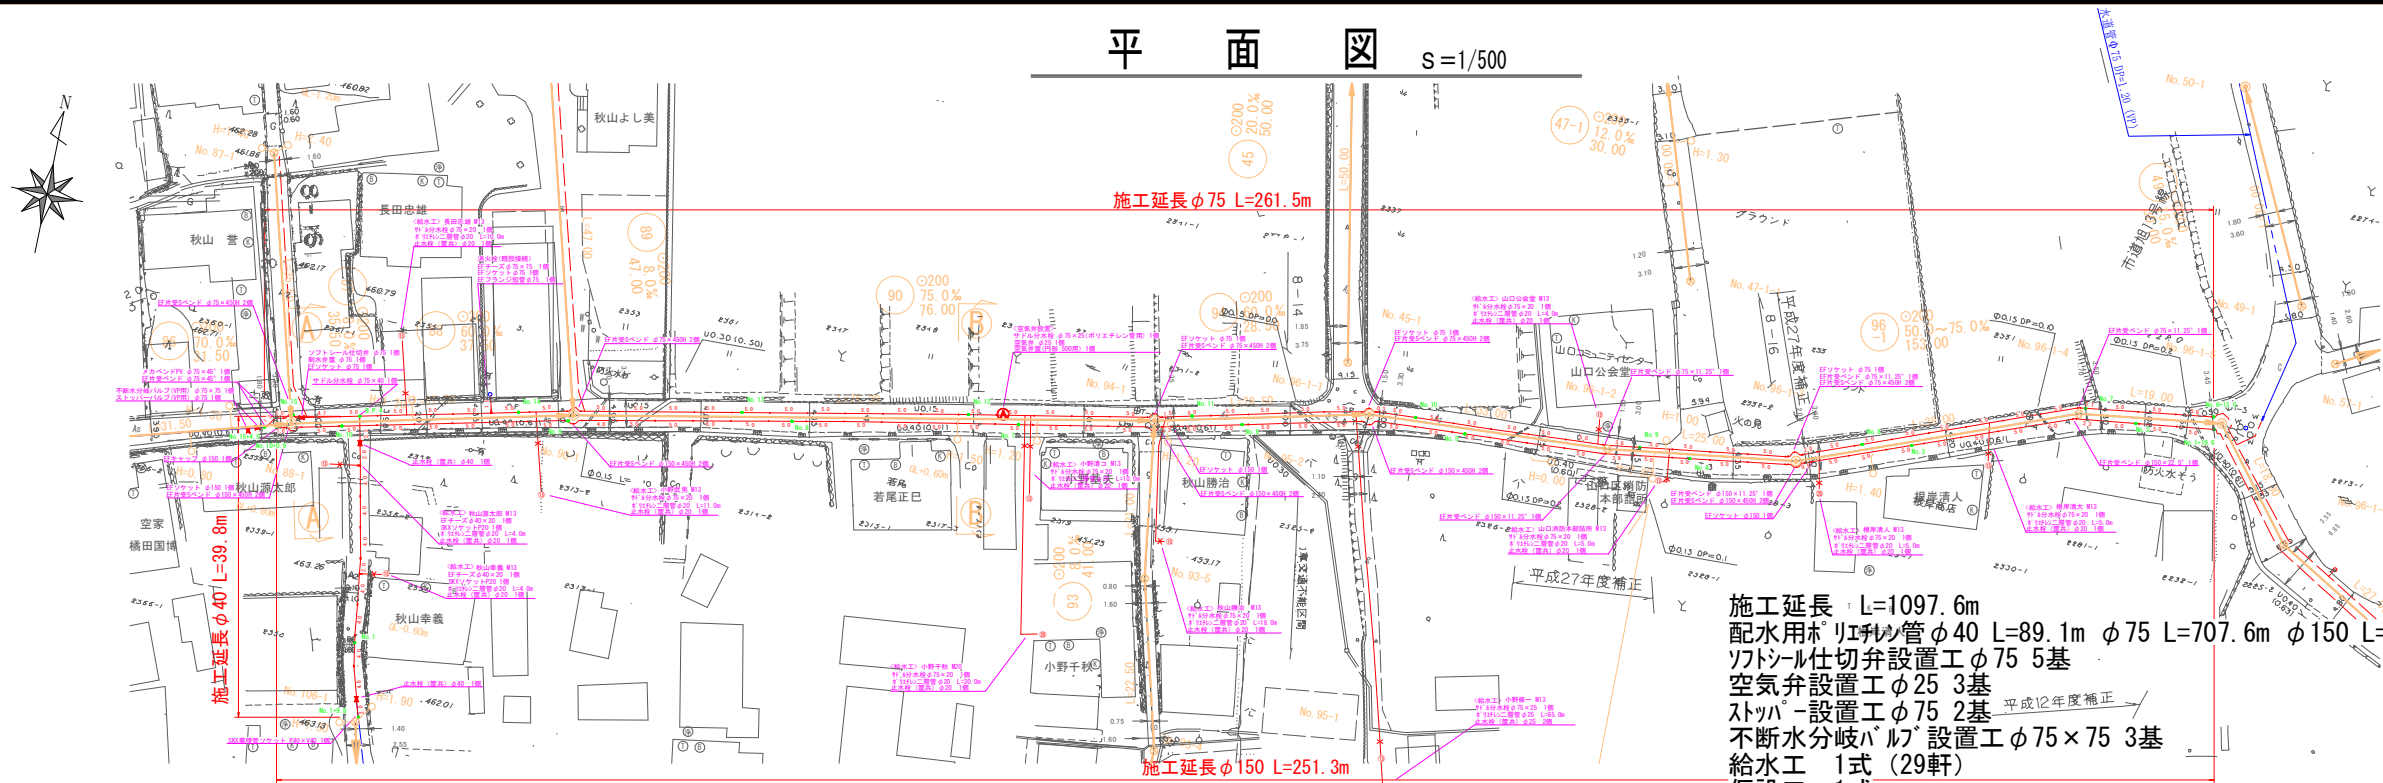


案内図 S=1/5000

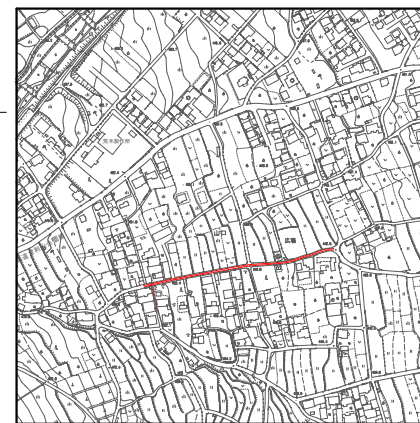

横断面図 S=1/100

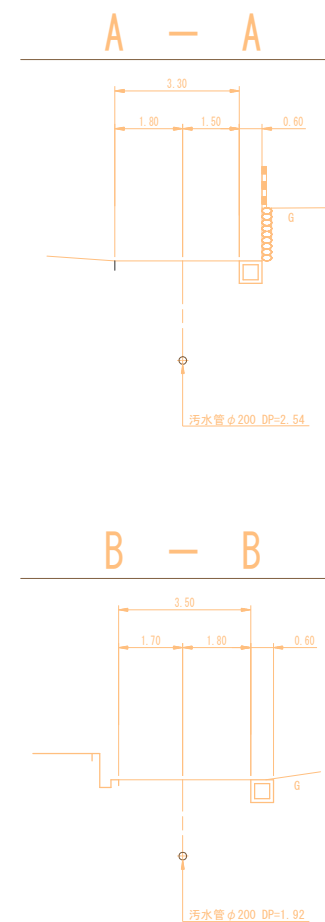


縦断面図 H=1/500 V=1/100

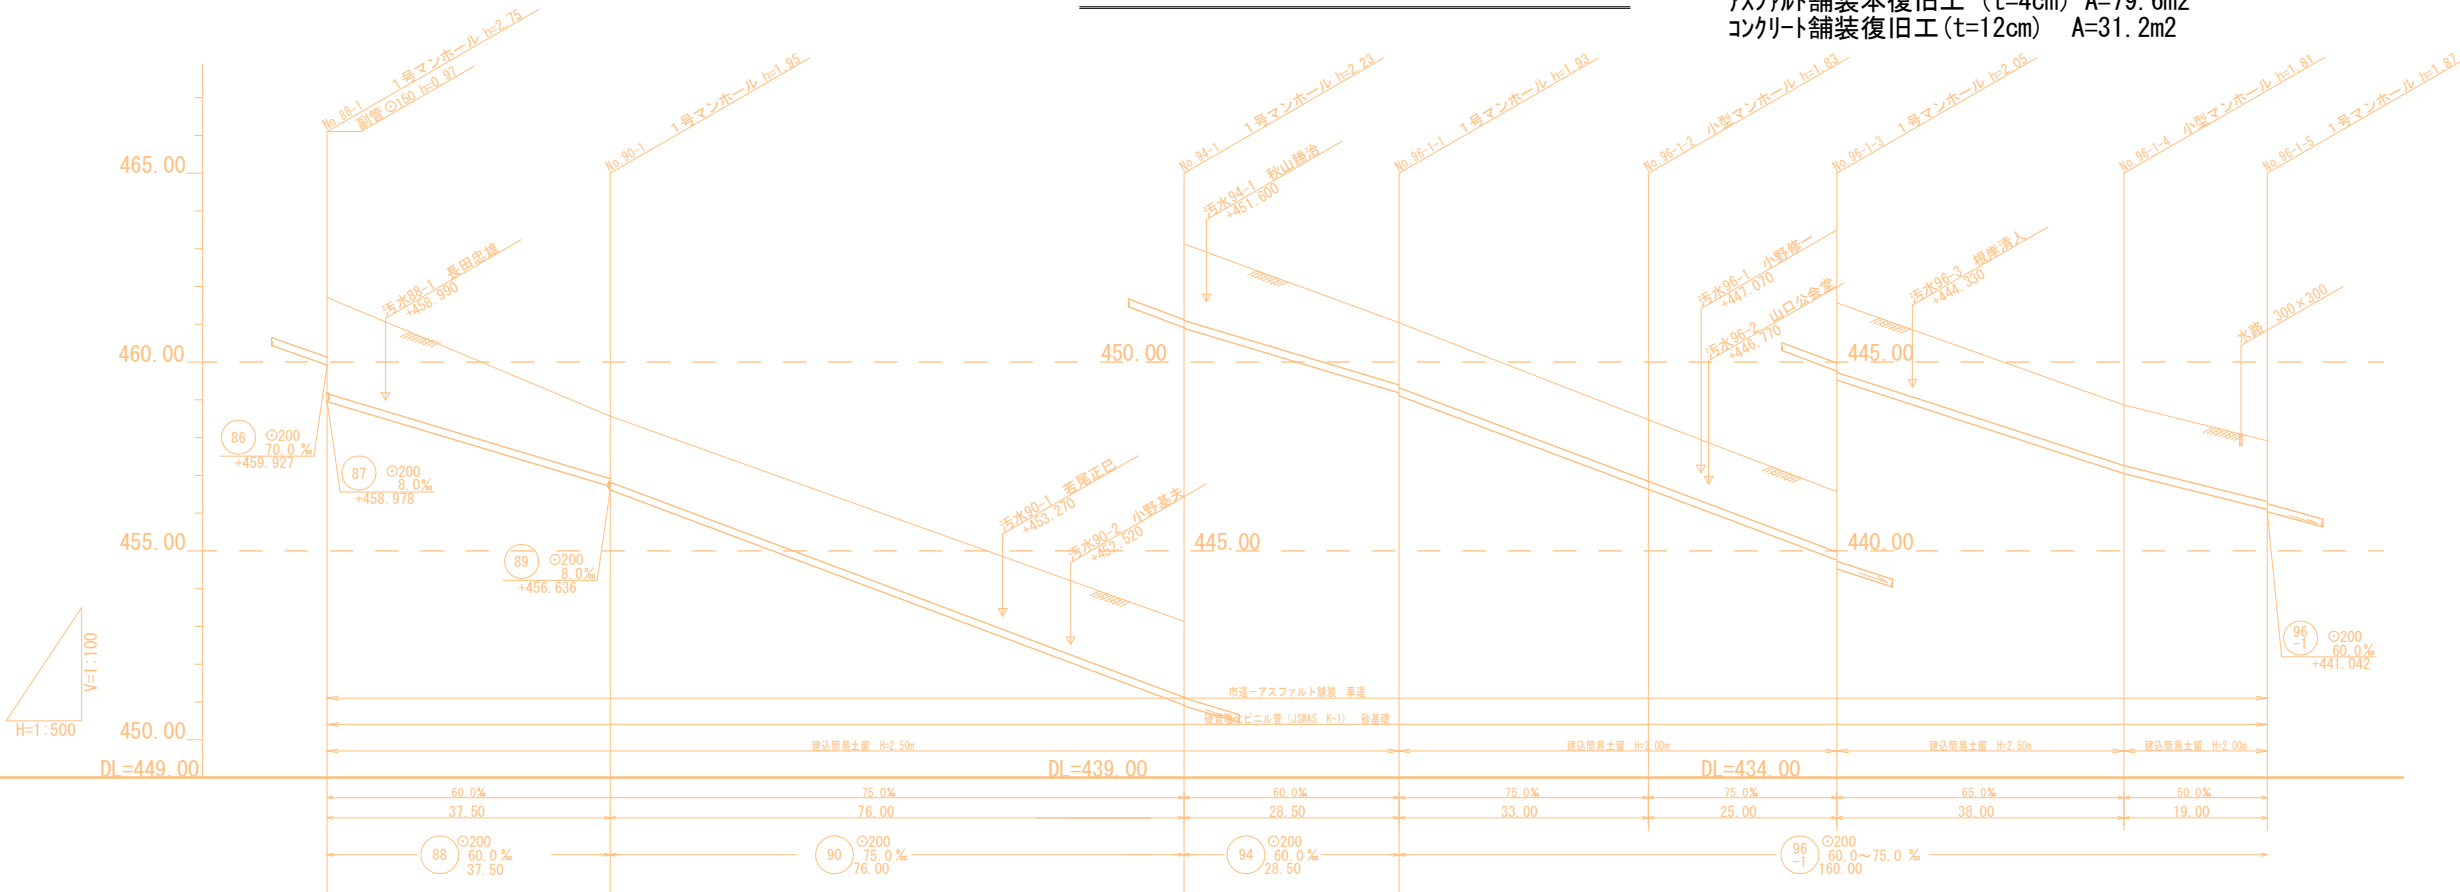

管 番 号 表					
88	90	94	96		

地盤高	461.71	458.57	453.13	451.04	448.47	446.57	443.86	442.91
被	2.54	1.65	2.01	1.65	1.63	1.60	1.60	1.60
土		1.75	2.03	1.72		1.84		
管底高	458.86	456.88	450.86	449.86	446.83	444.76	442.62	441.02
掘削深	2.86	1.97	2.34	1.96	1.94	1.92	1.92	1.92
掘削距離	0.00	37.50	113.50	142.00	175.00	200.00	238.00	257.00


工事名	下水道工事に伴う水道管移設耐震化工事（第3工区）		
図面名	平面図 2		
作成年月日			
縮尺	1 : 500	図面番号	2 / 8
会社名			
事業者名	直嶋市水道事業		
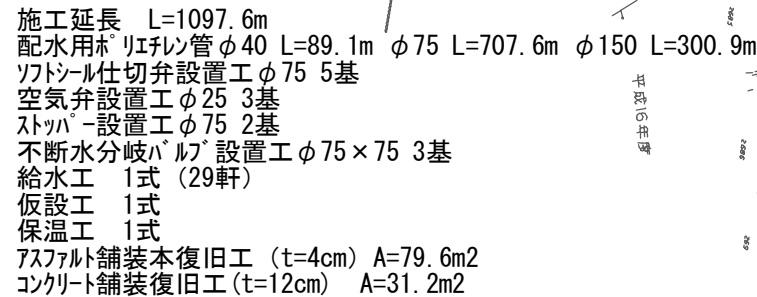
$$S = 1/500$$

$$H = 1/500$$
$$V = 1/100$$
$$S = 1/5000$$



工事名	下水道工事に伴う水道管移設耐震化工事（第3工区）		
図面名	平面図 3		
作成年月日			
縮尺	1 : 500	図面番号	3 / 8
会社名			
事業者名	荏嶋市水道事業		

平面図 S=1/500

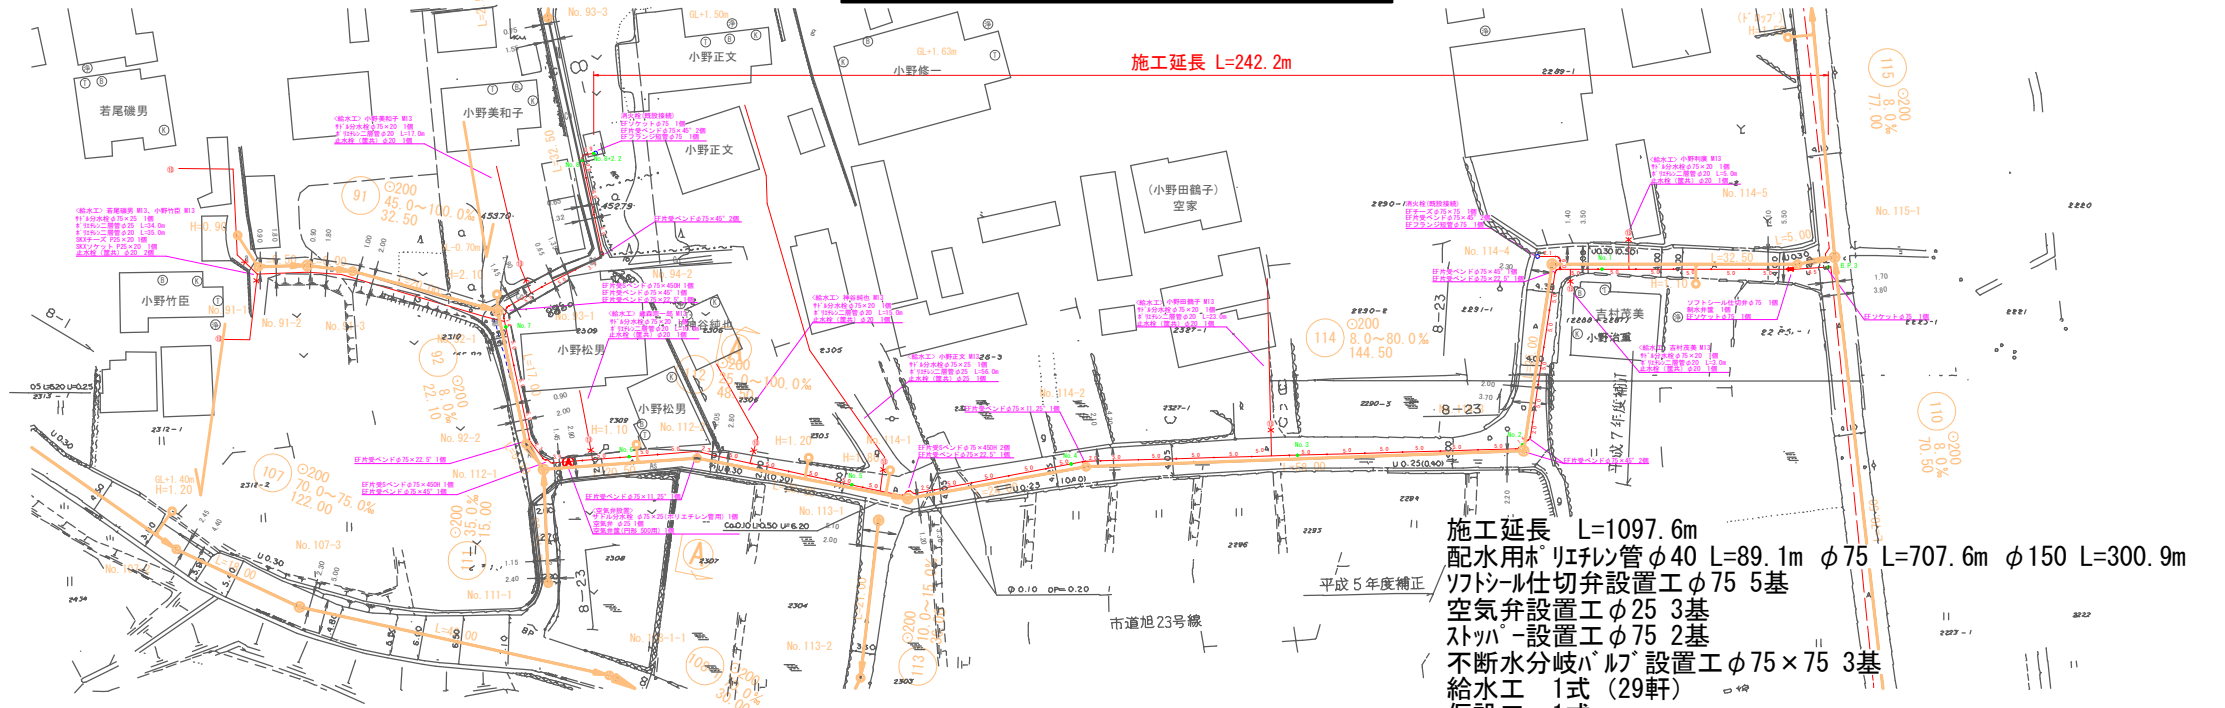案内図 S=1/5000




横断面図 S=1/100

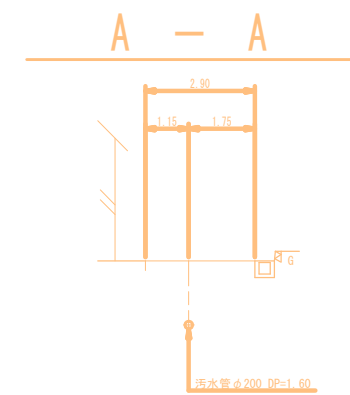

縦断面図 H=1/500 V=1/100

施工延長 L=1097.6m
配水管 リン管φ40 L=89.1m φ75 L=707.6m φ150 L=300.9m
ソトール仕切弁設置工φ75 5基
空気弁設置工φ25 3基
スッパ設置工φ75 2基
不断水分岐バルブ設置工φ75×75 3基
給水工 1式 (29軒)
仮設工 1式
保温工 1式
アスファルト舗装本復旧工 (t=4cm) A=79.6m²
コンクリート舗装復旧工 (t=12cm) A=31.2m²

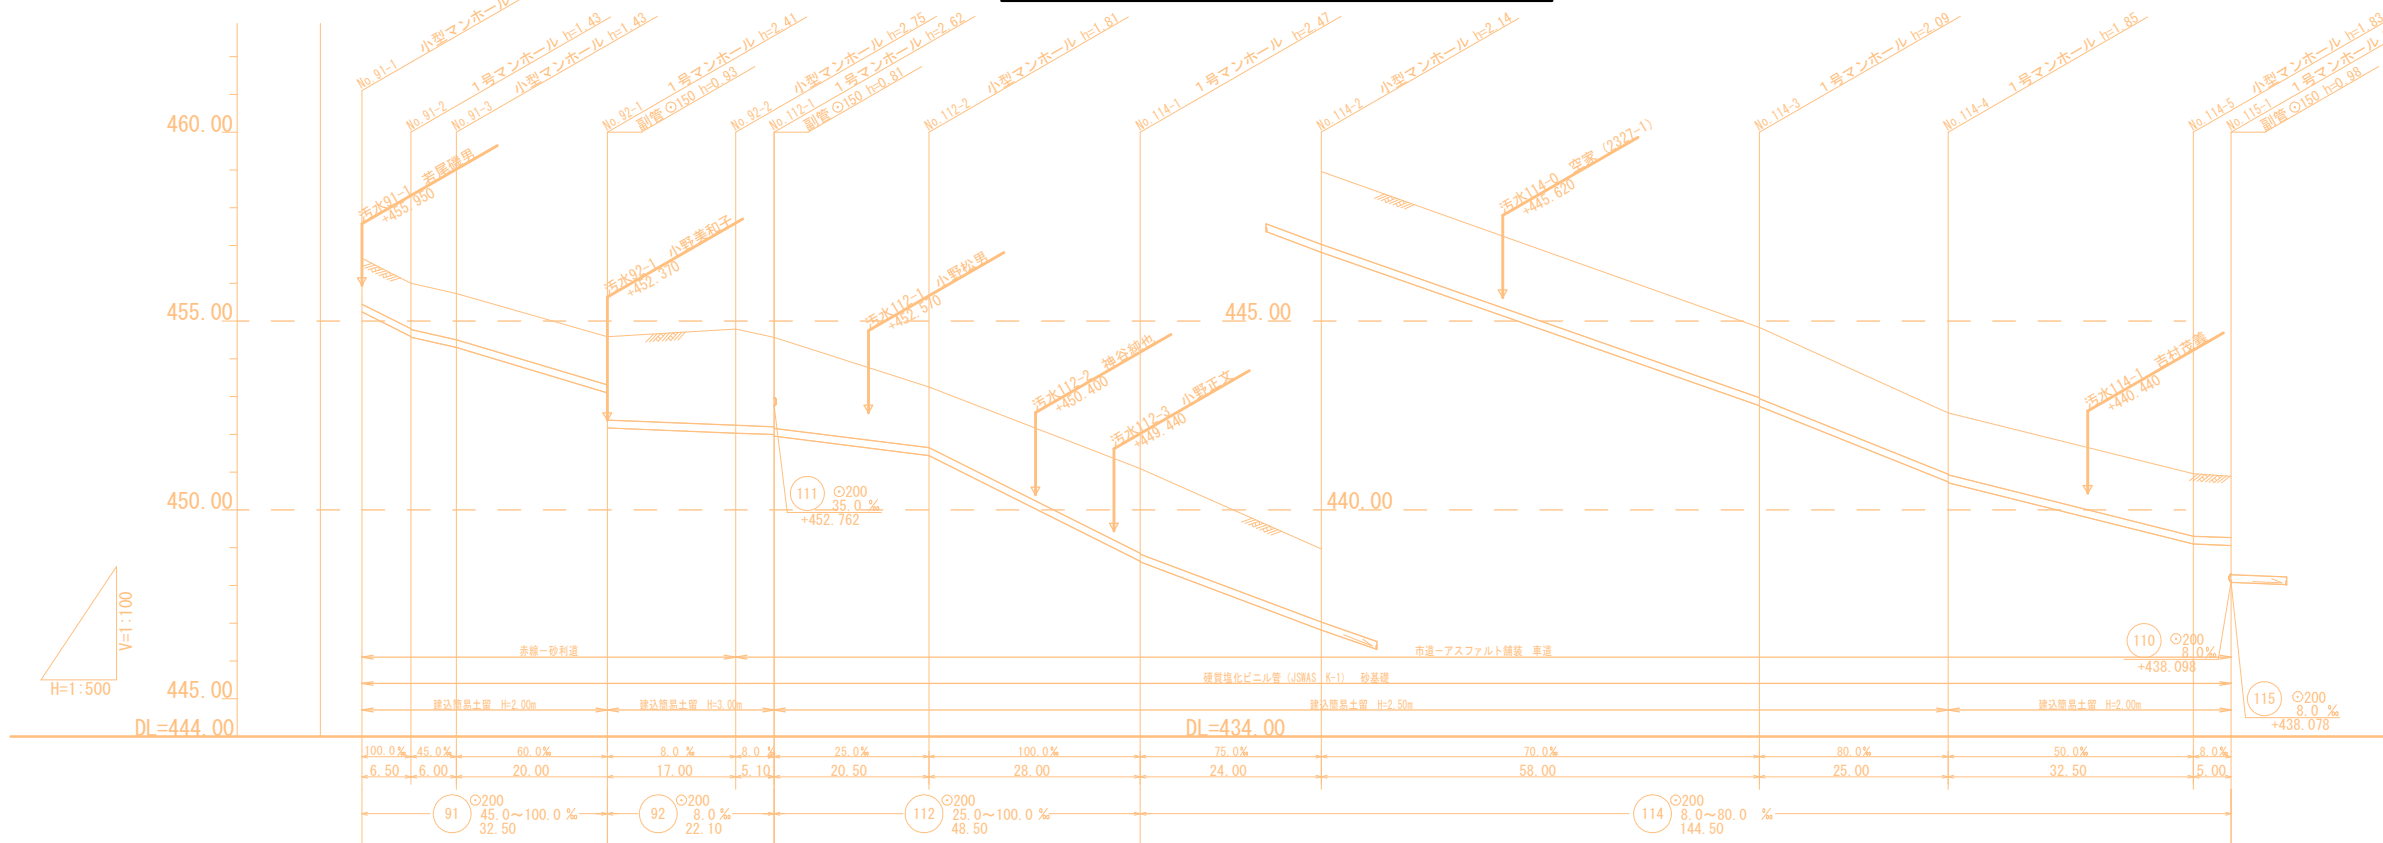


管 番 号 表						
91	92	112	114			



地盤高	456.66	456.00	455.73	454.58	454.79	454.57	453.25	451.09	448.96	444.83	442.57	440.96	440.89
被	1.21	1.20	1.22	1.27	2.55	2.37	1.60	2.24	1.93	1.88	1.82	1.66	1.63
土													
管底高	455.242	454.592	454.572	453.102	452.036	451.995	451.442	448.442	446.822	442.762	440.722	439.097	439.057
掘削深	1.53	1.92	1.94	1.59	2.86	2.68	1.92	2.56	2.25	2.18	1.94	1.97	1.94
追加距離	0.00	6.50	12.50	32.50	49.50	54.60	75.10	103.10	127.10	185.10	210.10	242.60	247.60

工事名	下水道工事に伴う水道管移設耐震工事 (第3工区)		
図面名	平面図 4		
作成年月日			
縮尺	1:500	図面番号	4 / 8
会社名			
事業者名	直嶋市水道事業		


平面図 S=1/500

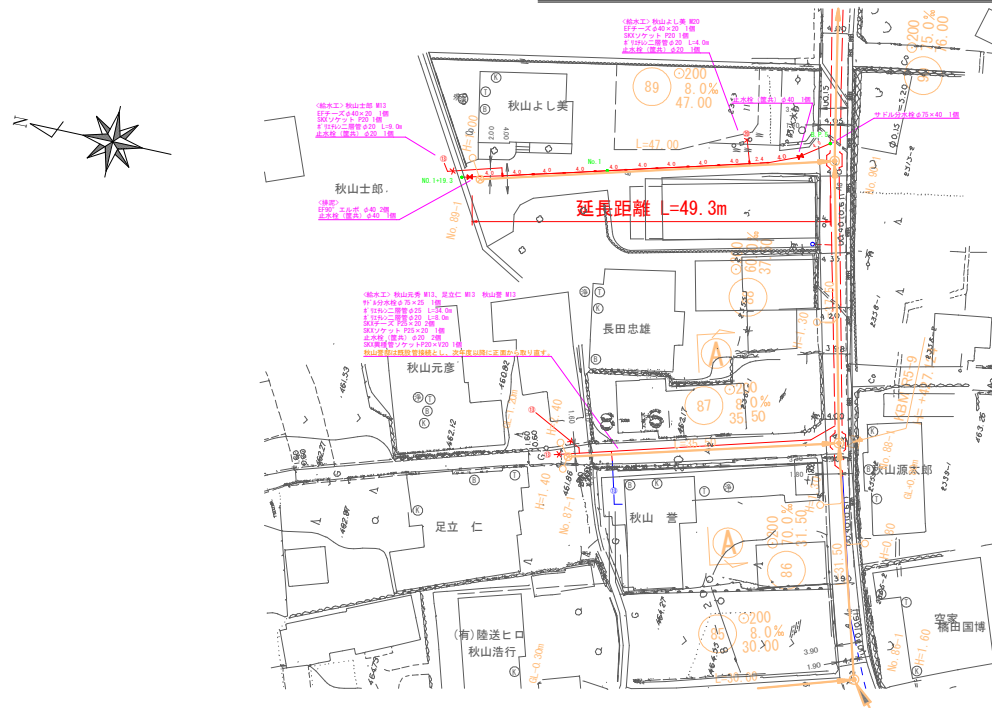


縦断面図 H=1/500 V=1/100

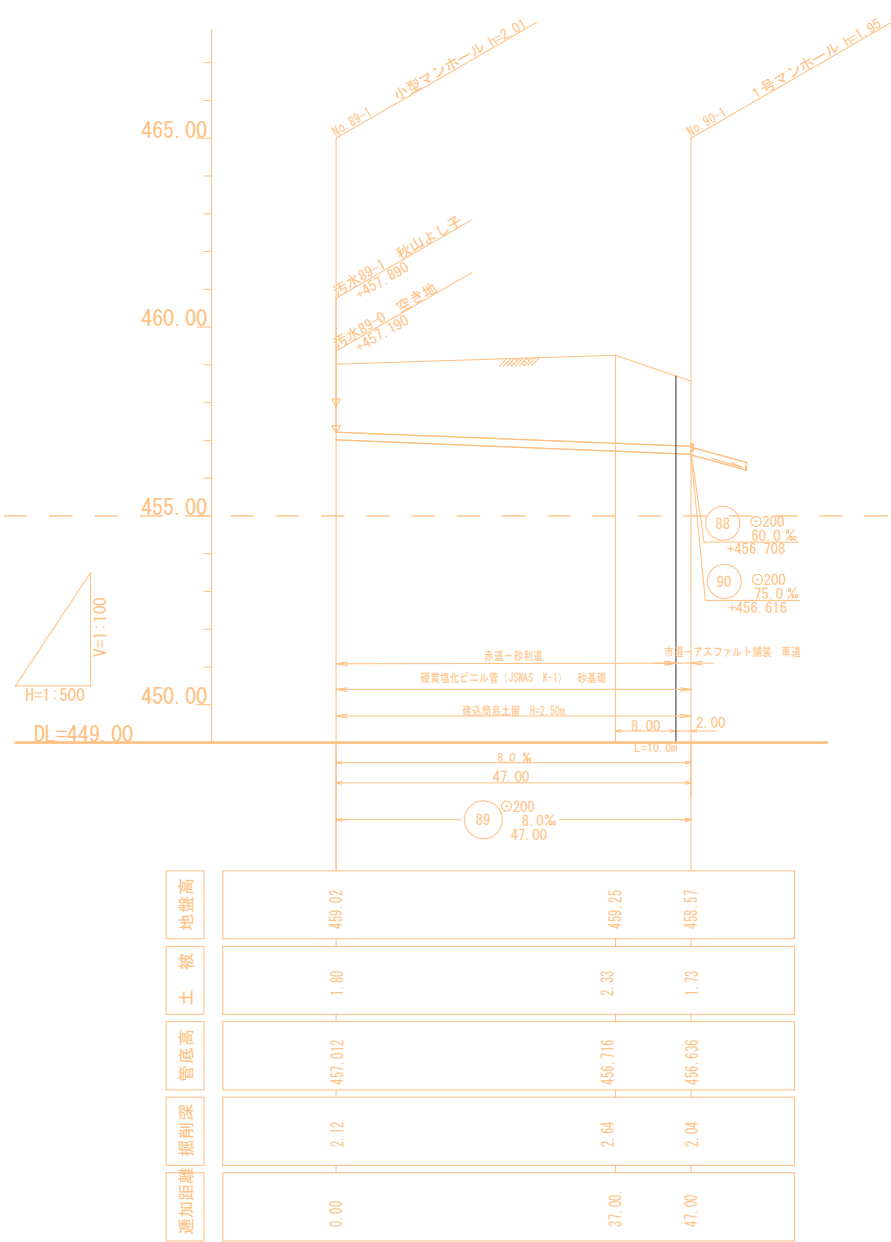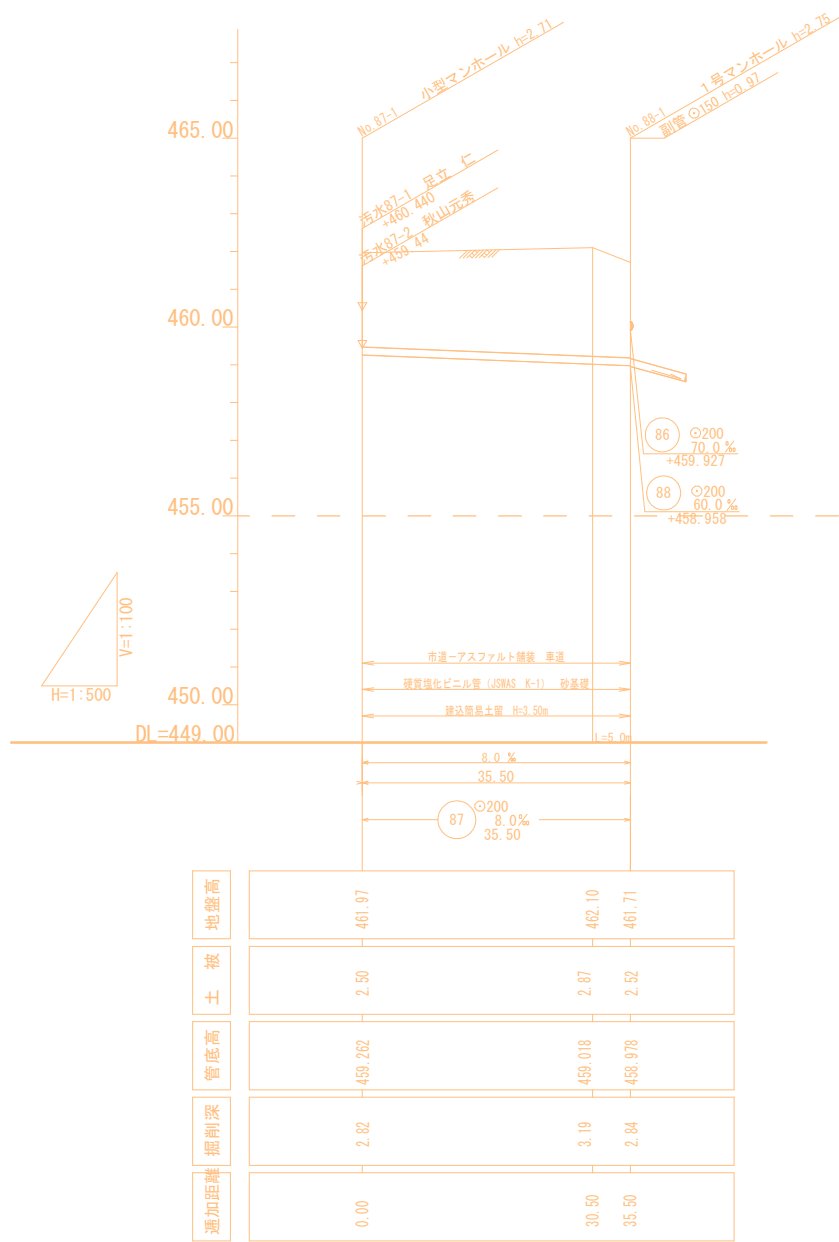

案内図 S=1/5000

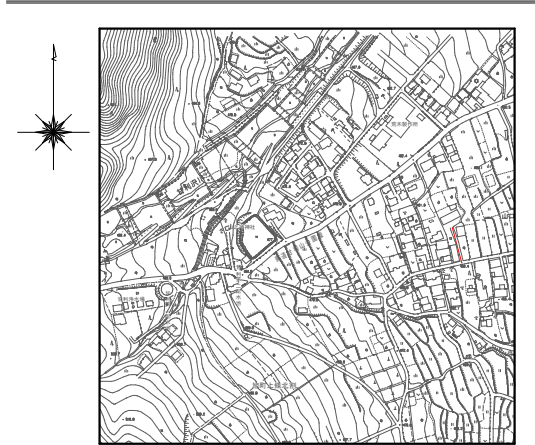


横断面図 S=1/100

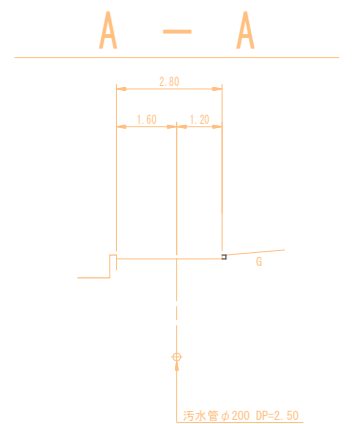


管 番 号 表						
87	89					

工事名	下水道工事に伴う水道管移設耐震化工事（第3工区）		
図面名	平面図 5		
作成年月日			
縮尺	1：500	図面番号	5 / 8
会社名			
事業者名	藍崎市水道事業		

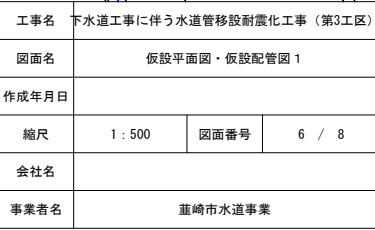

仮設配管図

令和7年度 下水道工事に伴う水道管移設耐震化工事 第3工区

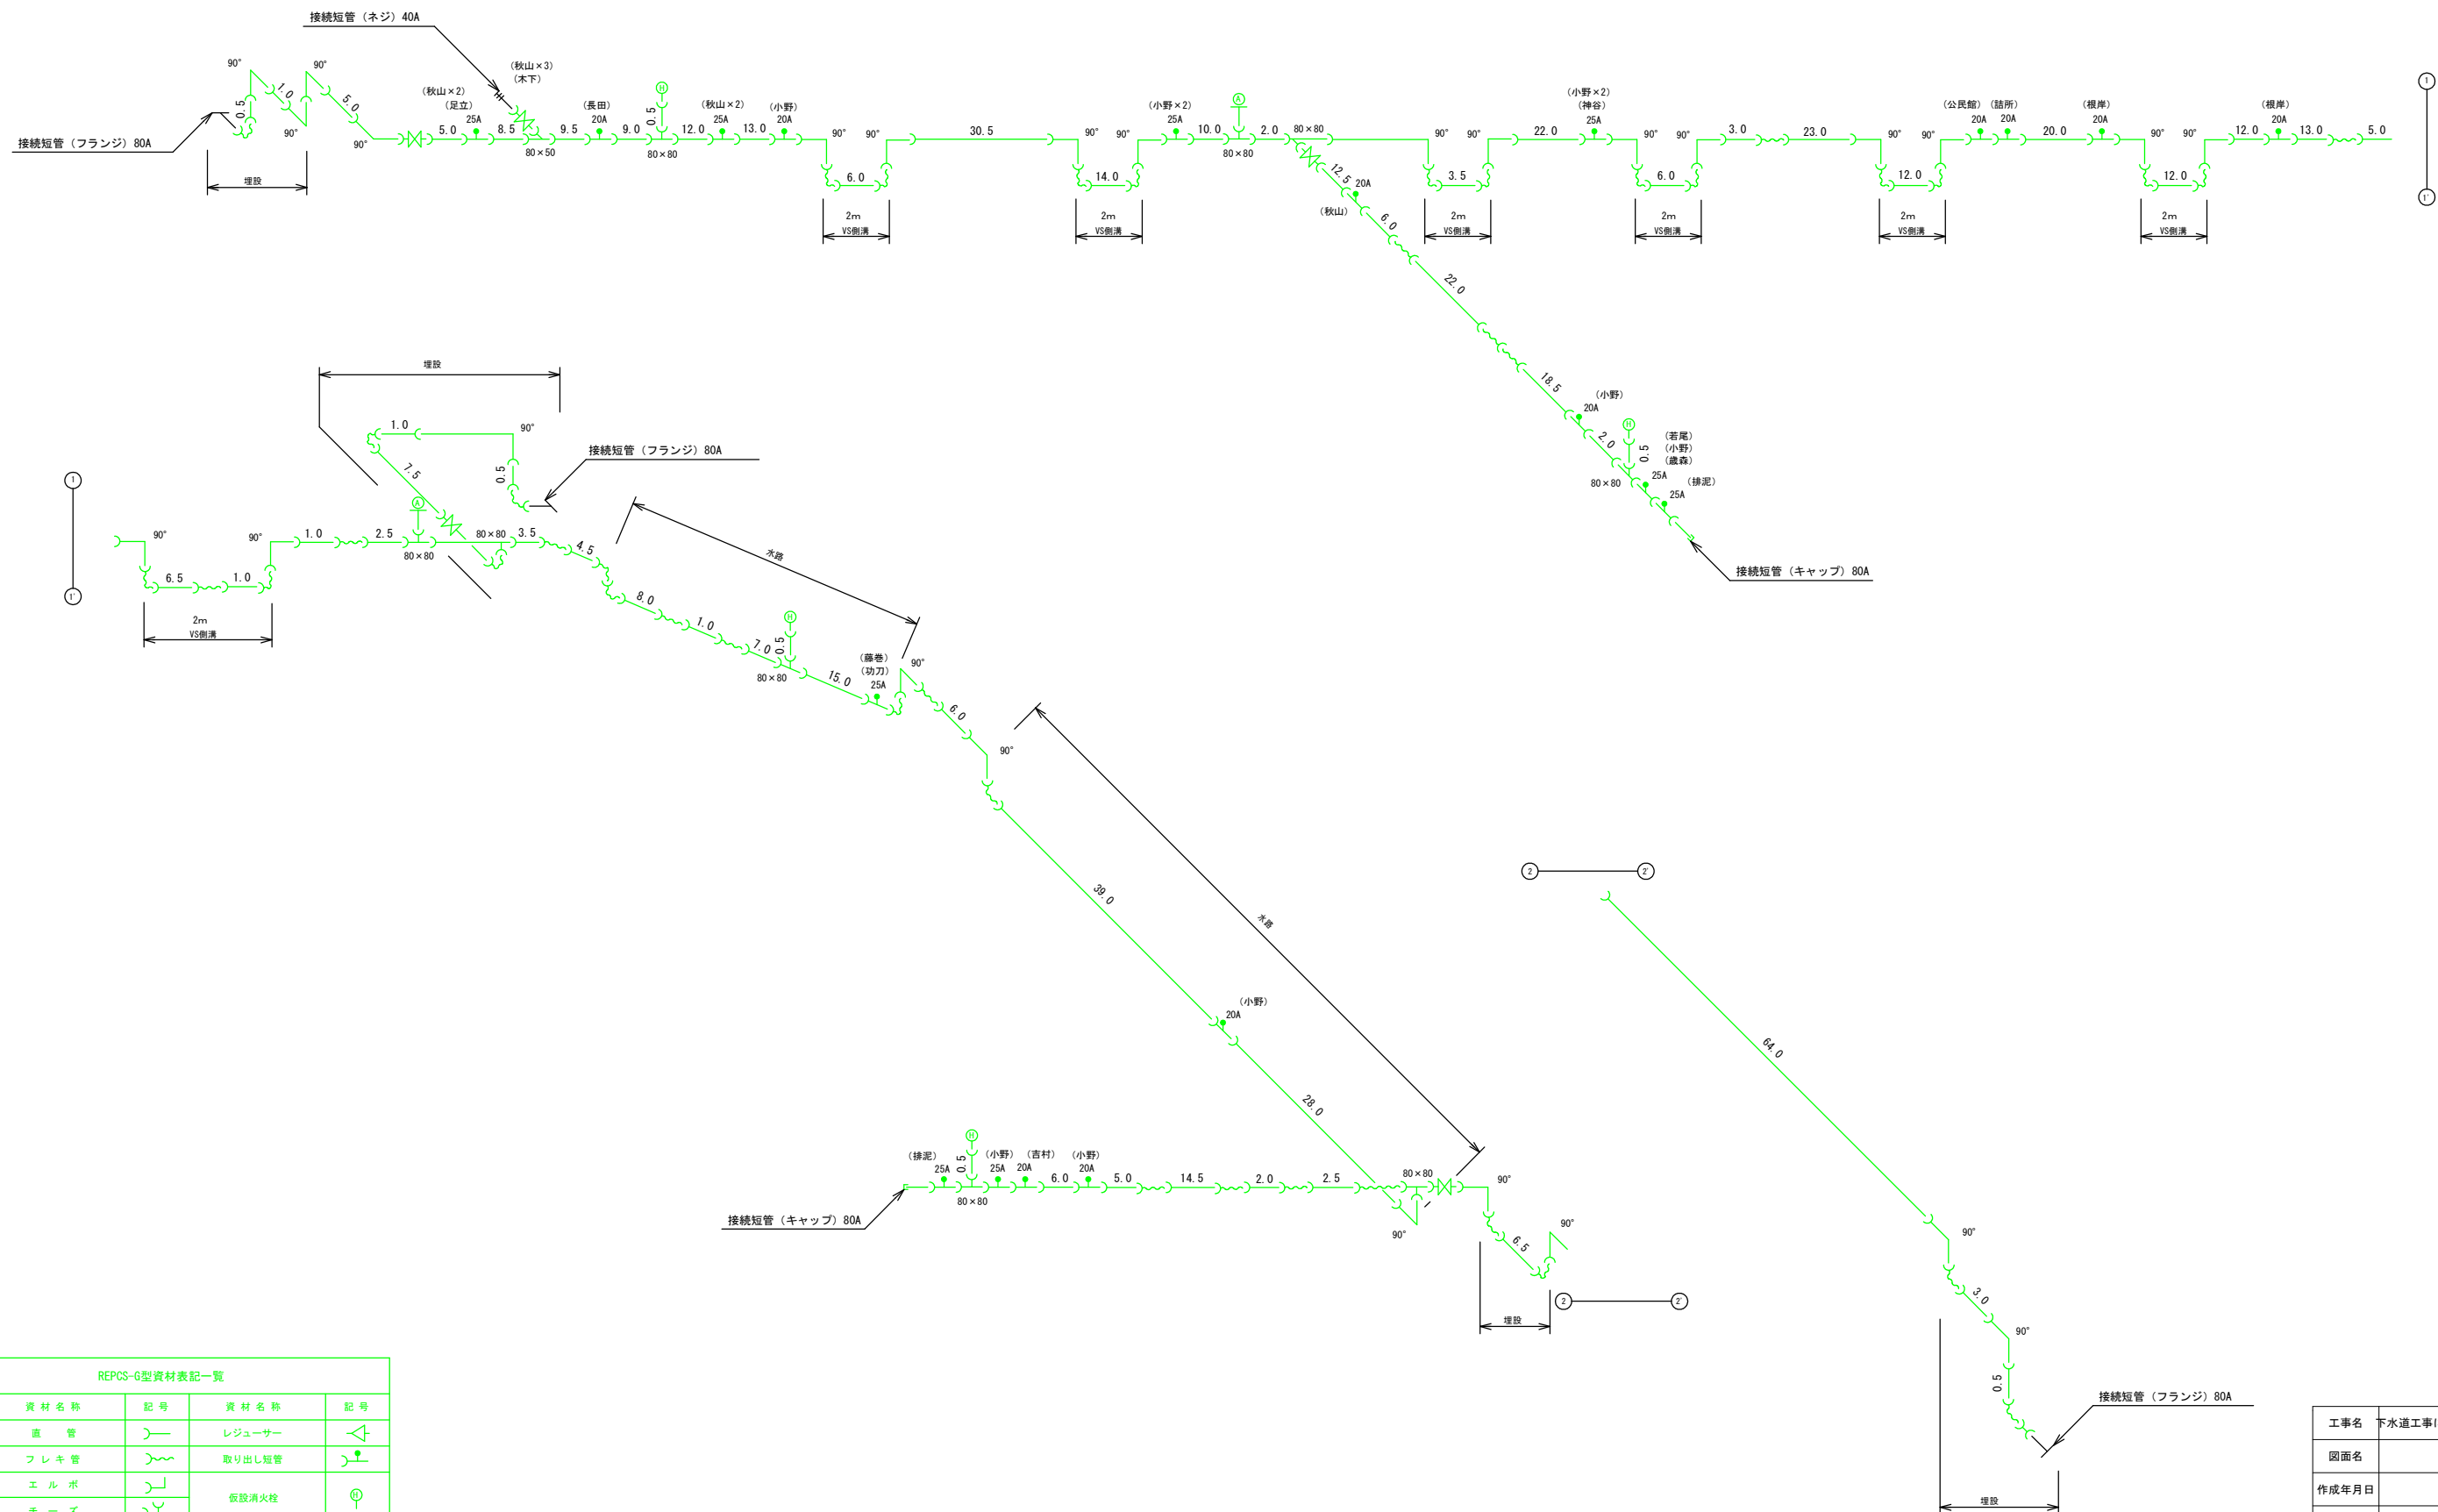


資材名称	記号	資材名称	記号
直 管		レジャーサー	
フレキ管		取り出し短管	
エルボ		仮設消火栓	
チー Z			
バルブ		仮設空気弁	
受け × 受け			
受け× グルーピング、リング		撤去用直管	
挿し× グルーピング、リング			

工事名	下水道工事に伴う水道管移設耐震化工事（第3工区）		
図面名	仮設平面図・仮設配管図 2		
作成年月日			
縮尺	Free	図面番号	7 / 8
会社名			
事業者名	荏岐市水道事業		


(単独施工箇所)

配水管布設標準断面図
(下水道同時埋設)


断面図(アスファルト舗装部)
S=1/10

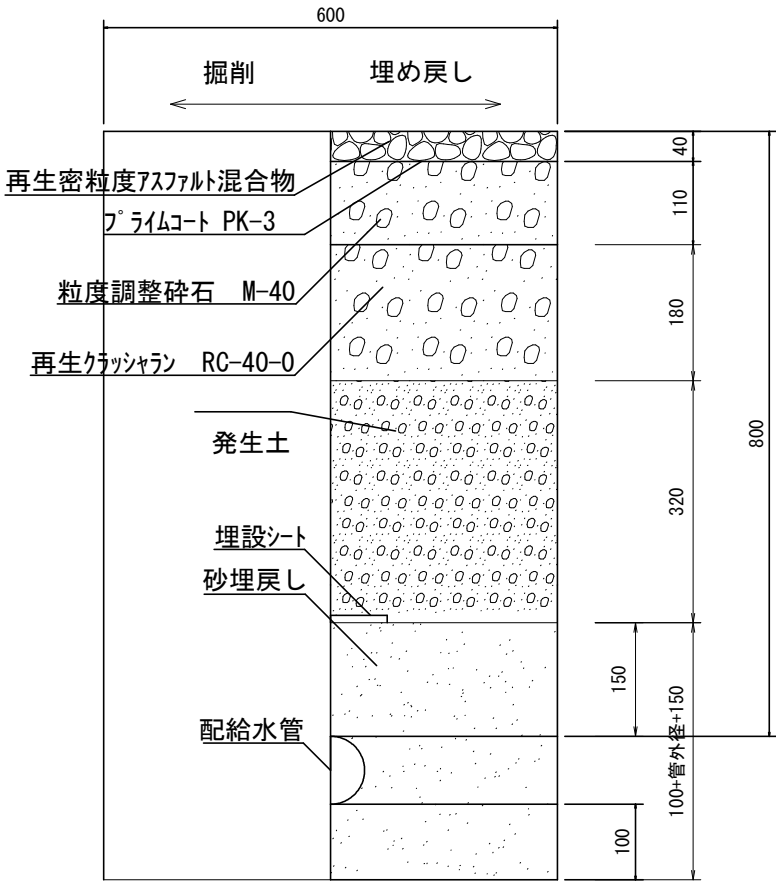


断面図(宅地内コンクリート舗装)
S=1/10

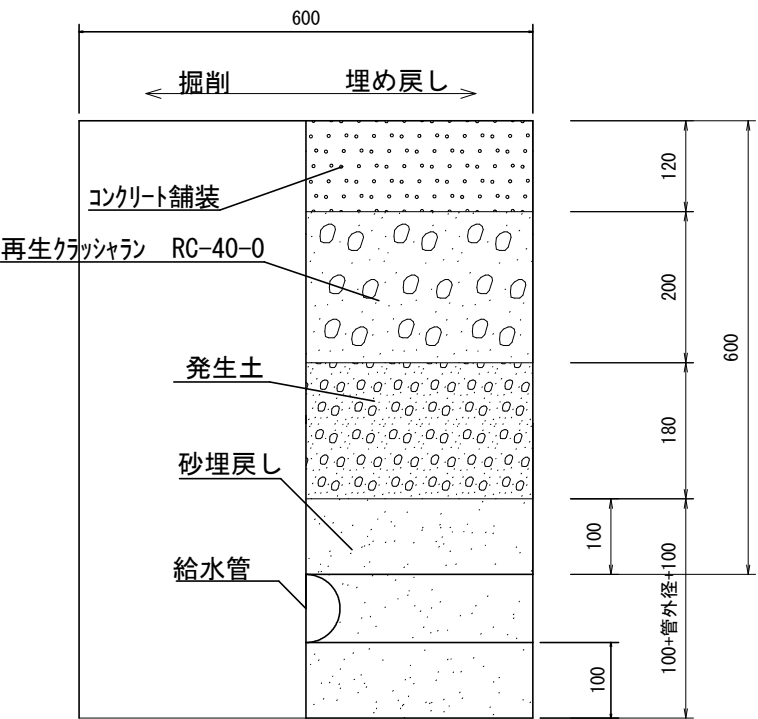

断面図
S=1/10

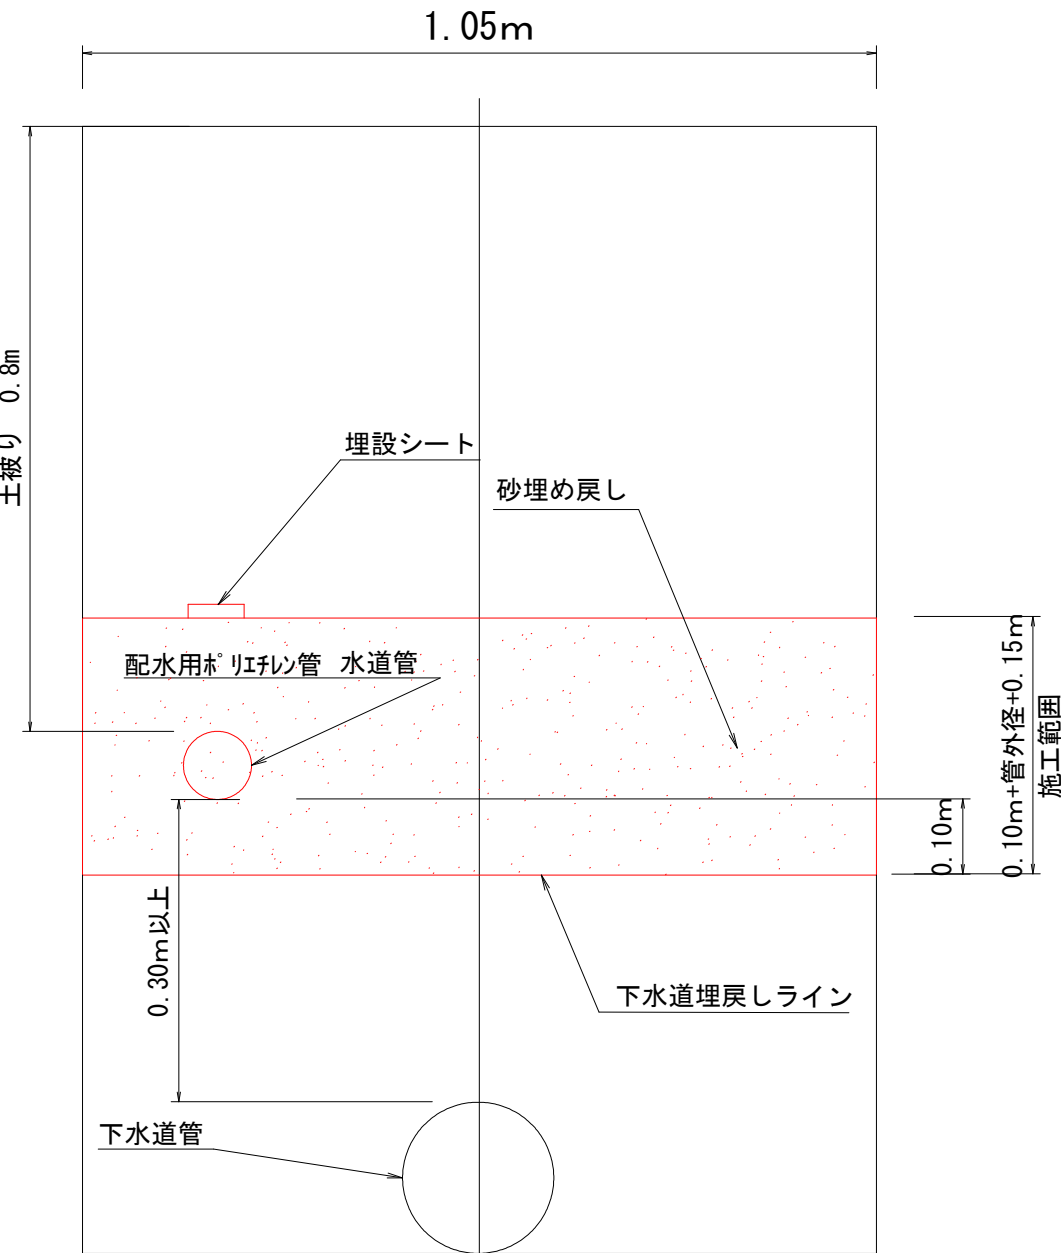

断面図(二条管部)
S=1/10

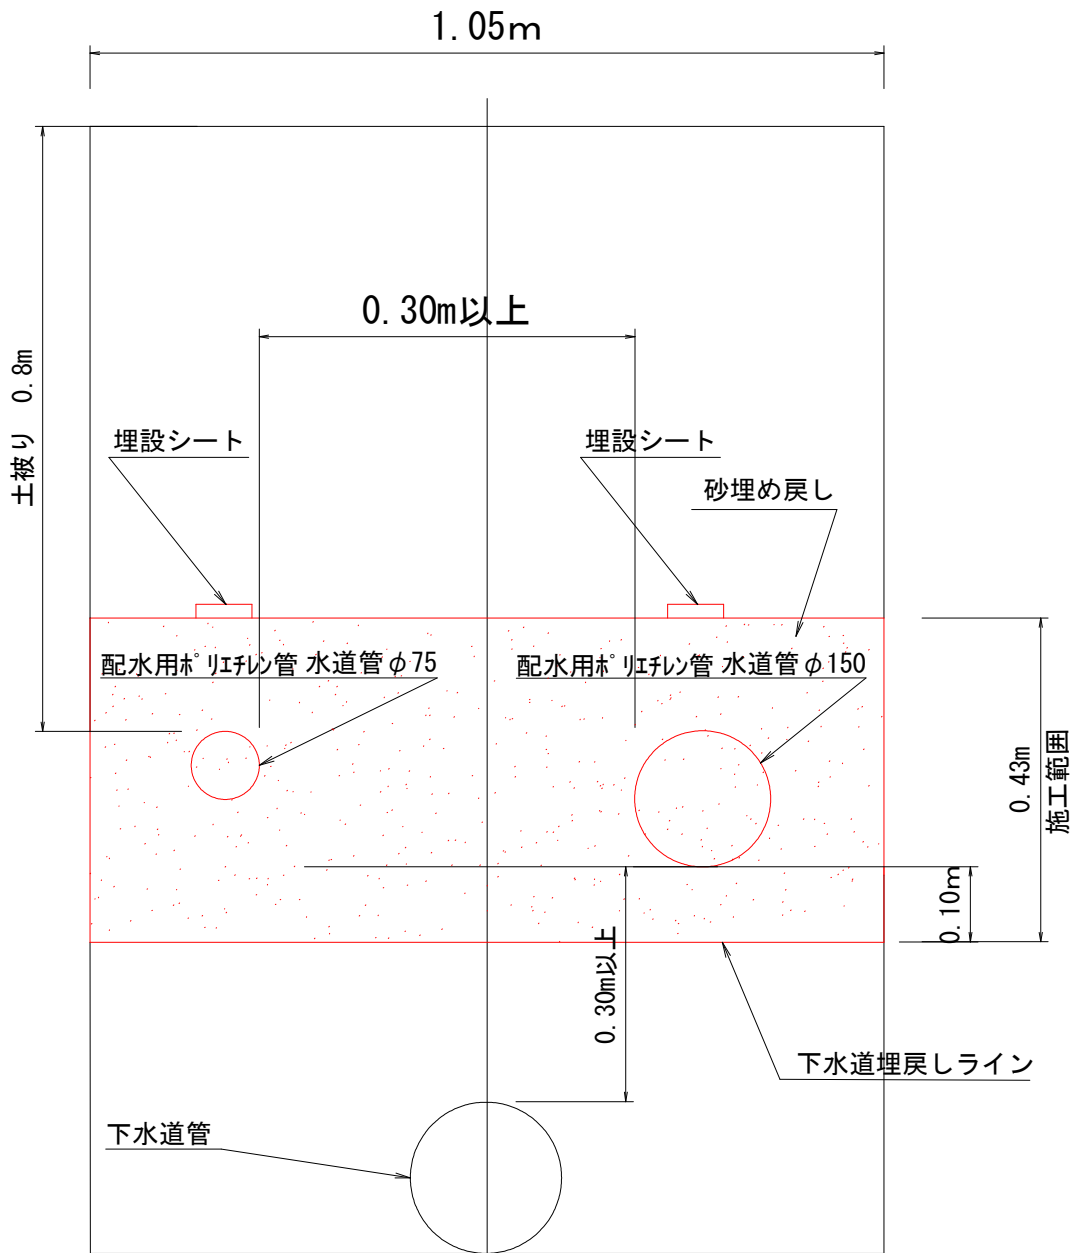

- * 配水用ポリエチレン管 外径 *
- φ50・・・63 φ75・・・90 φ100・・・125 φ150・・・180
- * ポリエチレン二層管 外径 *
- φ20・・・27 φ25・・・34 φ40・・・48 φ50・・・60

工事名	下水道工事に伴う水道管移設耐震化工事（第3工区）		
図面名	標準断面図		
作成年月日			
縮尺	1：10	図面番号	8 / 8
会社名			
事業者名	荏崎市水道事業		