



施工延長 L=450.6m
配水用ポリエチレン管φ75 L=58.4m φ100 L=392.2m
ソトソール仕切弁設置工φ100 1基
ストップ設置工φ150 1基
不断水分岐バルブ設置工φ75×75 1基 φ150×100 1基
アスファルト舗装本復旧工(t=5cm) A=175.3m²
アスファルト舗装本復旧工(t=4cm) A=185.4m²
アスファルト舗装本復旧工(t=3cm) A=475.5m²
コンクリート舗装復旧工(t=12cm) A=2.7m²
給水工 1式 (11軒)

工事名	飯米場地区配水基幹管路耐震化工事		
図面名	平面図 1		
作成年月日			
縮尺	1 : 500	図面番号	1 / 4
会社名			
事業者名	葦崎市水道事業		

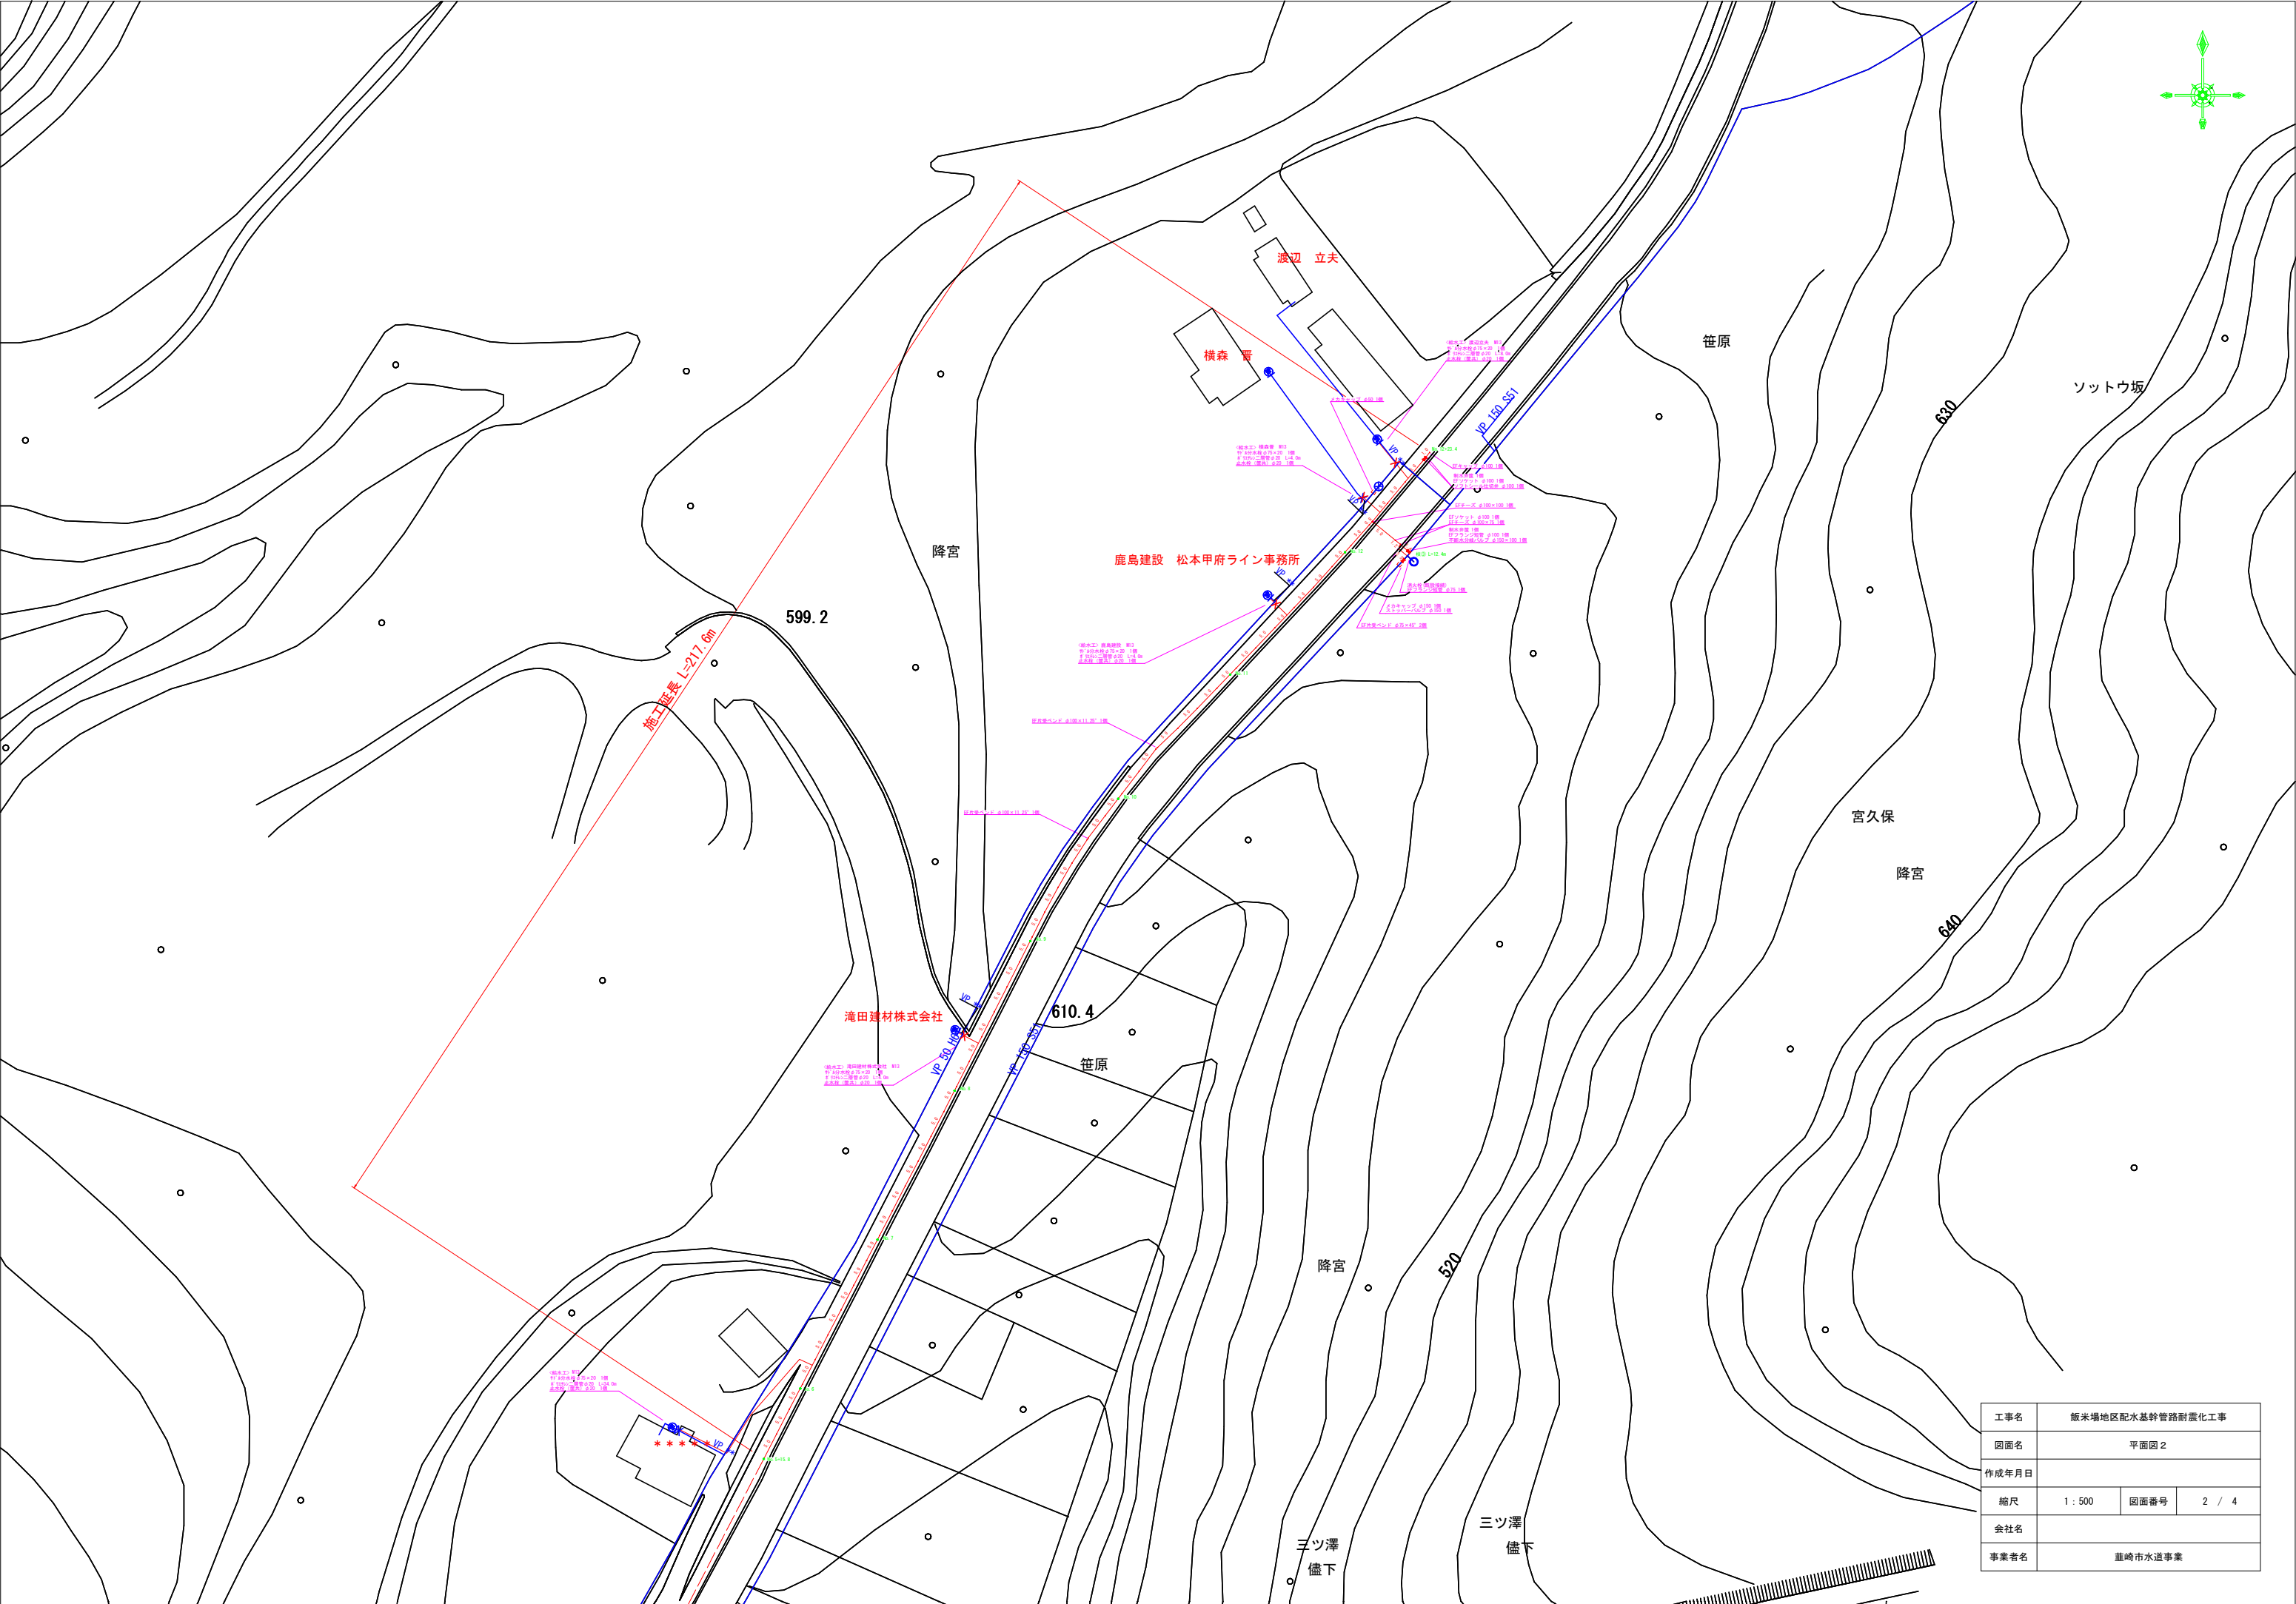


工事名	飯米場地区配水基幹管路耐震化工事		
図面名	平面図 2		
作成年月日			
縮尺	1 : 500	図面番号	2 / 4
会社名			
事業者名	葦崎市水道事業		


断面図(県道部)
S=1/15

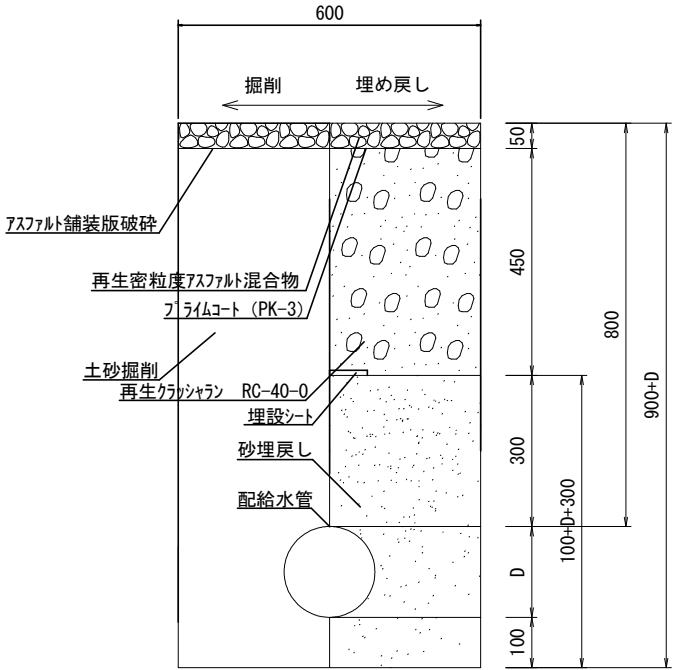


断面図(歩道部)
S=1/15

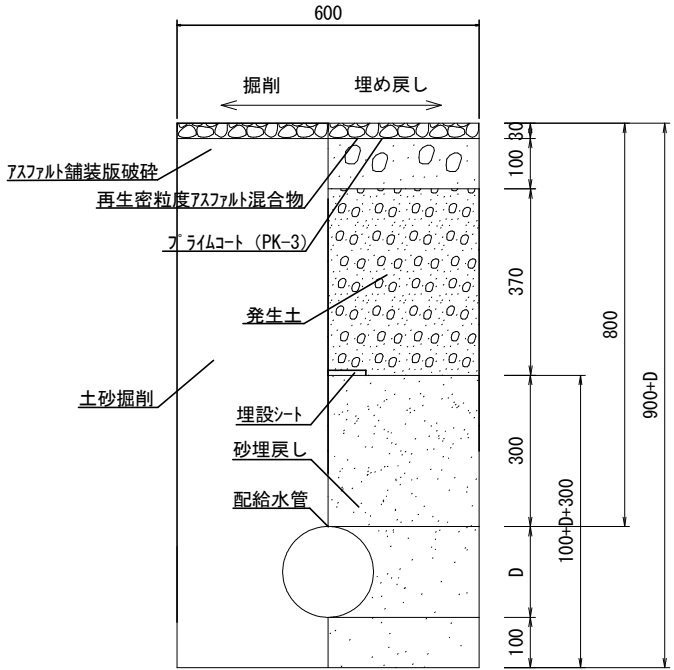


断面図(歩道車乗入部)
S=1/15

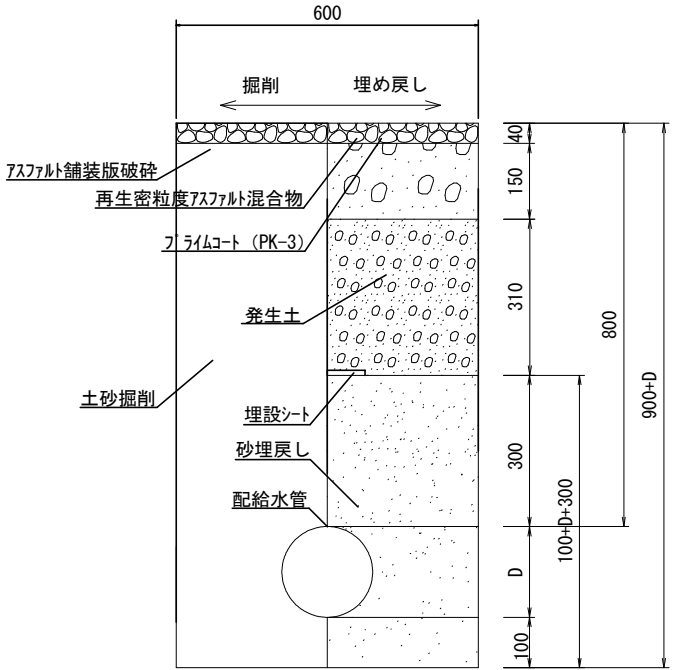

断面図(法定外道路部)
S=1/15

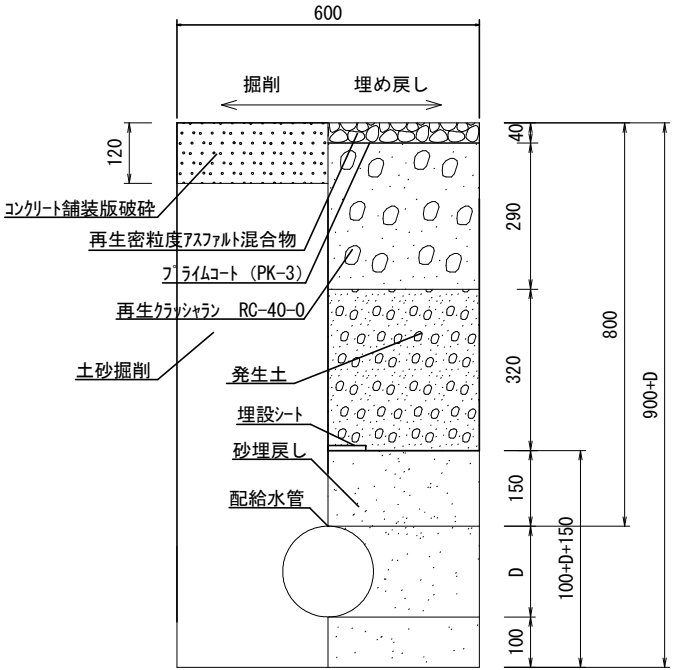

断面図(宅地内コンクリート舗装)
S=1/15

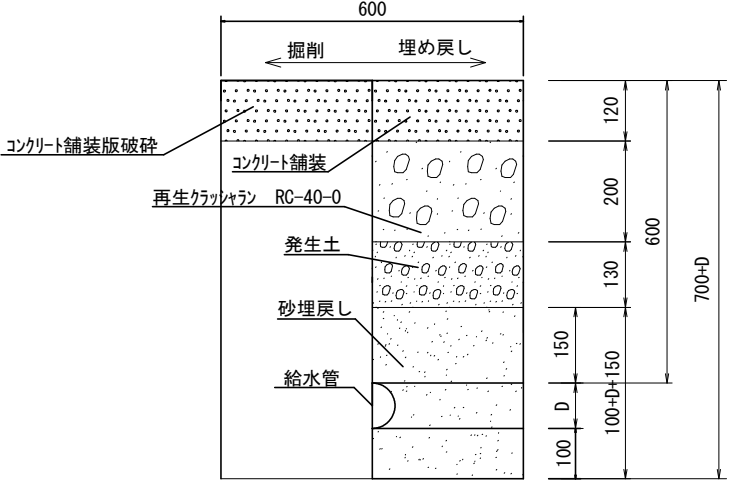

- * 配水用ポリエチレン管 外径 *
- φ50・・・63 φ75・・・90 φ100・・・125 φ150・・・180
- * ポリエチレン二層管 外径 *
- φ20・・・27 φ25・・・34 φ40・・・48 φ50・・・60

県道舗装構成（当該箇所）5cm(再生密粒度アスコン)－10cm(粒度調整碎石M-30)－35cm(再生クラッシャーRC-40)

工事名	飯米場地区配水基幹管路耐震化工事		
図面名	標準断面図		
作成年月日			
縮尺	S=1:15	図面番号	3 / 4
会社名			
事業者名	荏崎市水道事業		

S=1/20

S=1/20

2500

不陸整正（補足材なし）

$$S=1/20$$
$$S=1/20$$

40

不陸整正 (補足材RC-40-0 3cm)

$$S=1/20$$
$$S=1/20$$

30

不陸整正 (補足材RC-40-0 3cm)

S=1/20

S=1/20

110 40

不陸整正（補足材なし）

工事名	飯米場地区配水基幹管路耐震化工事		
図面名	舗装復旧断面図		
作成年月日			
縮尺	S=1:20	図面番号	4 / 4
会社名			
事業者名	韭崎市水道事業		