


工事場所：山梨県市市童岡町若尾新田492

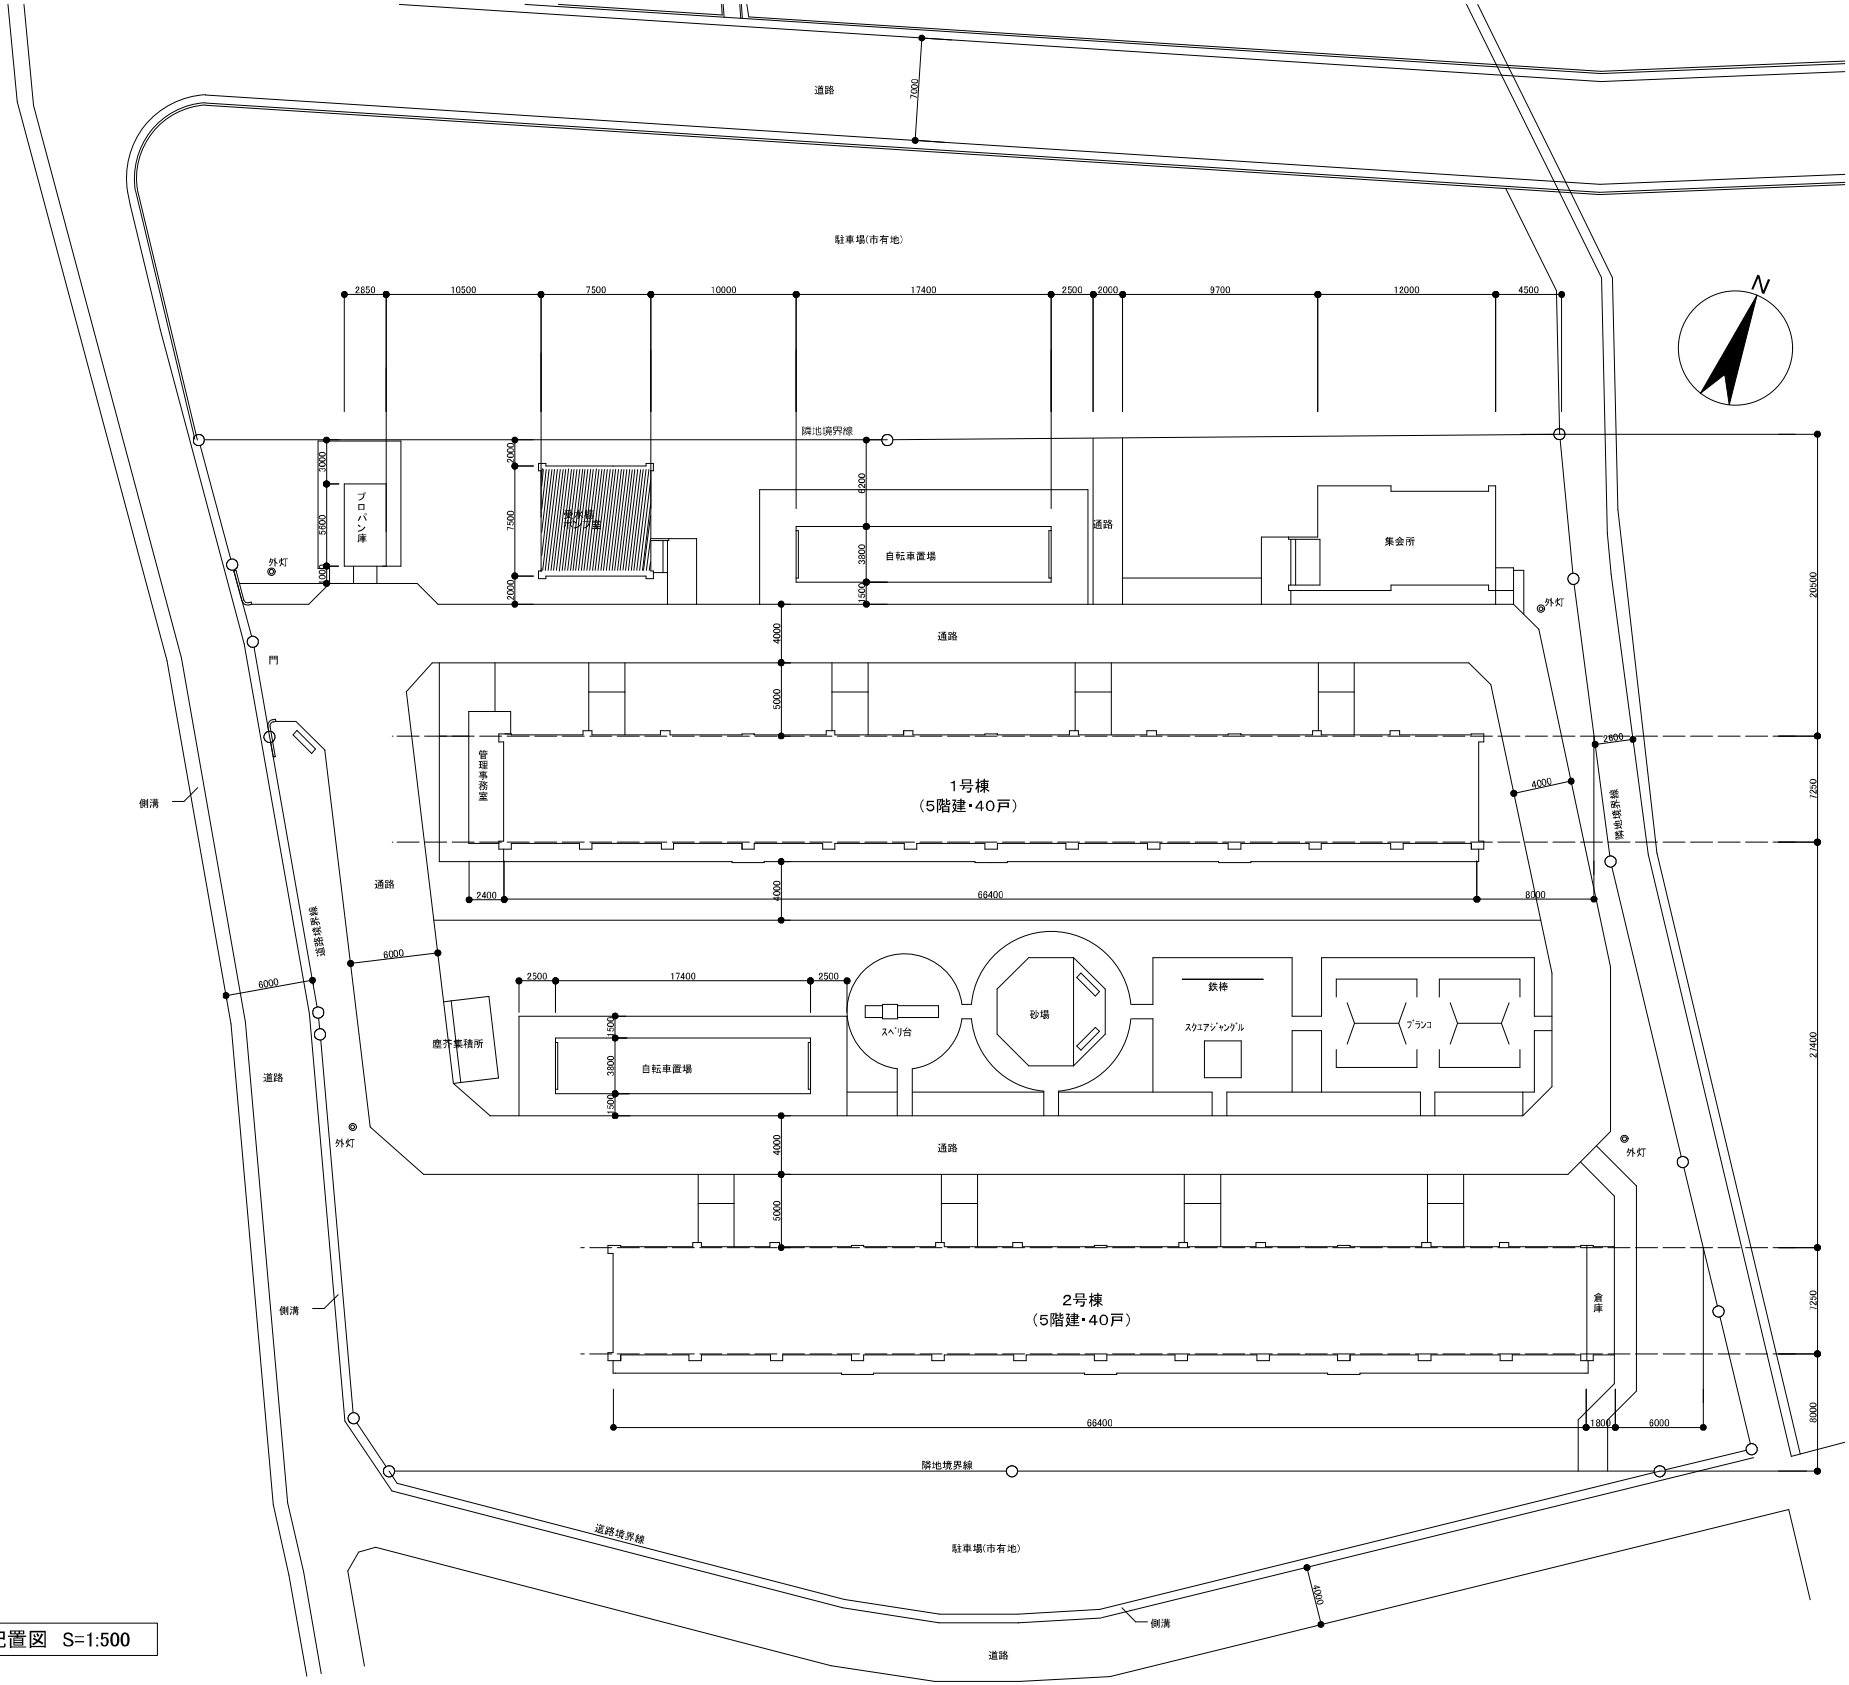


配置図 S=1:500

: 工事対象建物

設計	承認	担当

縮尺 S=1:500
1:25000
作成年月日

工事名称	サンヨーポラス童岡住宅給水ポンプ更新
図面名称	配置図・案内図

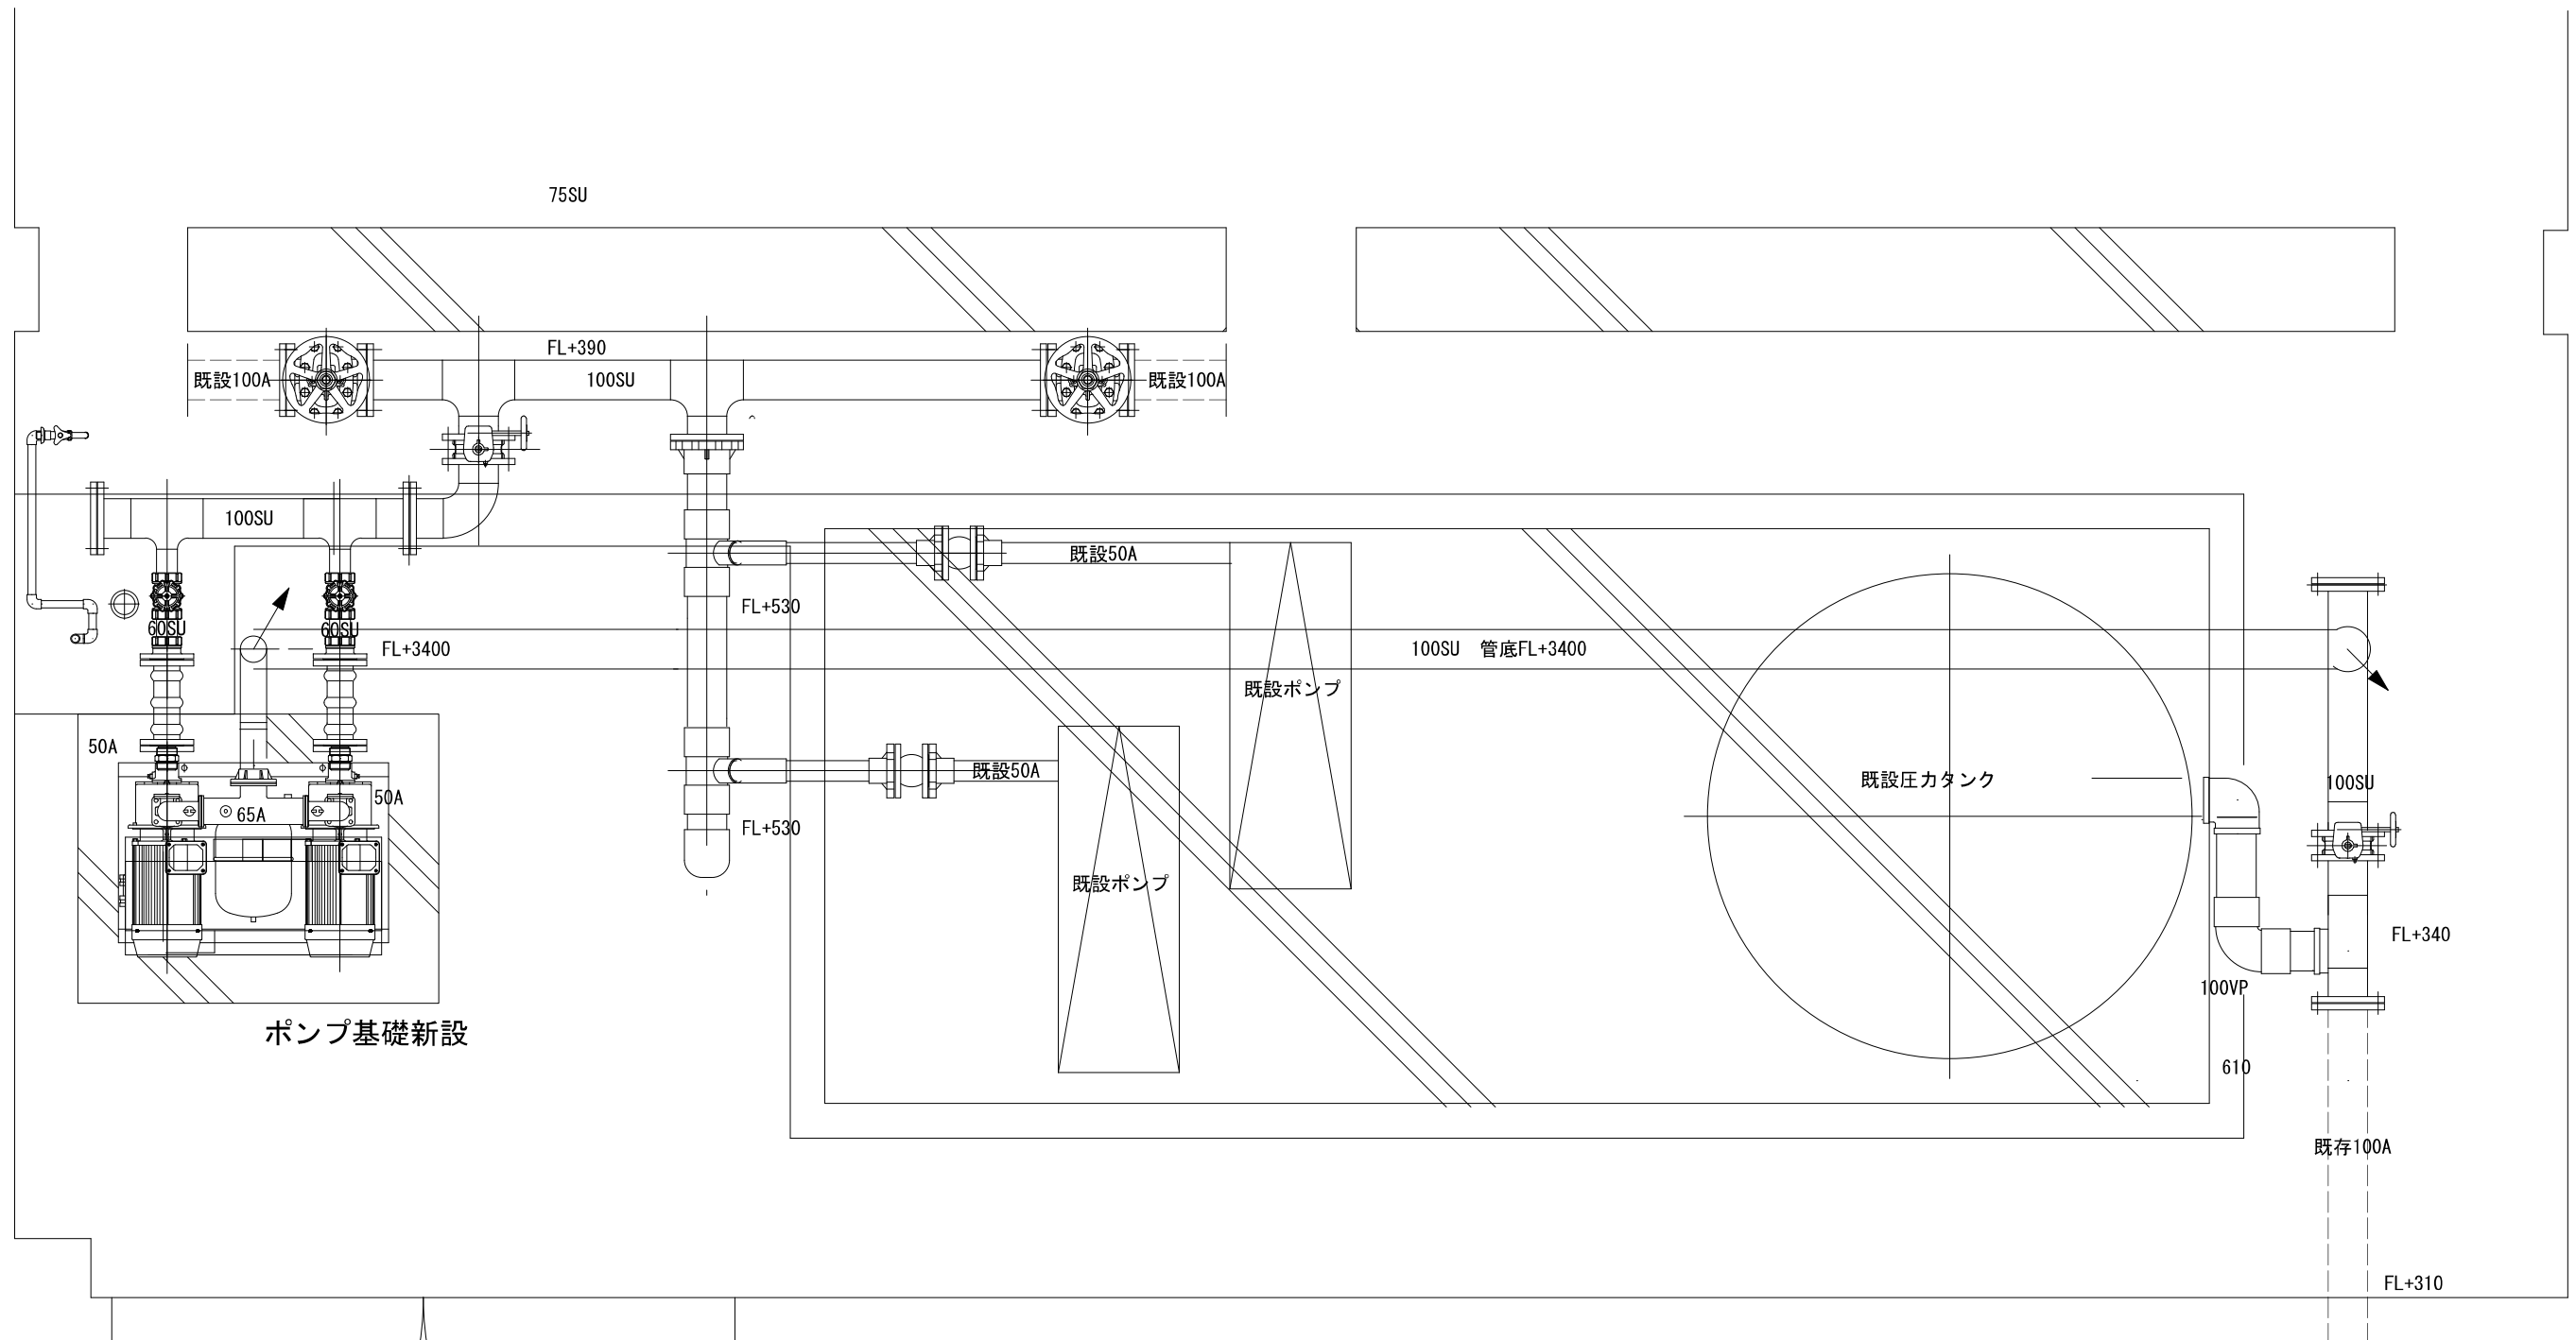


平面図 S=1:20




設計	承認	担当	縮尺 S=1:20
			作成年月日

工事名称	サンコーポラス童岡住宅給水ポンプ更新
図面名称	平面図

動力盤

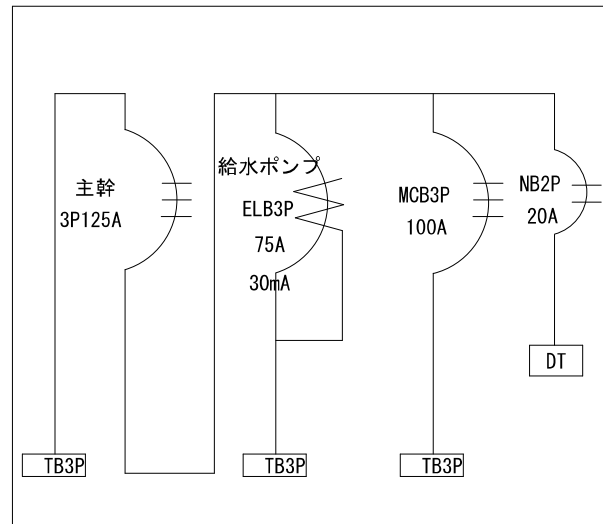

動力盤

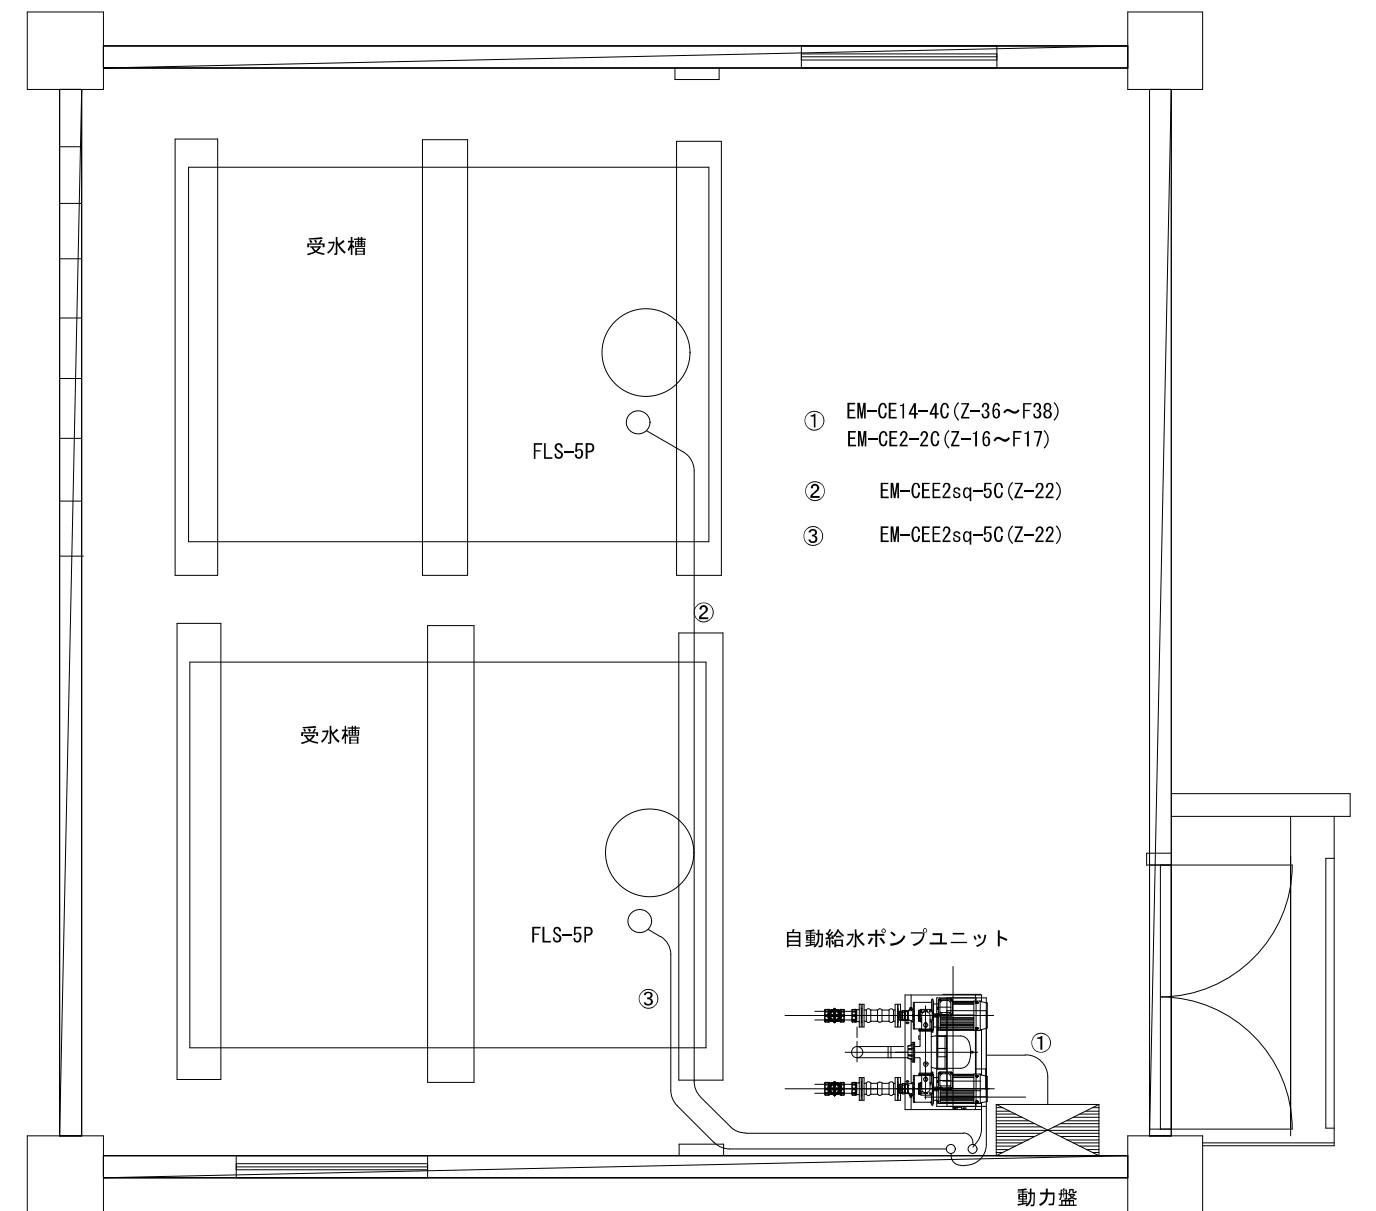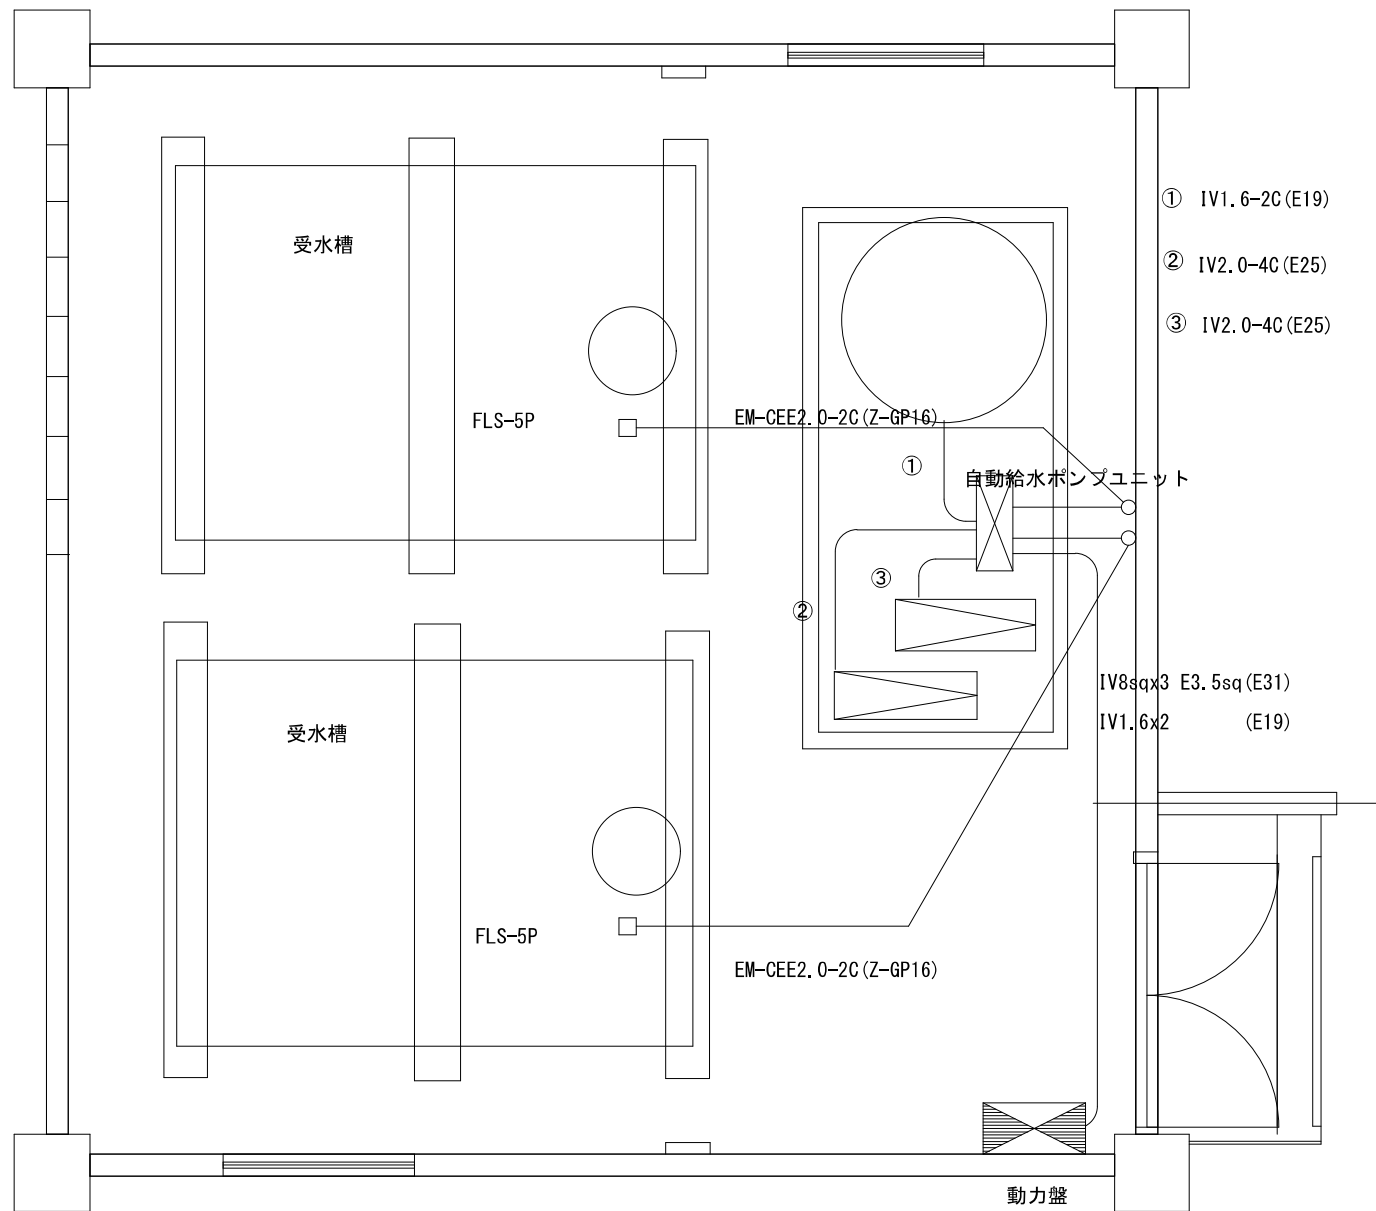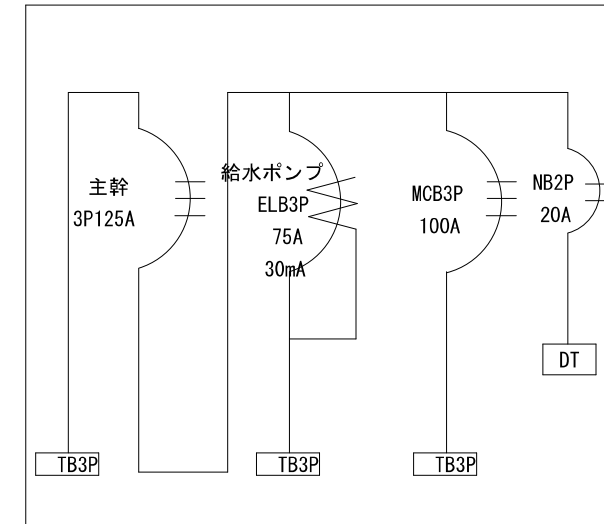

既存配線・配管撤去

設計	承認	担当	縮尺 S=1:20
			作成年月日

工事名称 サンコーポラス童岡住宅給水ポンプ更新
 図面名称 電気図