

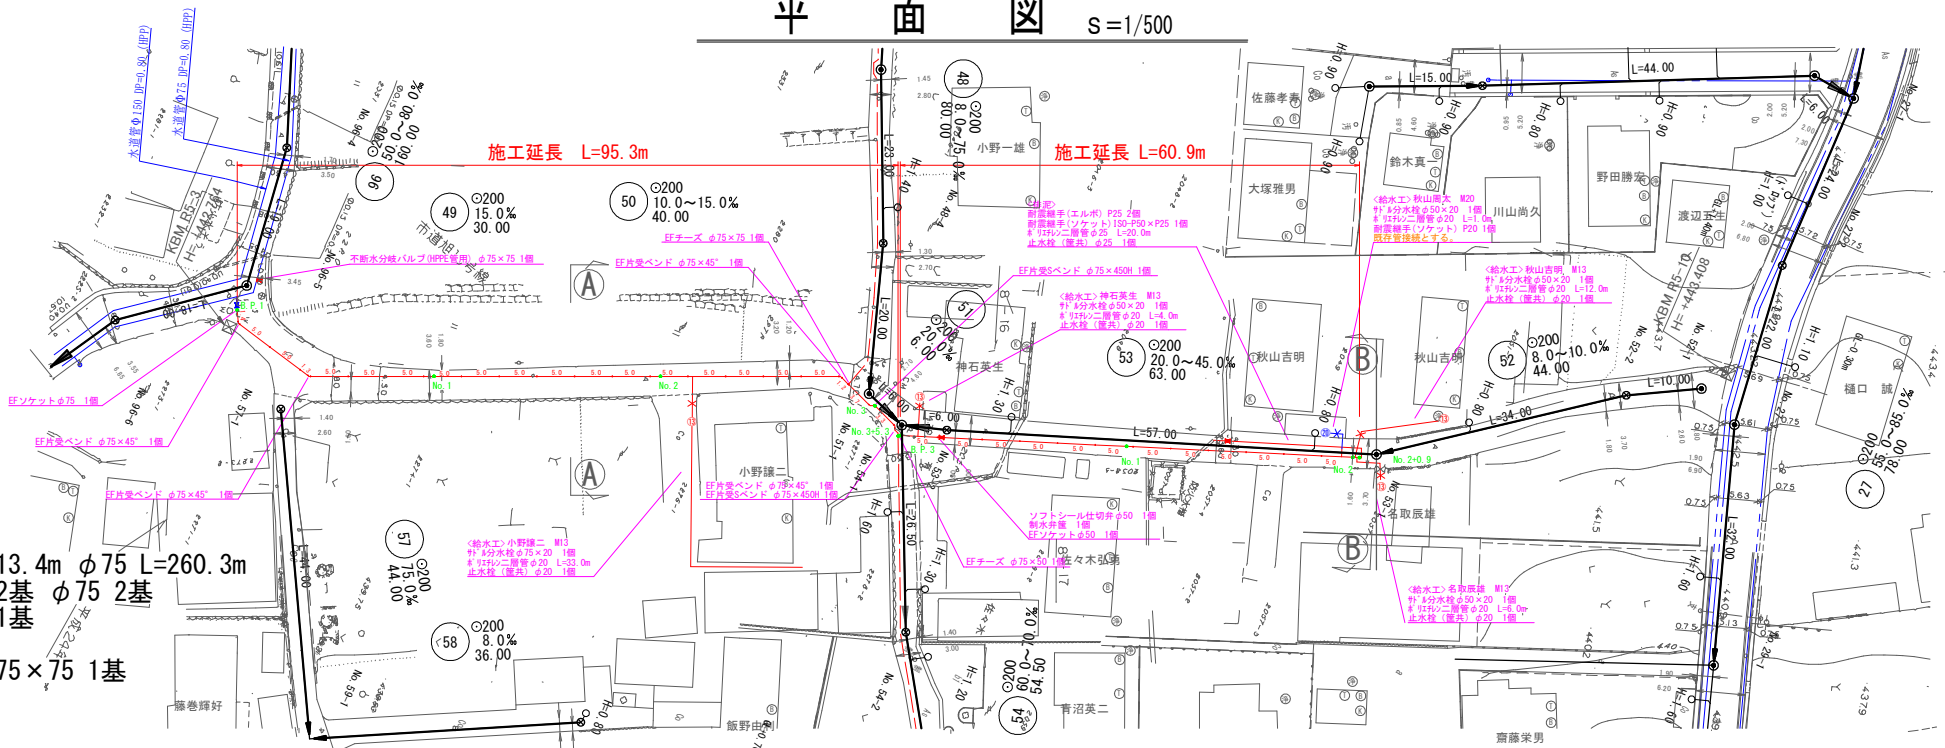


平面図 s=1/500

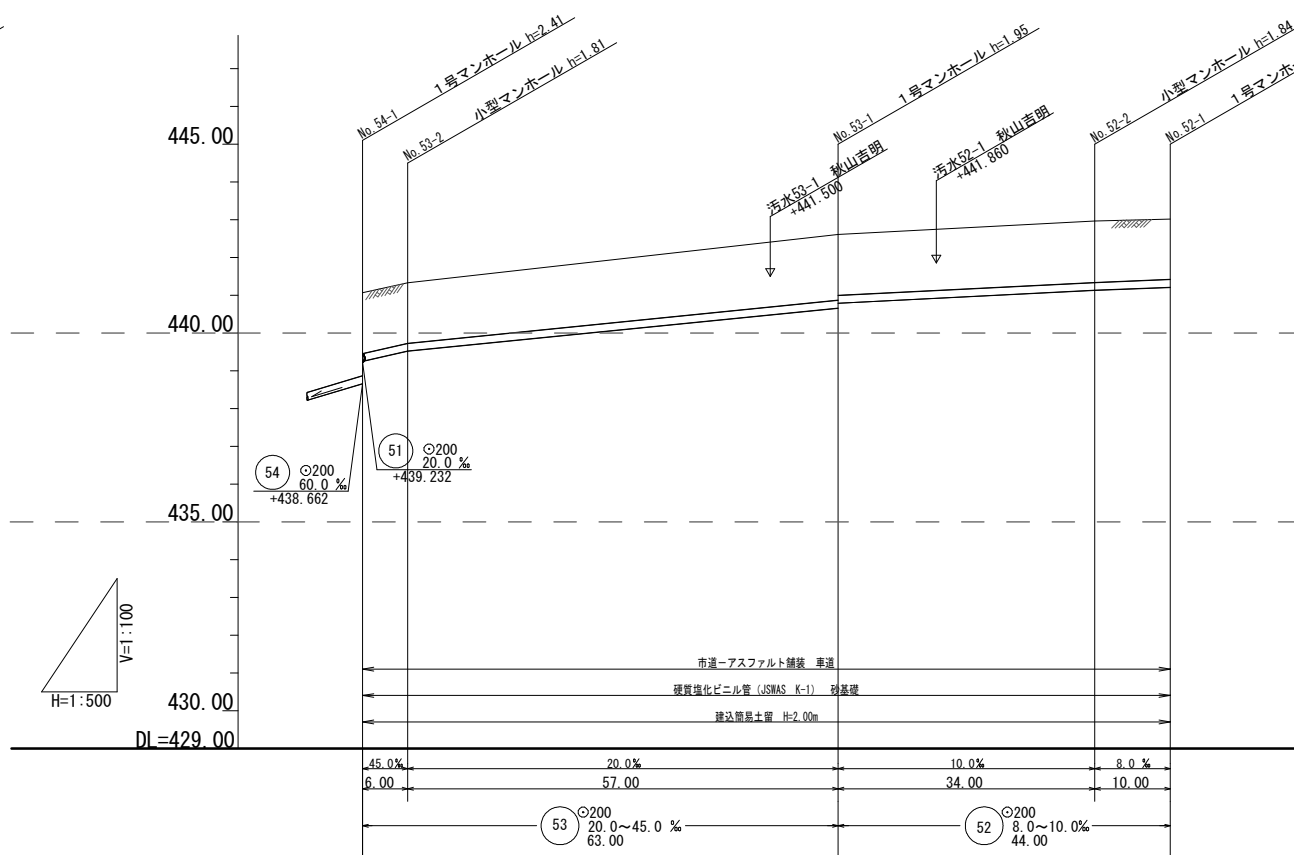

施工延長 L=373.3m
 配水管用ポリエチレン管φ50 L=113.4m φ75 L=260.3m
 ソフトシル仕切弁設置工φ50 2基 φ75 2基
 ソフトシル仕切弁設置工φ75 1基
 空気弁設置工φ25 1基
 不閉水分岐バルブ設置工φ75×75 1基
 給水工 1式 (12軒)
 仮設工 1式
 保温工 1式
 アスファルト舗装復旧工 (t=4cm) A=250.0m²
 コンクリート舗装復旧工 (t=12cm) A=12.0m²

縦断面図 H=1/500 V=1/100

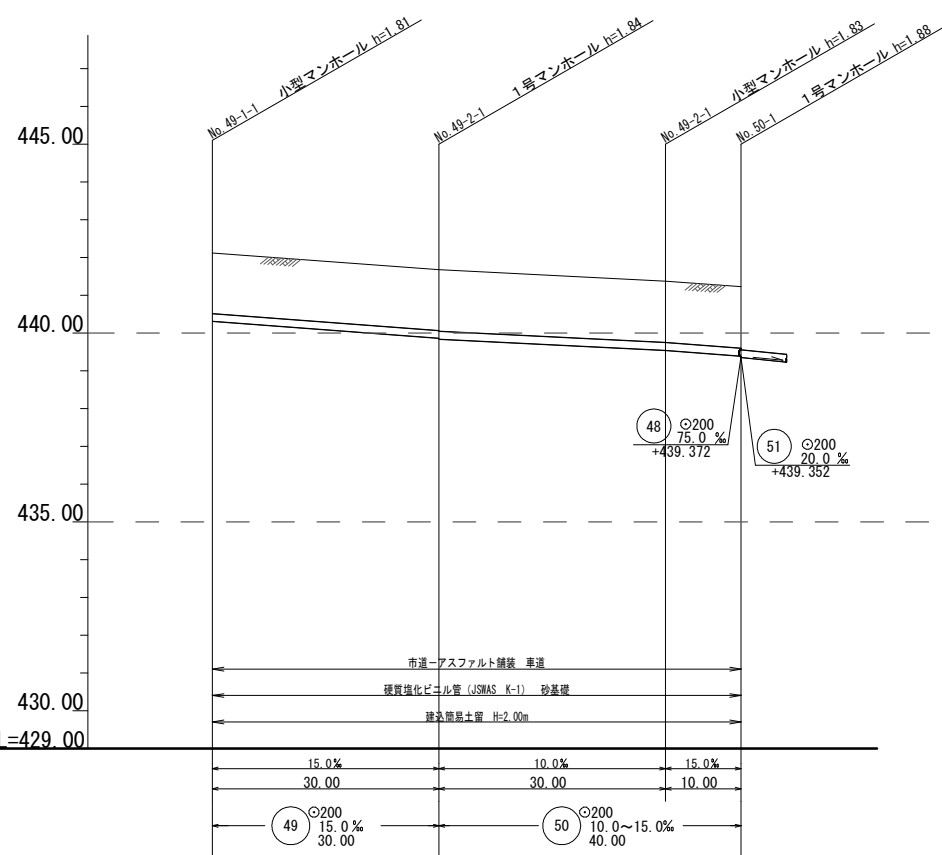


地盤高	442.12	441.68	441.37	441.23
被土	1.60	1.61 1.63	1.62	1.63
管底高	440.312	439.862 439.842	439.542	439.392
掘削深	1.92	1.93 1.95	1.94	1.95
追加距離	0.00	30.00	60.00	70.00

地盤高	441.07	441.33	442.61	442.97	443.02
被土	1.61	1.60	1.74 1.61	1.63	1.60
管底高	439.522	439.522	440.662 440.792	441.132	441.212
掘削深	1.93	1.92	2.06 1.93	1.95	1.92
追加距離	0.00	6.00	63.00	97.00	107.00

案内図 s=1/5000




横断面図 S=1/100

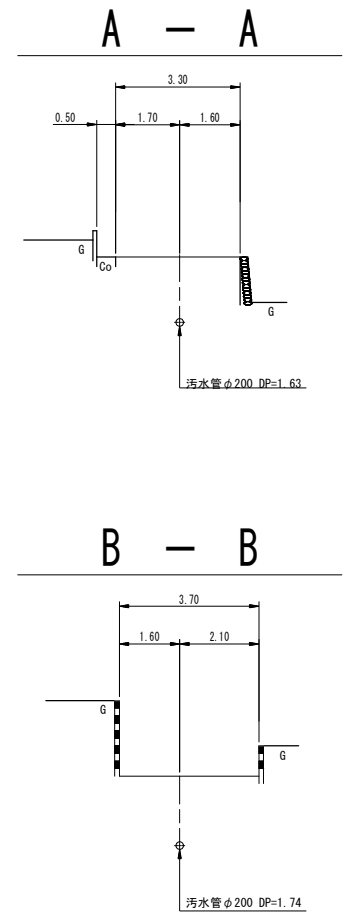

管番号表					
49	50	52	53		

工事名	下水道工事に伴う水道管移設耐震化工事(第2工区)		
図面名	平面図 1		
作成年月日			
縮尺	1:500	図面番号	1 / 5
会社名			
事業者名	重慶市水道事業		


平面図 S=1/500

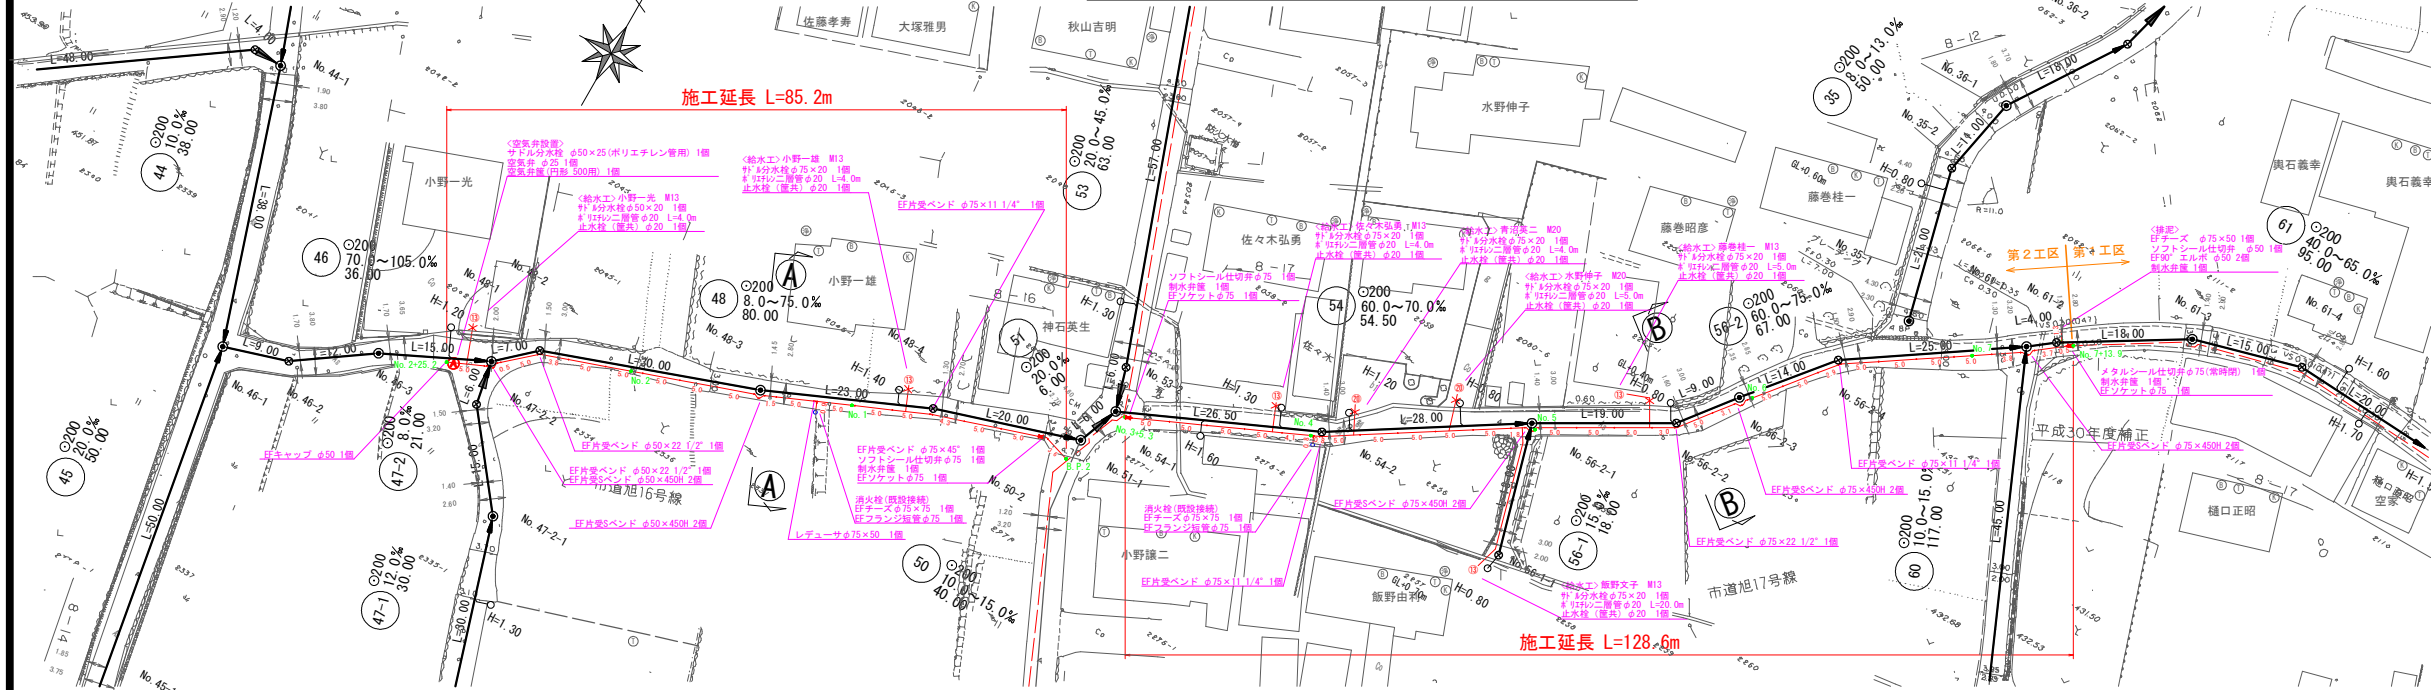


案内図 S=1/5000




縦断面図 H=1/500 V=1/100

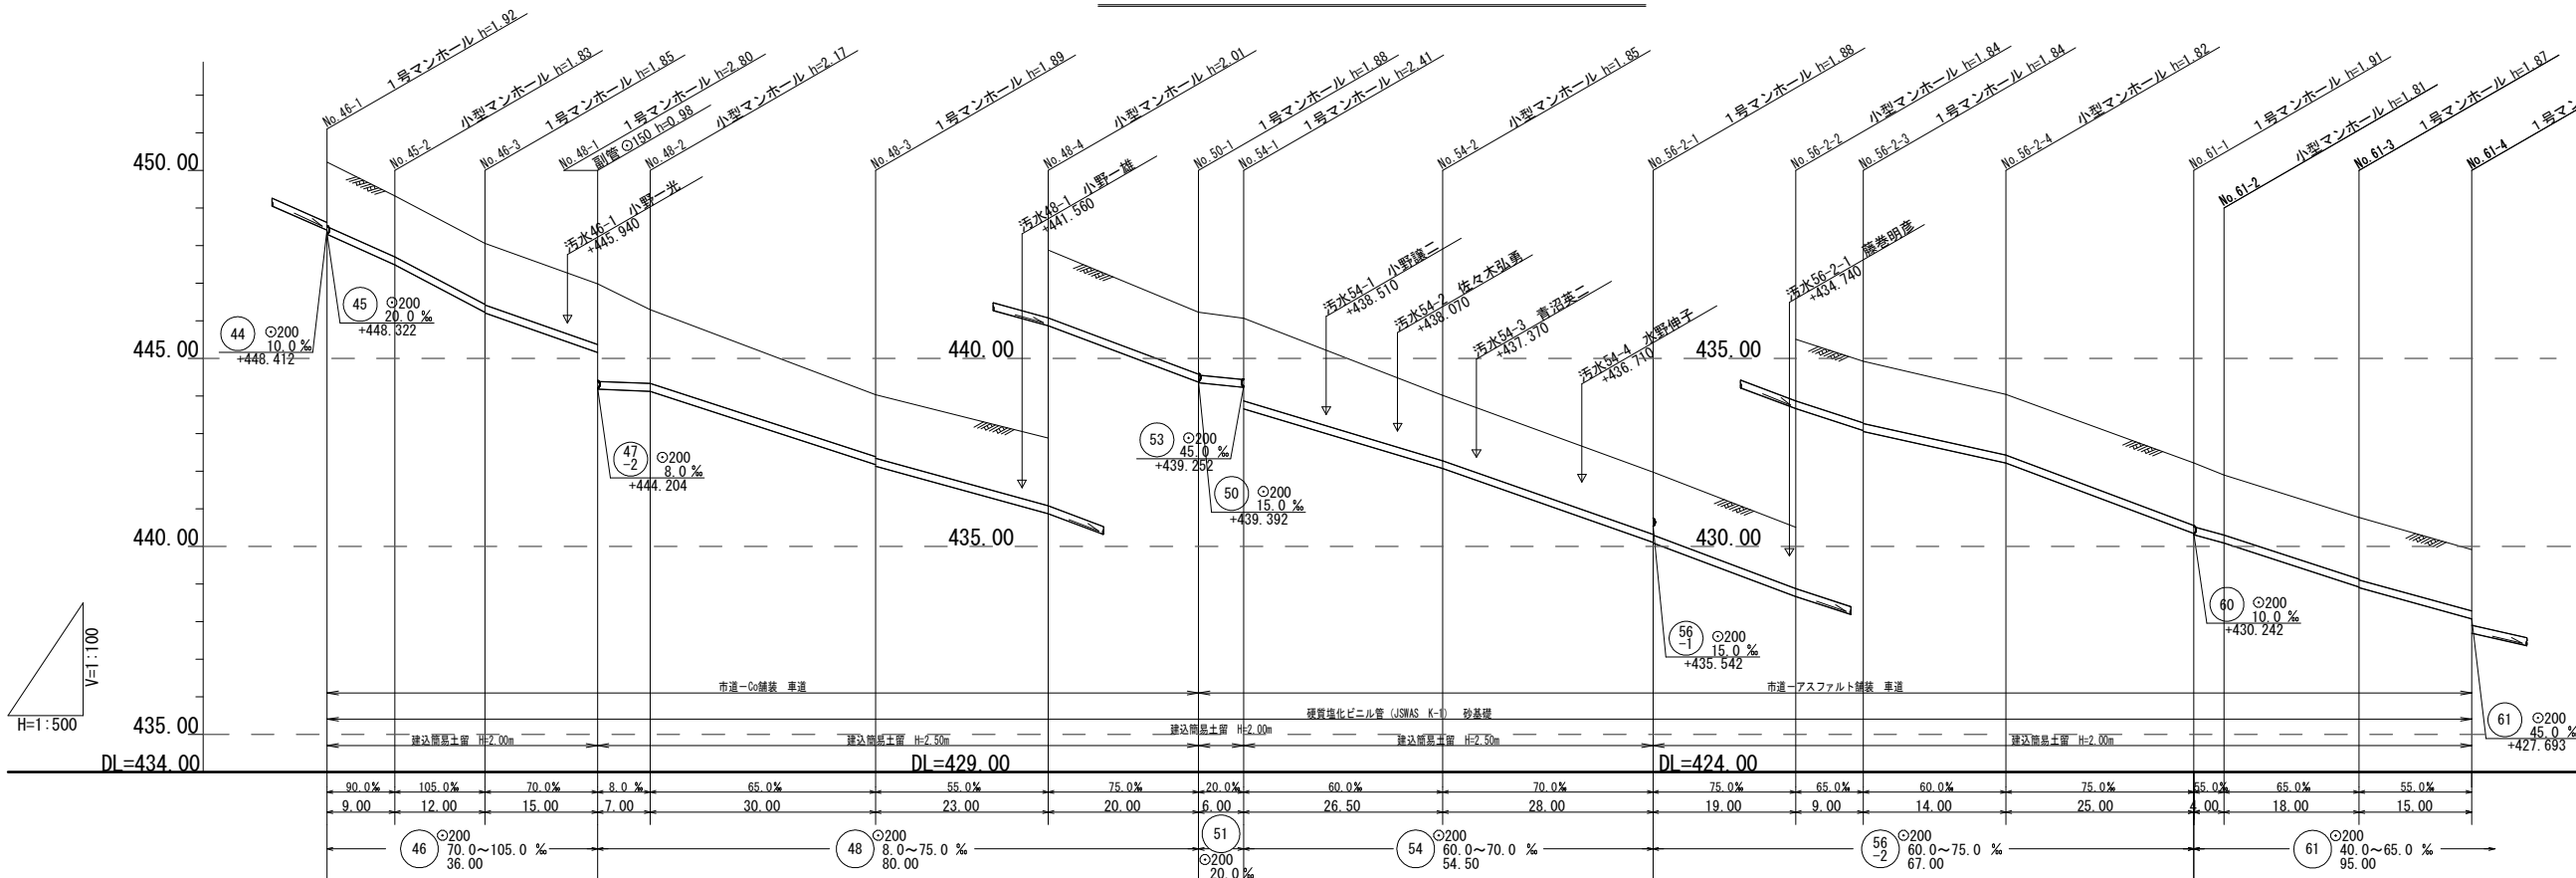

A - A

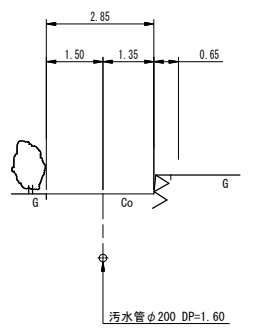


B - B

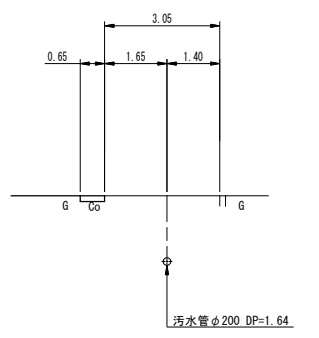


項目	44	45	46	47-1	47-2	48	49	50	51	52	53	54	55	56-1	56-2	57	58	59	60	61	
地盤高	450.22	448.32	448.06	446.98	446.30	444.03	442.88	441.23	441.07	439.02	438.97	435.51	434.92	434.04	432.22	431.90	430.77	429.91			
被土	1.71	1.62	1.62	1.64	1.61	1.69	1.80	1.65	1.63	1.74	1.65	1.64	1.63	1.61	1.67	1.60	1.64	1.63			
管底高	448.32	447.82	446.32	446.12	445.62	444.37	440.872	439.372	439.222	437.072	435.112	433.82	433.62	432.222	430.82	430.82	428.82	428.82			
掘削深	2.03	1.94	1.94	1.96	1.93	1.96	2.12	1.97	1.95	2.06	1.97	1.95	1.97	1.93	1.98	1.92	1.98	1.98			
追加距離	0.00	9.00	21.00	36.00	43.00	73.00	96.00	116.00	122.00	148.50	176.50	195.50	204.50	218.50	243.50	247.50	265.50	280.50			

工事名	下水道工事に伴う水道管移設耐震化工事(第2工区)
図面名	平面図 2
作成年月日	
縮尺	1:500 図面番号 2 / 5
会社名	
事業者名	重慶市水道事業

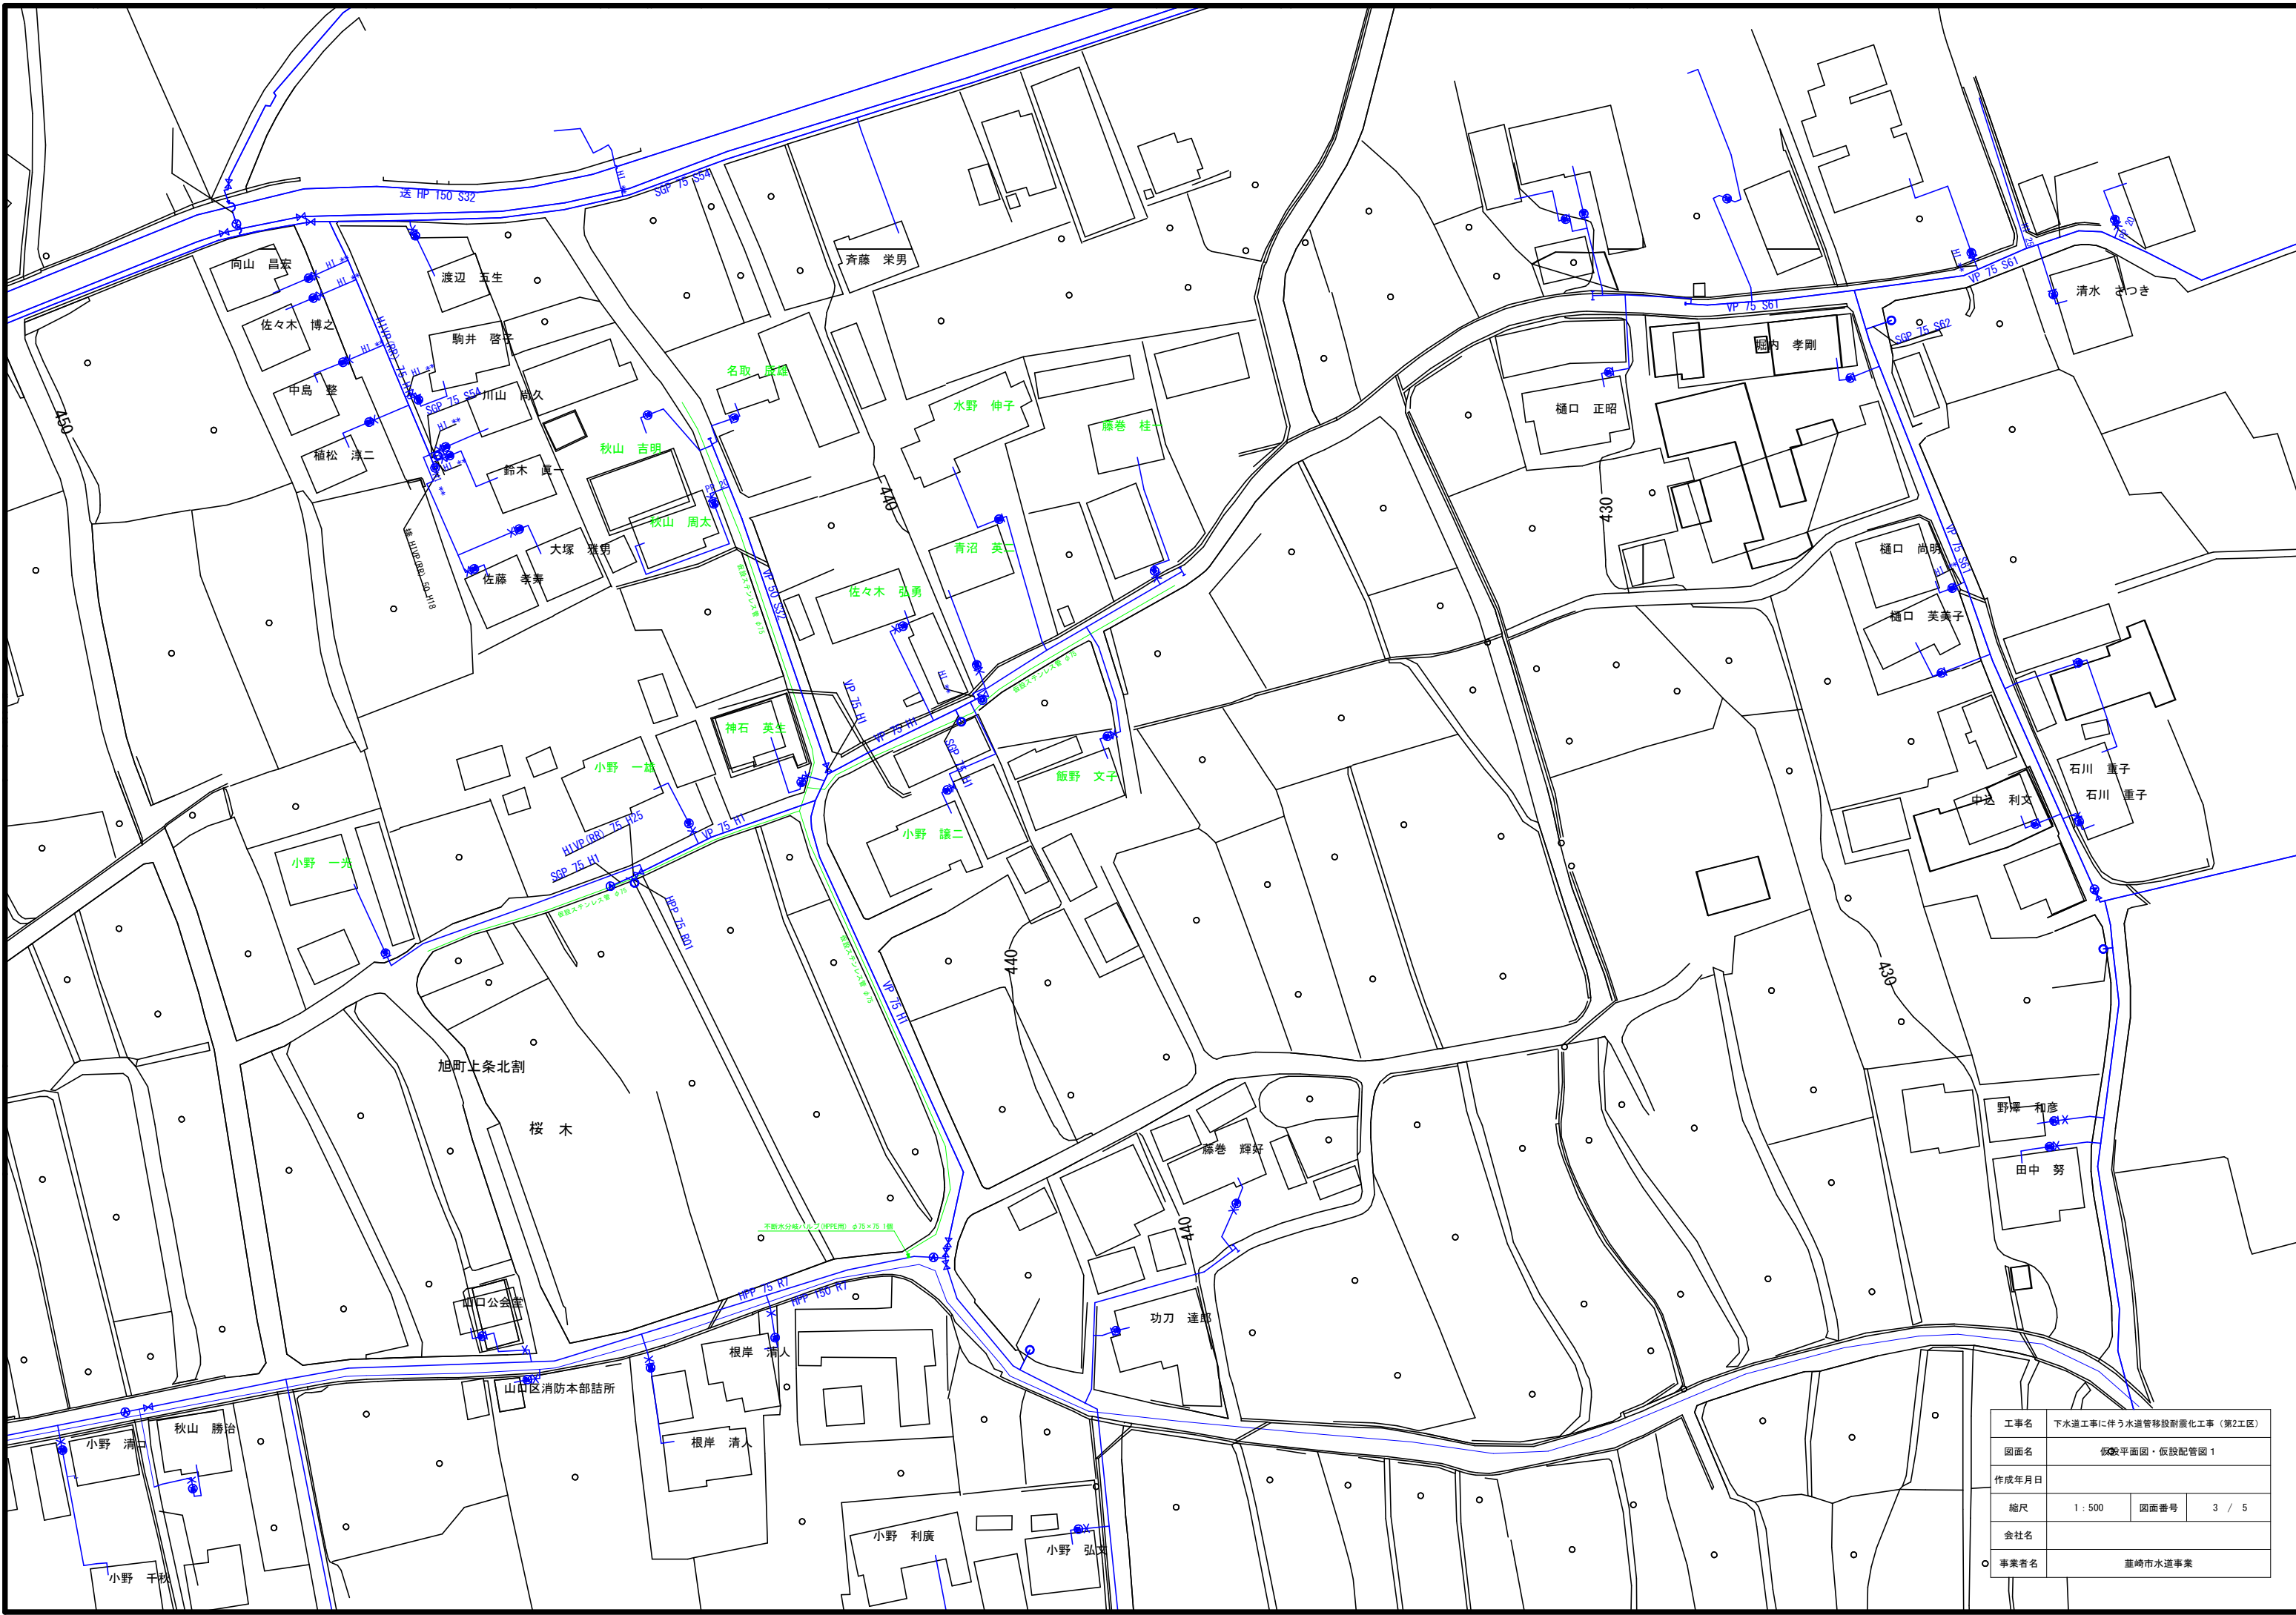

仮設配管図

令和8年度 下水道工事に伴う水道管移設耐震化工事 第2工区

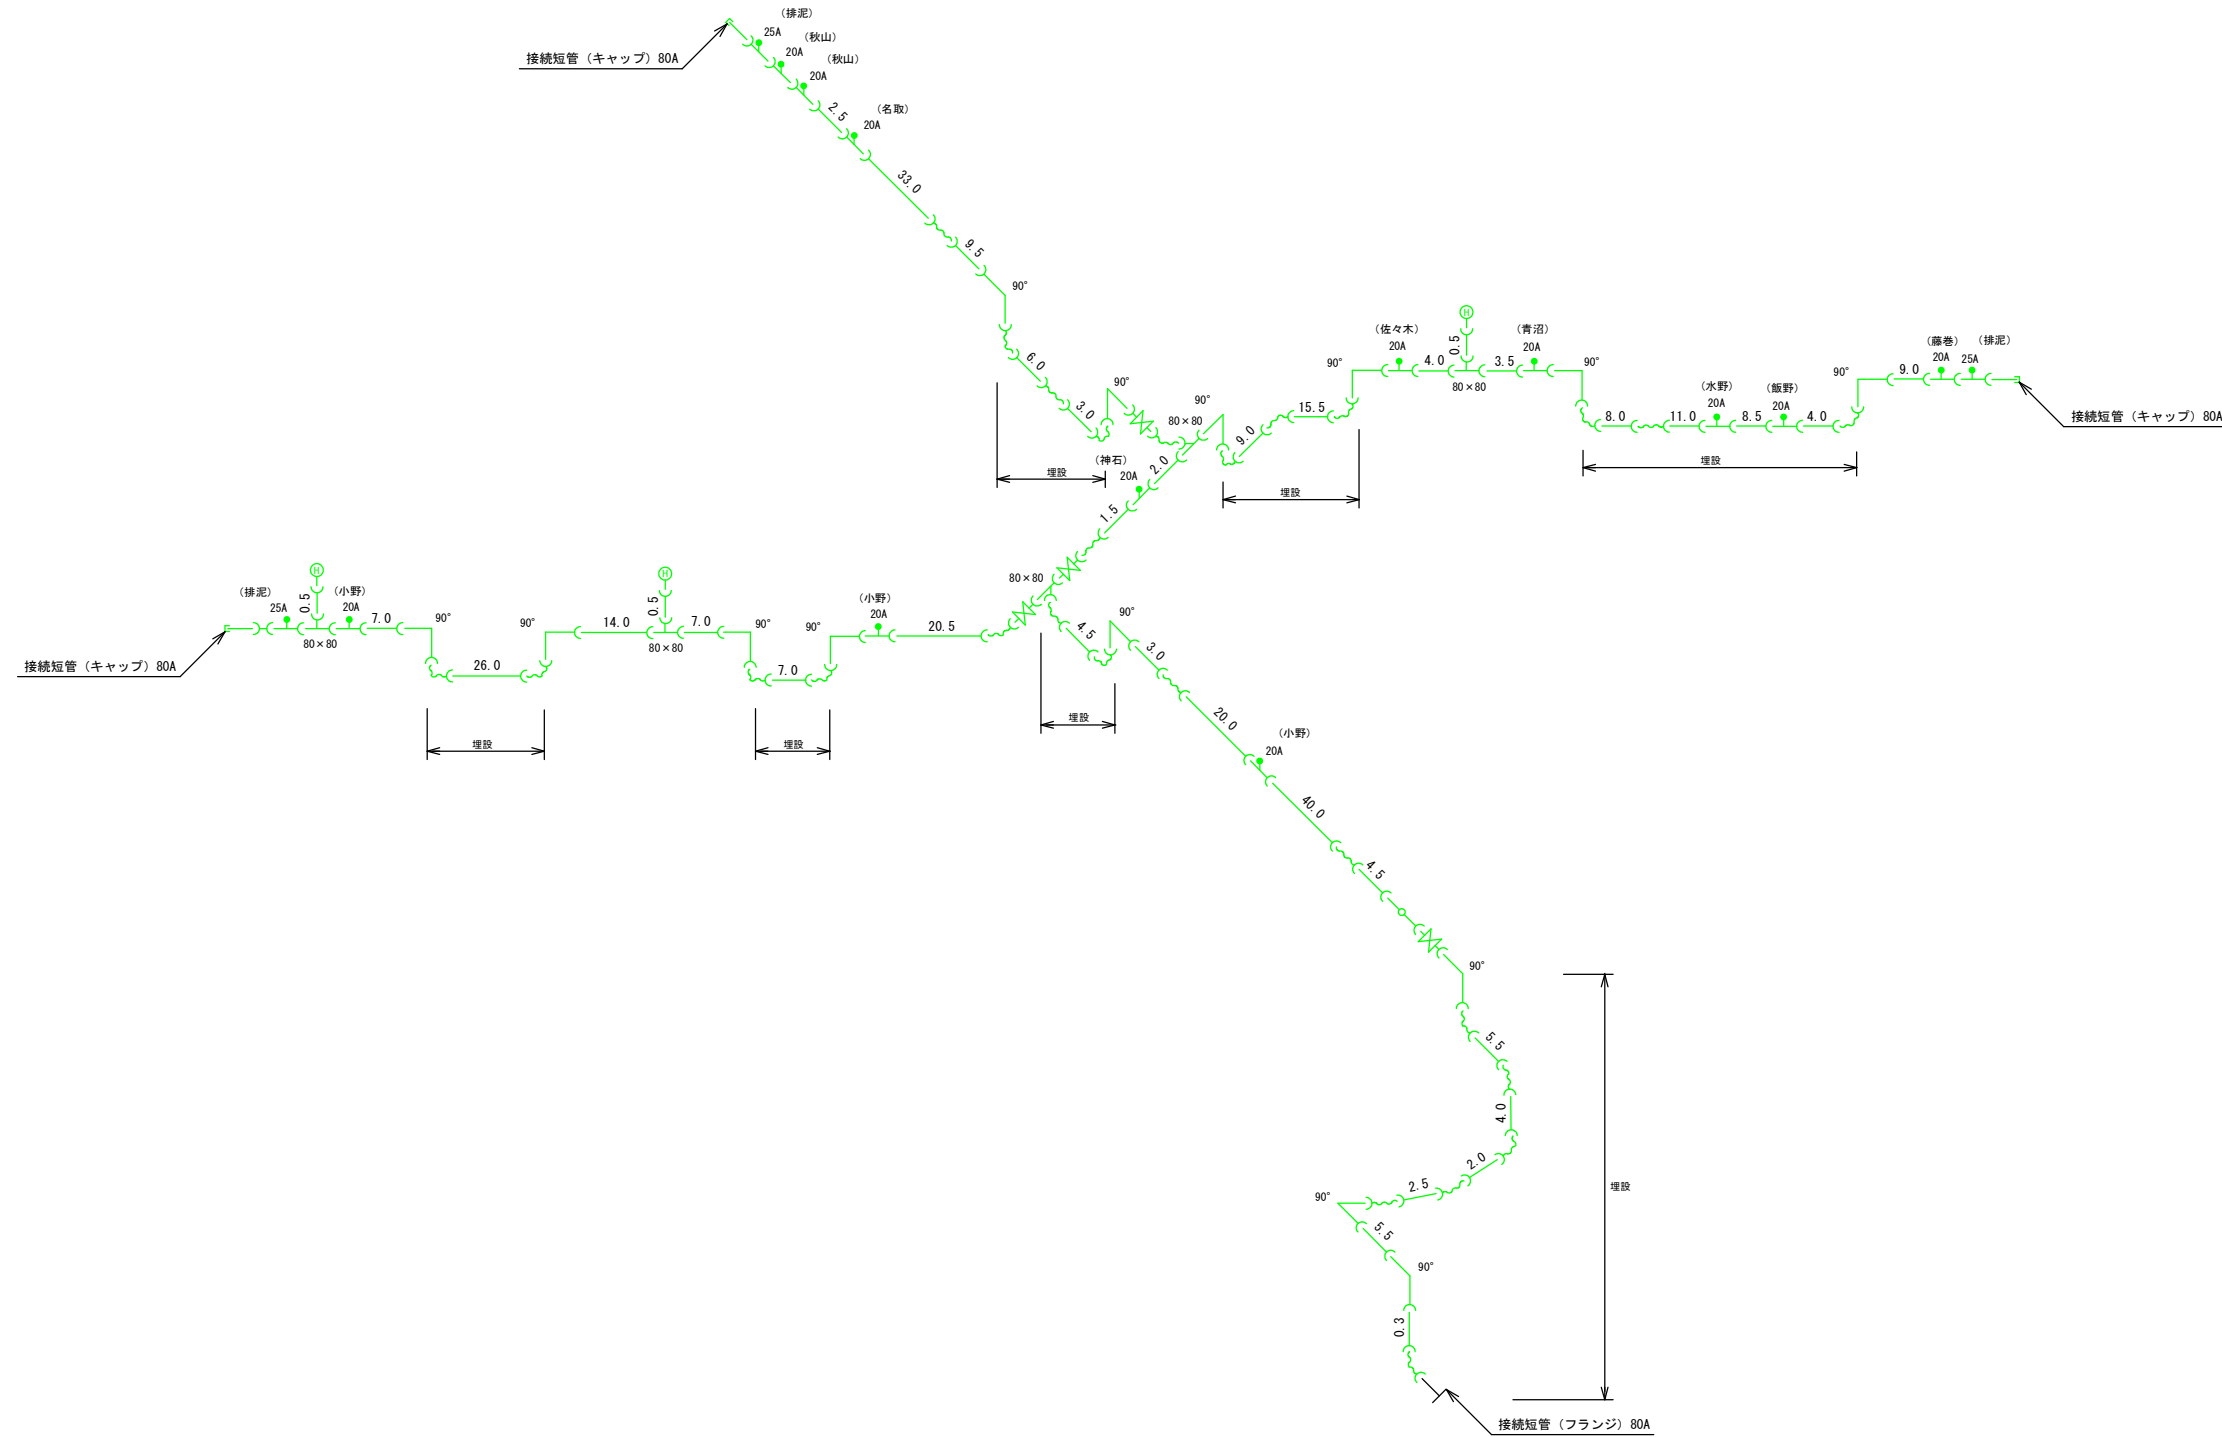


資材名称	記号	資材名称	記号
直管	—	レギュレーター	◁▷
フレキ管	〰	取出し短管	⌋
エルボ	└┘	仮設消火栓	⊕
チーズ	┌┐	仮設空気弁	⊕
バルブ	⌋⌋	撤去用直管	—○—
受け×受け	┌┐		
受け×グルーピング・リング	┌○┐		
挿し×グルーピング・リング	┌○┐		


工事名	下水道工事に伴う水道管移設耐震化工事 (第2工区)		
図面名	仮設平面図・仮設配管図 2		
作成年月日			
縮尺	1 : 500	図面番号	4 / 5
会社名			
事業者名	重崎市水道事業		

配水管布設標準断面図 (単独施工箇所)


(下水道同時埋設)

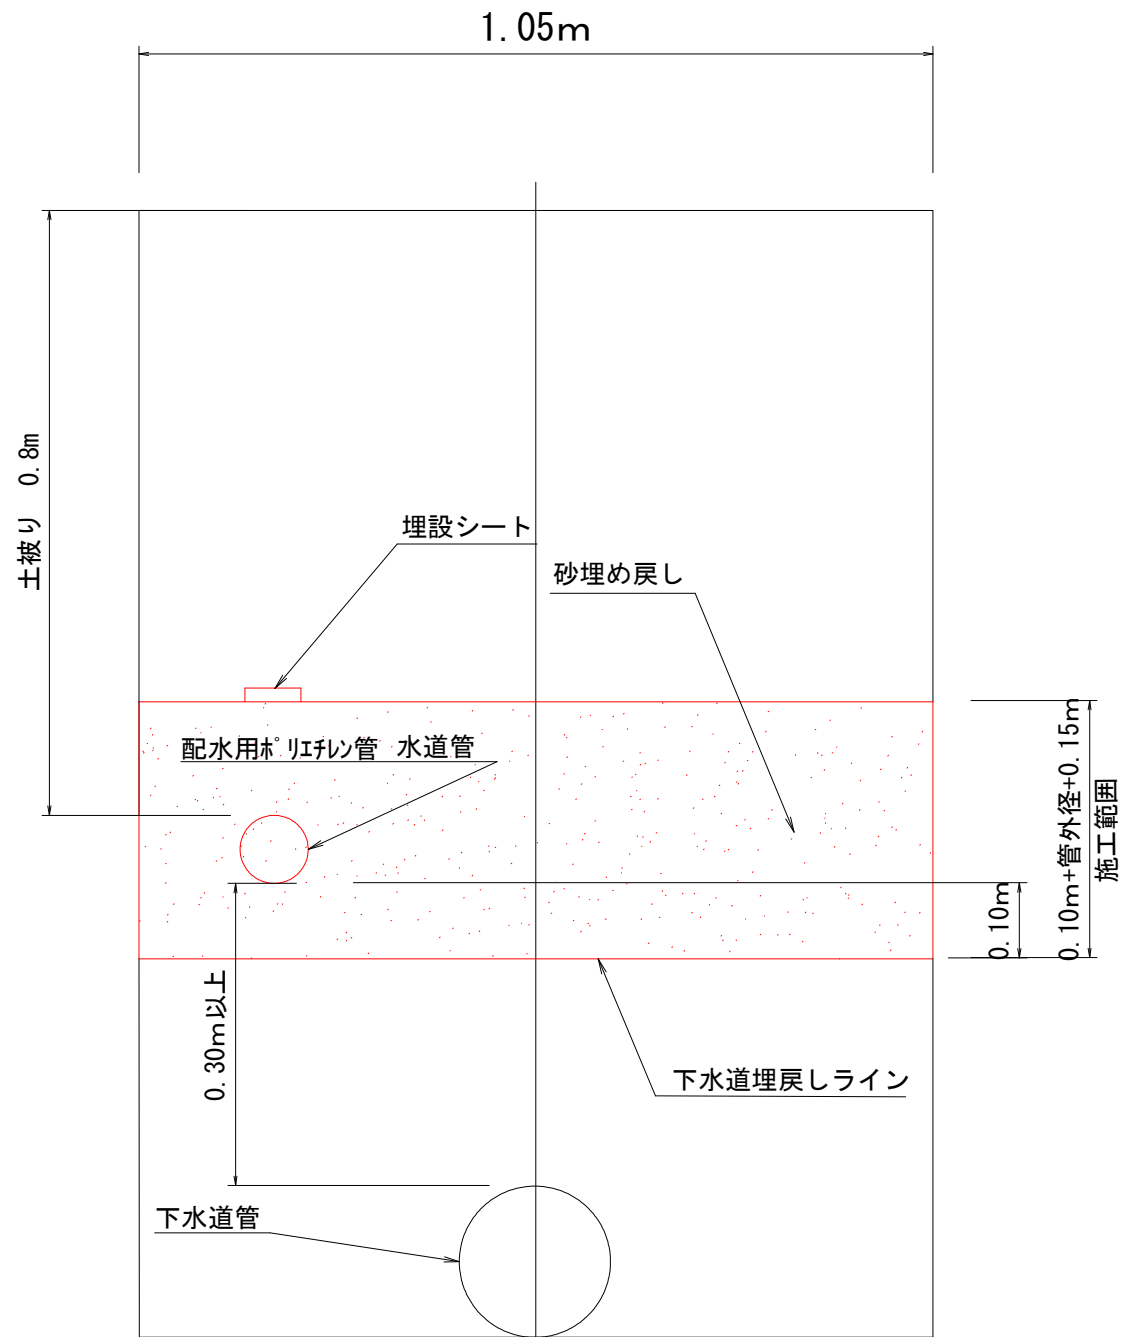

断面図(アスファルト舗装部)
S=1/10

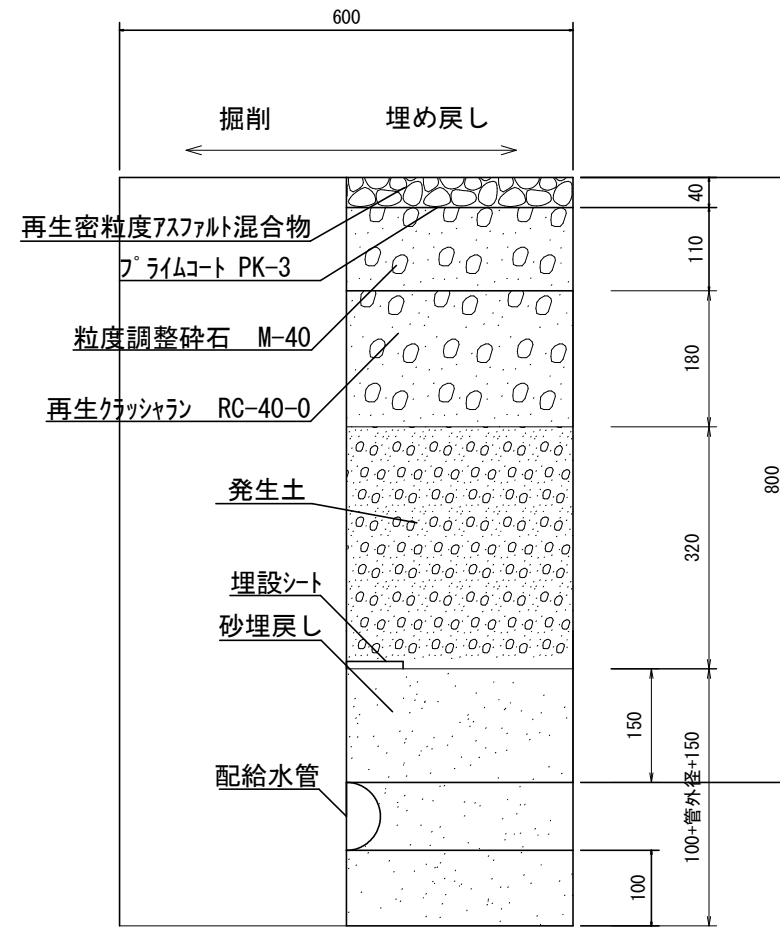

断面図(宅地内コンクリート舗装)
S=1/10

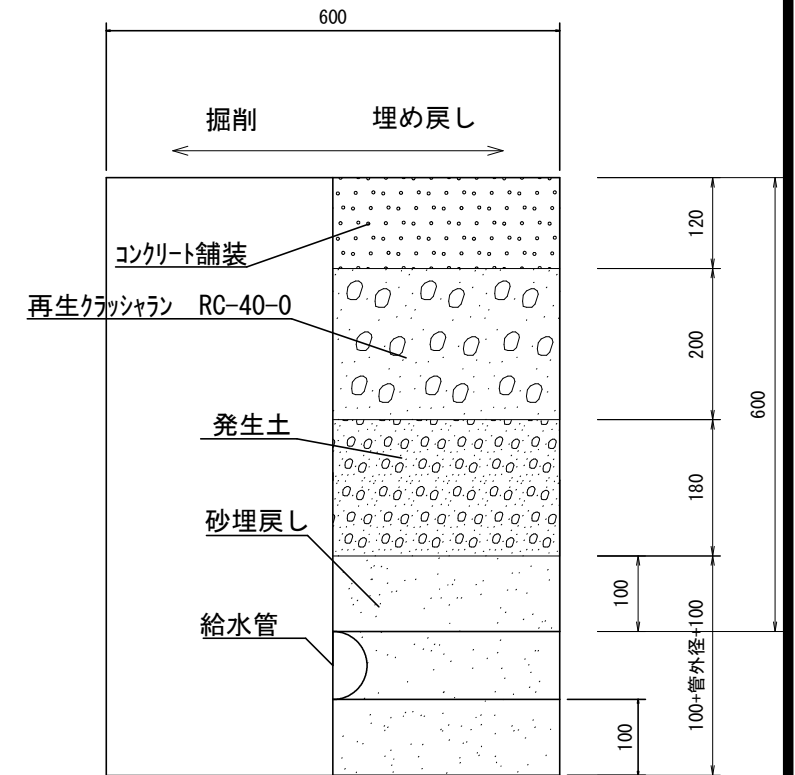

* 配水管用ポリエチレン管 外径 *

φ50 . . . 63 φ75 . . . 90 φ100 . . . 125 φ150 . . . 180

* ポリエチレン二層管 外径 *

φ20 . . . 27 φ25 . . . 34 φ40 . . . 48 φ50 . . . 60

工事名	下水道工事に伴う水道管移設耐震化工事 (第2工区)		
図面名	標準断面図		
作成年月日			
縮尺	1 : 10	図面番号	5 / 5
会社名			
事業者名	荏崎市水道事業		