

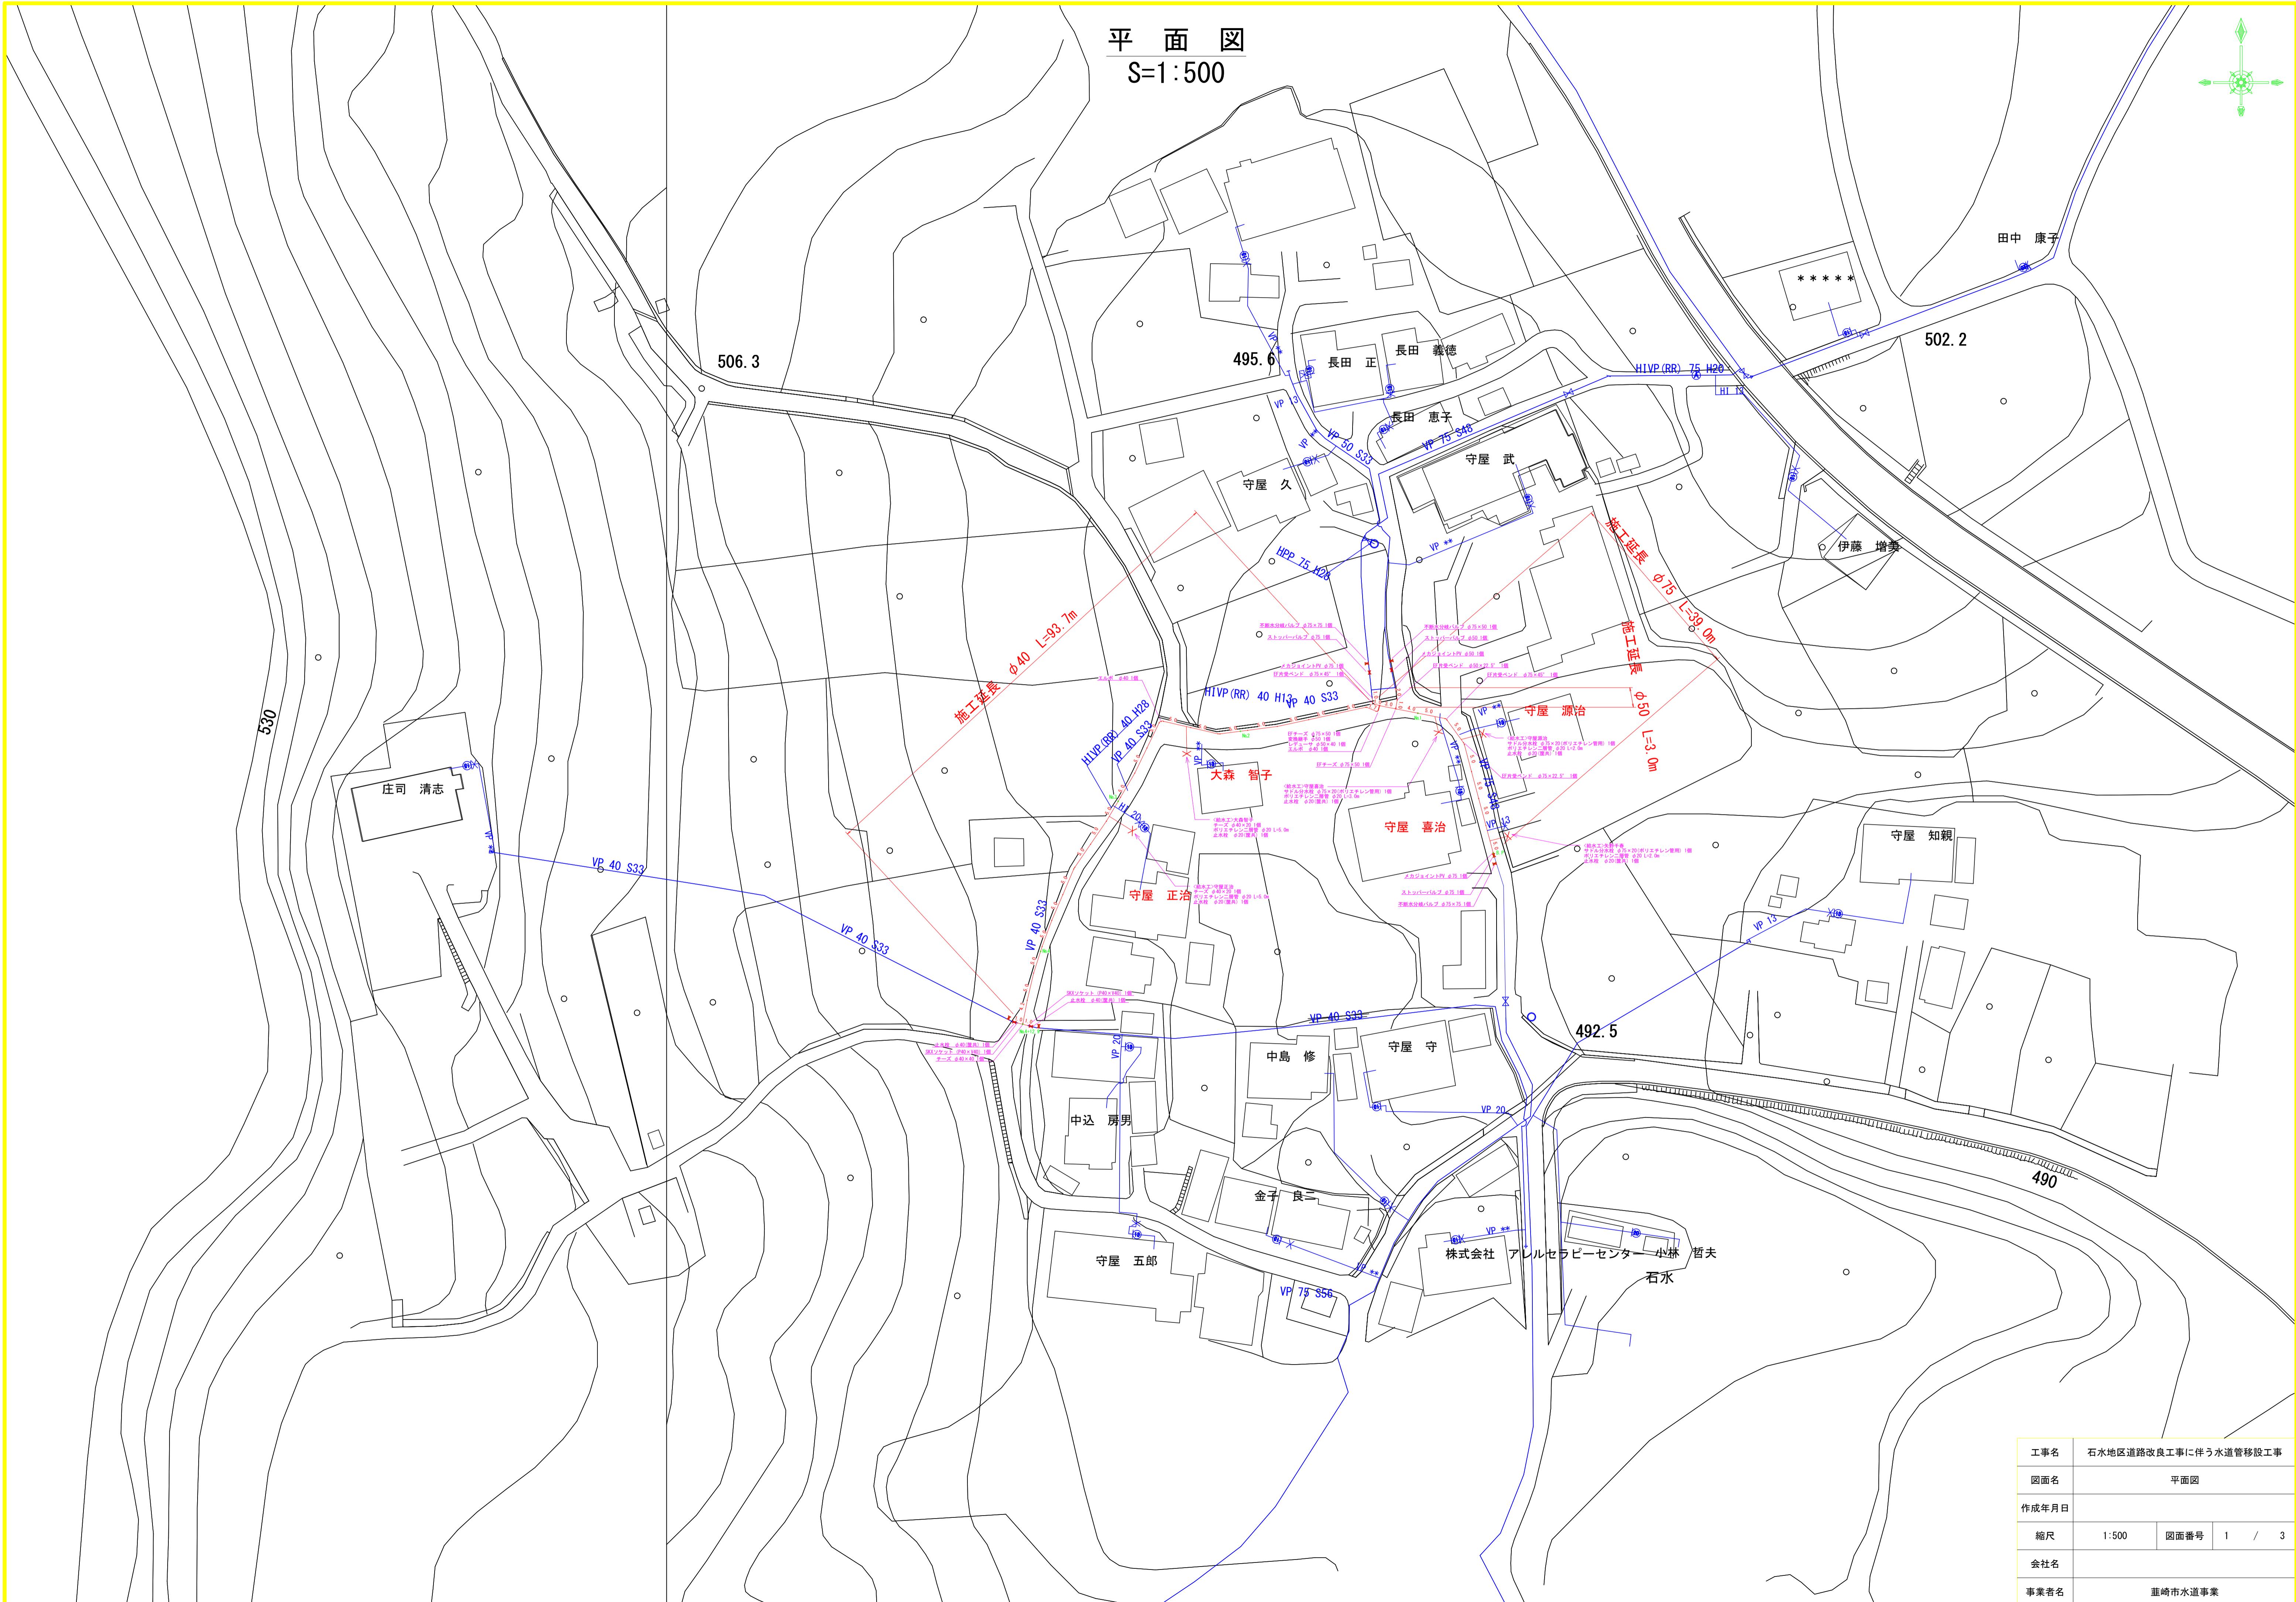


平面圖


S=1:50

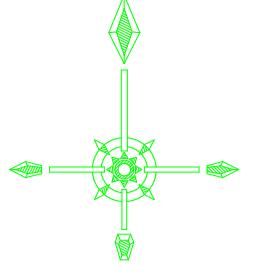

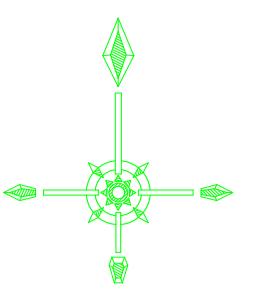


仮設平面図

S=1:500

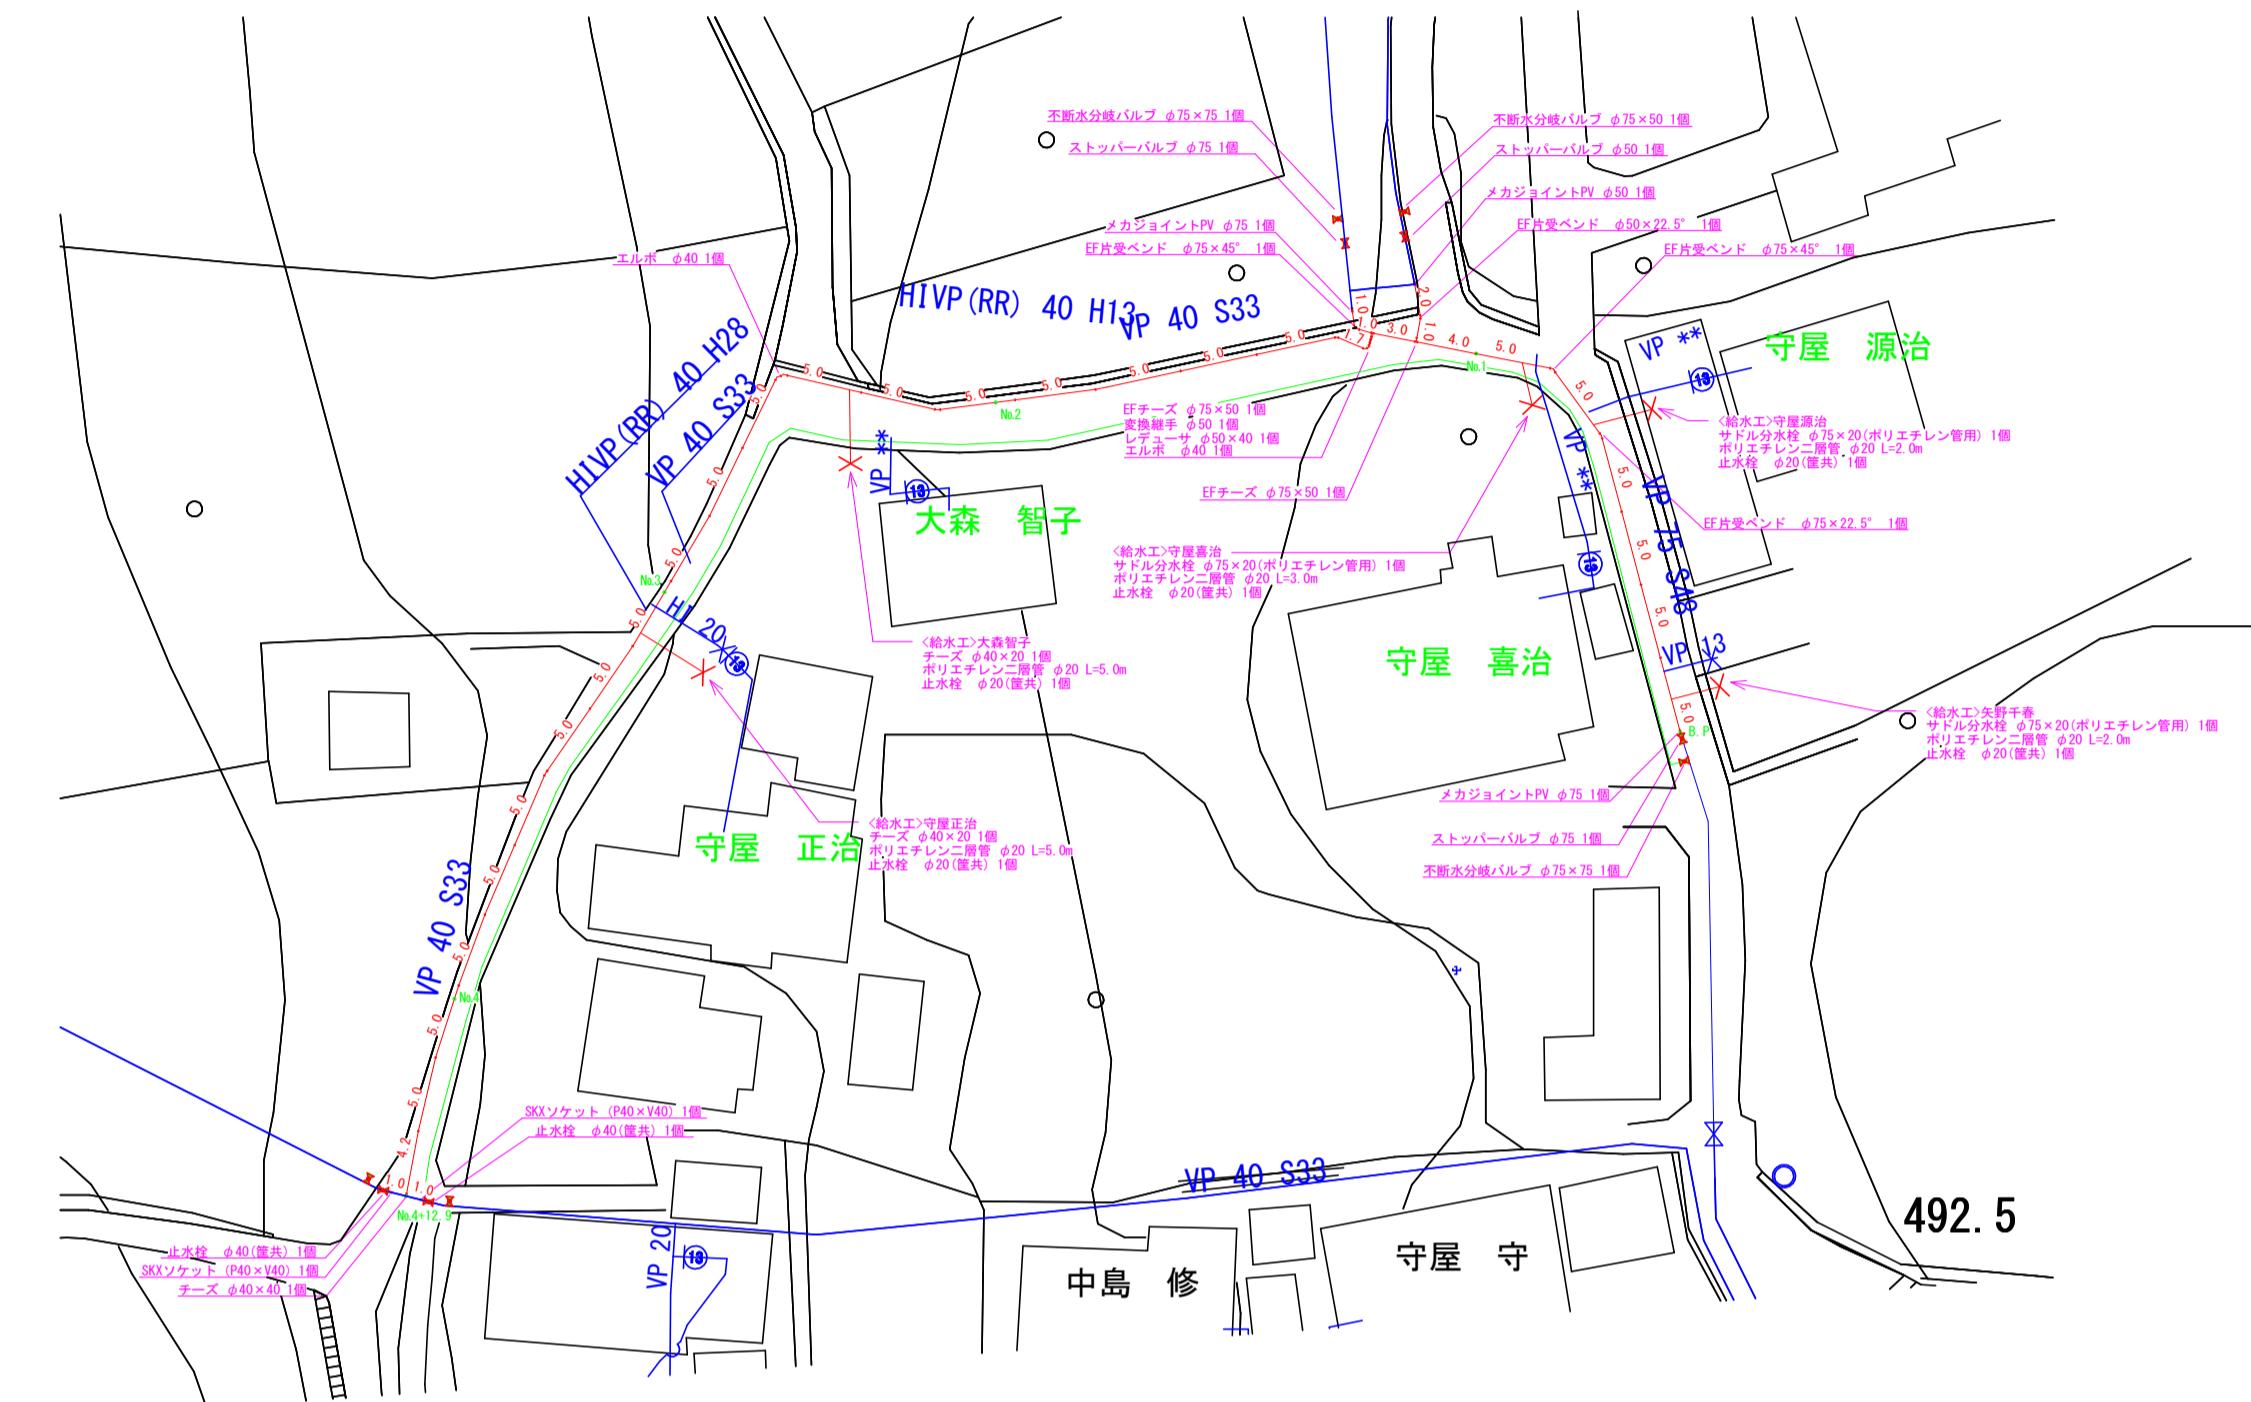

仮 設 配 管 図


農道6号 水道管移設工事

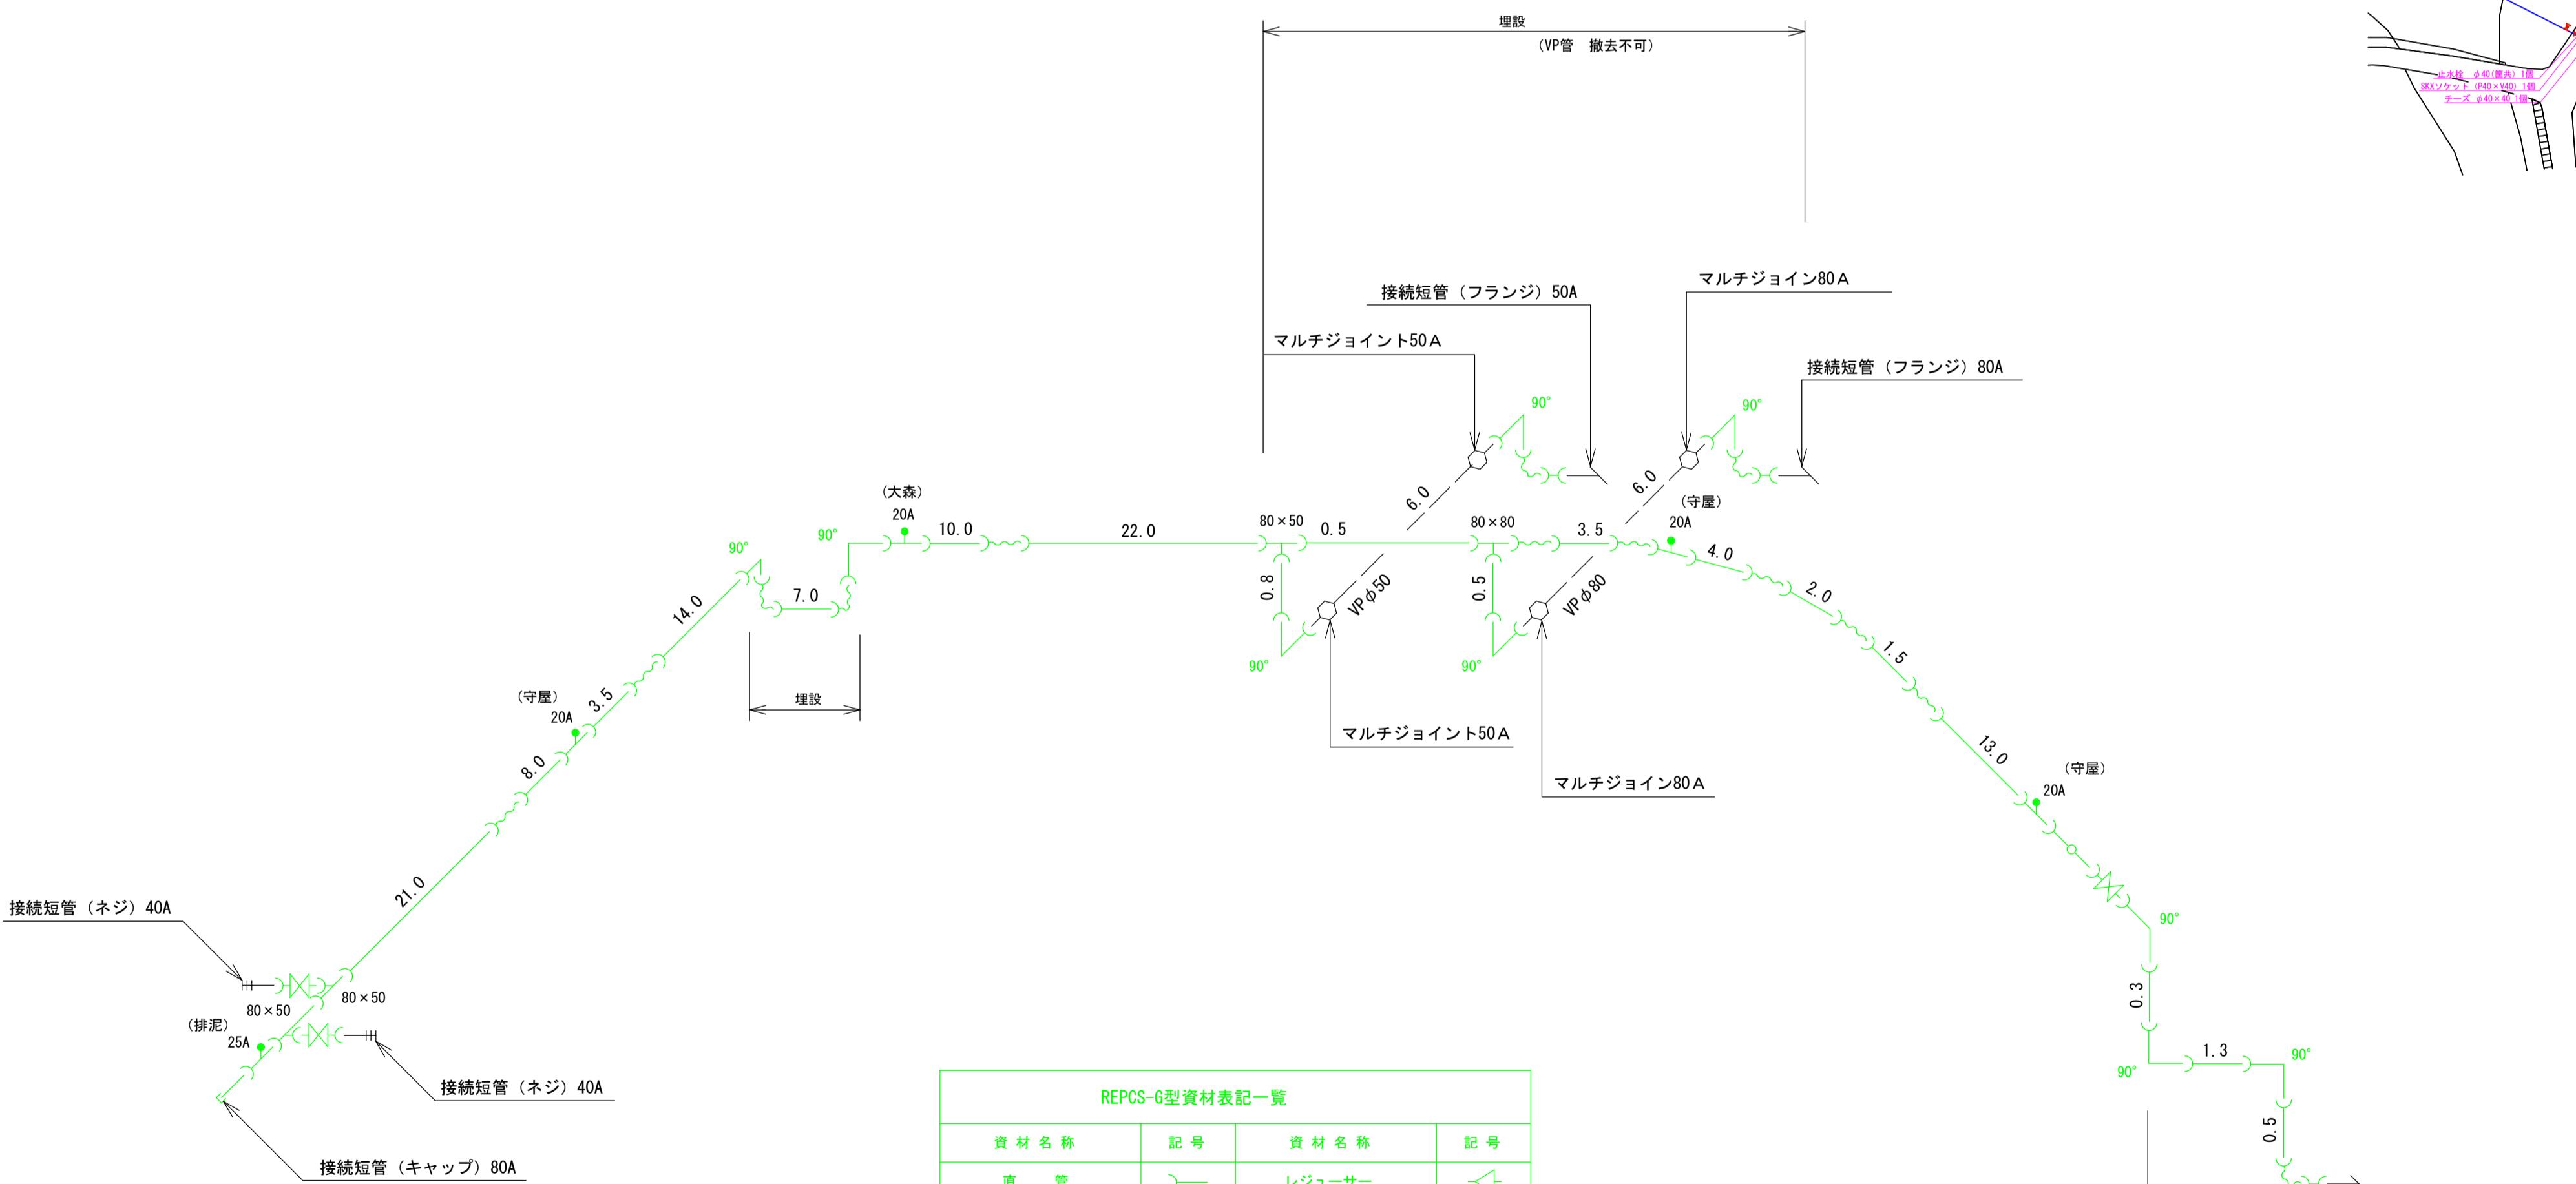


REPCS-G型材表記一覧			
資材名称	記号	資材名称	記号
直 管	—	レジューサー	△
フレキ管	~~	取り出し短管	●
エルボ	⌇	仮設消火栓	⑩
チーズ	⌈	仮設空気弁	Ⓐ
バルブ	△×	撤去用直管	○—
受け × 受け	○○		
受け × グルーピング、リング	○○		
挿し × グルーピング、リング	○—		

工事名	石水地区道路改良工事に伴う水道管移設工事		
図面名	仮設平面図・仮設配管図		
作成年月日			
縮尺	1:500	図面番号	2 / 3
会社名			
事業者名	姫崎市水道事業		


断面図（農道6号）
S=1/20

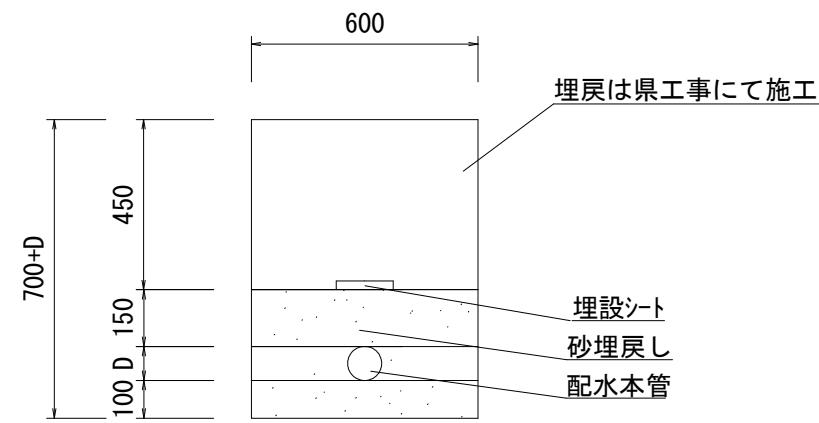

断面図（宅地内コンクリート舗装）
S=1/20

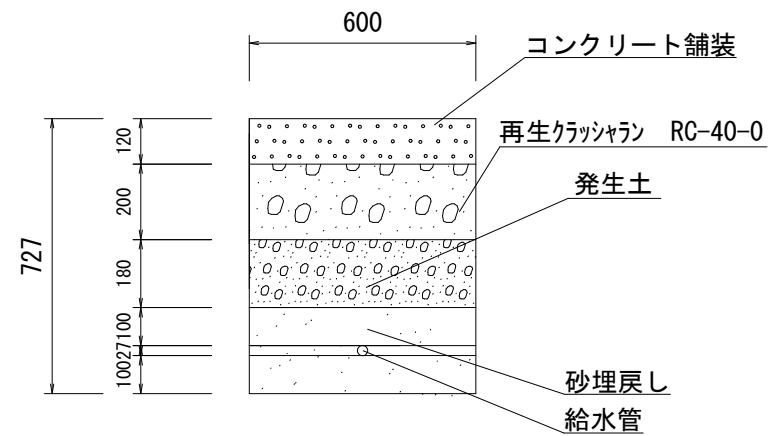

断面図（舗装無し）
S=1/20

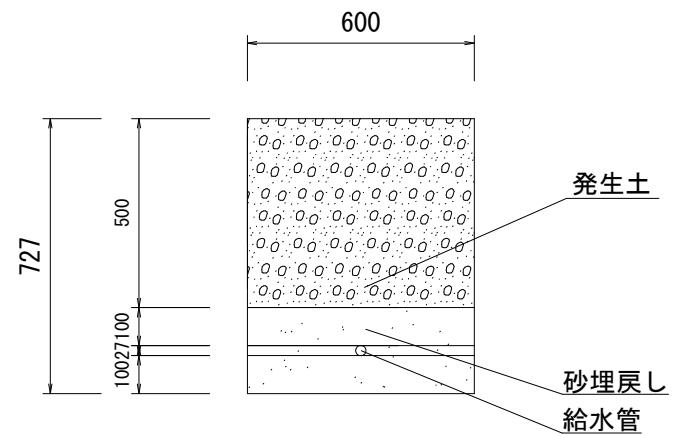

* 配水用ポリエチレン管 外径 *

$\phi 50 \cdots 63$ $\phi 75 \cdots 90$ $\phi 100 \cdots 125$ $\phi 150 \cdots 180$

* ポリエチレン二層管 外径 *

$\phi 20 \cdots 27$ $\phi 25 \cdots 34$ $\phi 40 \cdots 48$ $\phi 50 \cdots 60$

工事名	石水地区道路改良工事に伴う水道管移設工事		
図面名	標準断面図		
作成年月日			
縮尺	1:20	図面番号	3 / 3
会社名			
事業者名	韮崎市水道事業		